


MAPA DO CELÓW PROJEKTOWYCH

Skala 1:500

Jednostka ewidencyjna : Fabianki 04 1807_2
 Obręb ewidencyjny : Fabianki 04 1807_2.0005
 Numer działki ewid. : 202/1; 206; 207; 208
 Identyfikator zgłoszenia : GGN.6640.424.2019
 Mapa aktualna w zakresie oznaczonym linią przerywaną na dzień: 19.02.2019
 Układ współrzędnych płaskich : PL-2000 Układ wysokościowy: Kronsztadt 60
 Godło mapy: 6.184.30.12.2.1

Wykonawca
 Usługi Geodezyjne i Kartograficzne
 Piotr Wilk
 ul. Chopina 21 nr. 7, tel. (054) 231-27-62
 87-800 WŁOCŁAWEK
 Regon 910129956 NIP 883-103-38-30

PIOTR WILK
 mgr inż. geodeta
 zaśw. kwalifikacyjne nr 11785
 wydane przez MGPIB w Warszawie

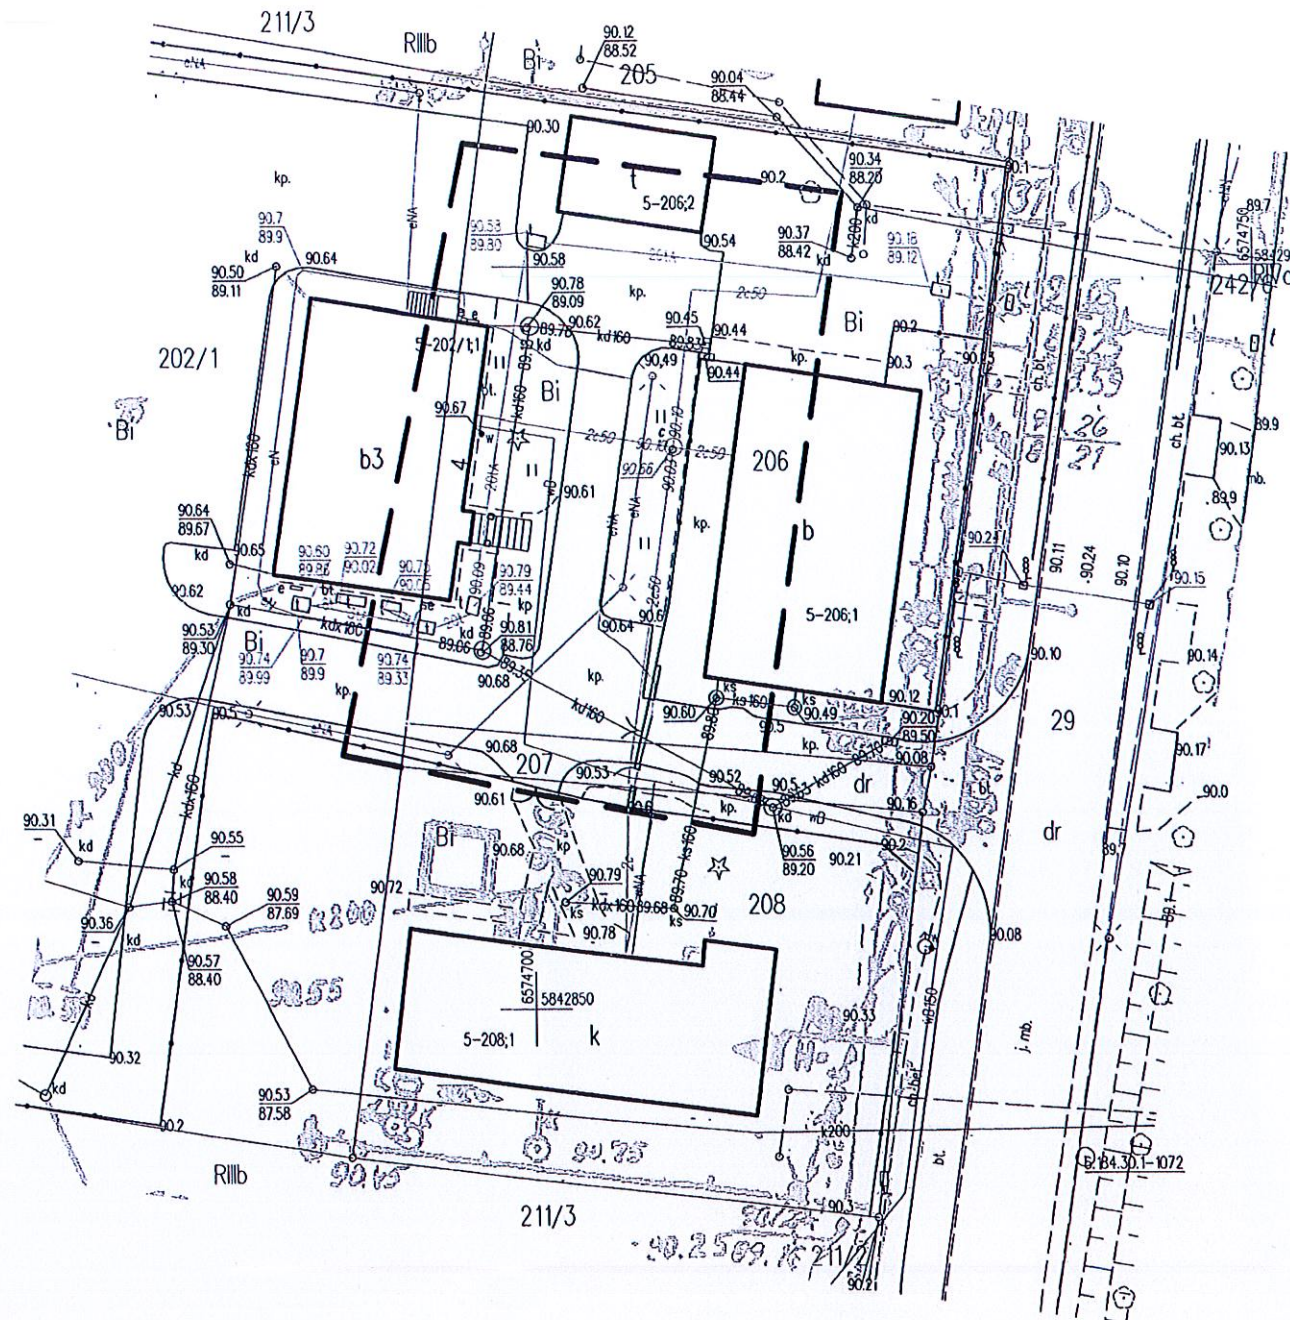

Poswiadcza się, że niniejszy dokument został wygenerowany w wyniku pracy geodetyzacyjnej i kartograficznej, których rezultatem jest opracowanie techniczne wnoszone do ewidencji państwowej w celu aktualizacji mapy geodezyjnej i kartograficznej.	
Organ prowadzący państwową ewidencję geodezyjną i kartograficzną	STAROSTA WŁOCŁAWSKI
Identyfikator ewidencyjny i kartograficzny	GN.6640.424.2019
Data wpisania operatu technicznego do ewidencji państwowej w celu aktualizacji mapy geodezyjnej i kartograficznej	22.02.2019
Imię, nazwisko i podpis osoby reprezentującej organ	Sup. STAROSTY

25.02.2019

Marcin Mutuszewski 000059
 Kierownik PODCIK

MAPA DO CELÓW PROJEKTOWYCH

Skala 1:500

Jednostka ewidencyjna : Fabianki 041807_2

Obręb ewidencyjny : Fabianki 041807_2.0005

Numer działki ewid. : 202/1; 206; 207; 208

Identyfikator zgłoszenia : GGN.6640.424.2019

Mapa aktualna w zakresie oznaczonym linią przerywaną na dzień: 19.02.2019

Układ współrzędnych płaskich : PL-2000

Układ wysokościowy: Kronsztadt 60

Godło mapy: 6.184.30.12.2.1

Wykonawca
Usługi Geodezyjne i Kartograficzne
Piotr Wilk
ul. Chopina 21 m. 7, tel. (054) 231-27-62
87-800 WŁOCŁAWEK
Regon 910129936 NIP 838-103-38-30

PIOTR WILK
mgr inż. geodeta
zaśw. kwalifikacyjne nr 11785
wydane przez MGPIB w Warszawie

istn. studnia telekom
istn. kanalizacja telekom.
w kolizji do demontażu
po przebudowie w nową trasę

istn. studnia telekom
FABIANKI/001/C/002

proj. studnia telekom.
SKMP-3

proj. studnia telekom.
SKMP-3

proj. obejście kolizji,
trasa kanalizacji telekom.
6 otw. rury HDPE 110/6,3

Poswiadcza się, że niniejszy dokument został opracowany w wyniku prac geodezyjnych i kartograficznych, których rezultaty zawiesił operator techniczny wpisany do ewidencji materiałów państwowego zasobu geodezyjnego i kartograficznego	
Organ prowadzący państwowy zasób geodezyjny i kartograficzny	STAROSTA WŁOCŁAWSKI
Identyfikator ewidencyjny materiału zasobu operatora technicznego	P.0418.2019.1415
Data wpisania operatora technicznego do ewidencji materiałów zasobu	22.02.2019
Imię, nazwisko i podpis osoby reprezentującej organ	3 up. STAROSTY Maciej Matyszewski Kierownik PODGIK

25.02.2019

Maciej Matyszewski
Kierownik PODGIK

UWAGI

LEGENDA:

- ① projektowana dobudowa
- ② istniejące budynki
- proj. obejście kolizji kanalizacji telekom.
- ✗ sieć telekomunikacyjna do przebudowy, do demontażu
- ✗ sieć kanalizacji sanitarnej do rozbiórki

Zgodnie z rozporządzeniem Ministra Infrastruktury i Rozwoju z dnia 22.09.2015 (Dz. U. 67 z 2015 poz. 1554)
Poświadczam że kopia mapy zasadniczej do celów Projektowych na której opracowano Projekt Zagospodarowania Terenu jest zgodny z oryginałem

PROJEKTANT
tech. bud. Maciej Trzmielewski
upr. arch. konstr. bud. 5/3/86 Wk i 5/3/88 Wk
87-800 Włocławek, ul. Zaczysze 41
tel. 54/ 234-25-43

Nr Wersja Data

Chata
PRACOWNIA PROJEKTOWA, NADZÓR I REALIZACJA INWESTYCJI
87-850 Chocień ul. W. Łokietka 3 NIP 558-122-48-37 kom 605 587 813

Opis projektu
PROJEKT ZAGOSPODAROWANIA TERENU

Tytuł projektu
Dostosowanie budynku użyteczności publicznej Urzędu Gmin w Fabiankach do potrzeb osób uczestniczących w projektach EFS

Inwestor
Gmina Fabianki
Fabianki 4, 87-811 Fabianki

PROJEKTANT
tech. bud. Maciej Trzmielewski
upr. arch. konstr. bud. 5/3/86 Wk i 5/3/88 Wk
87-800 Włocławek, ul. Zaczysze 41
tel. 54/ 234-25-43

Główny projektant:
Maciej Trzmielewski
UAN-V-8386-53/88 Wk

Branża sanitarna
Paweł Podlaski
KUP/D140/PWOS05

Branża elektryczna
Jarosław Szczepny
WBPP-AN-8386-54/88 Wk

Branża telekomunikacyjna
Stanisław Papier
KUP/BT/0243/10
0106/86/U



Sprawdzający: branża archit.-konstr.

Sprawdzający: branża sanitarna

Sprawdzający: branża elektryczna

Branża	BUDOWLANA	Arkusz
Data	12.03.2019	PZT-01
Skala	1:500	

0 500 1000

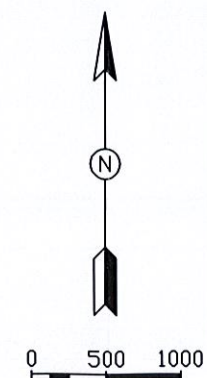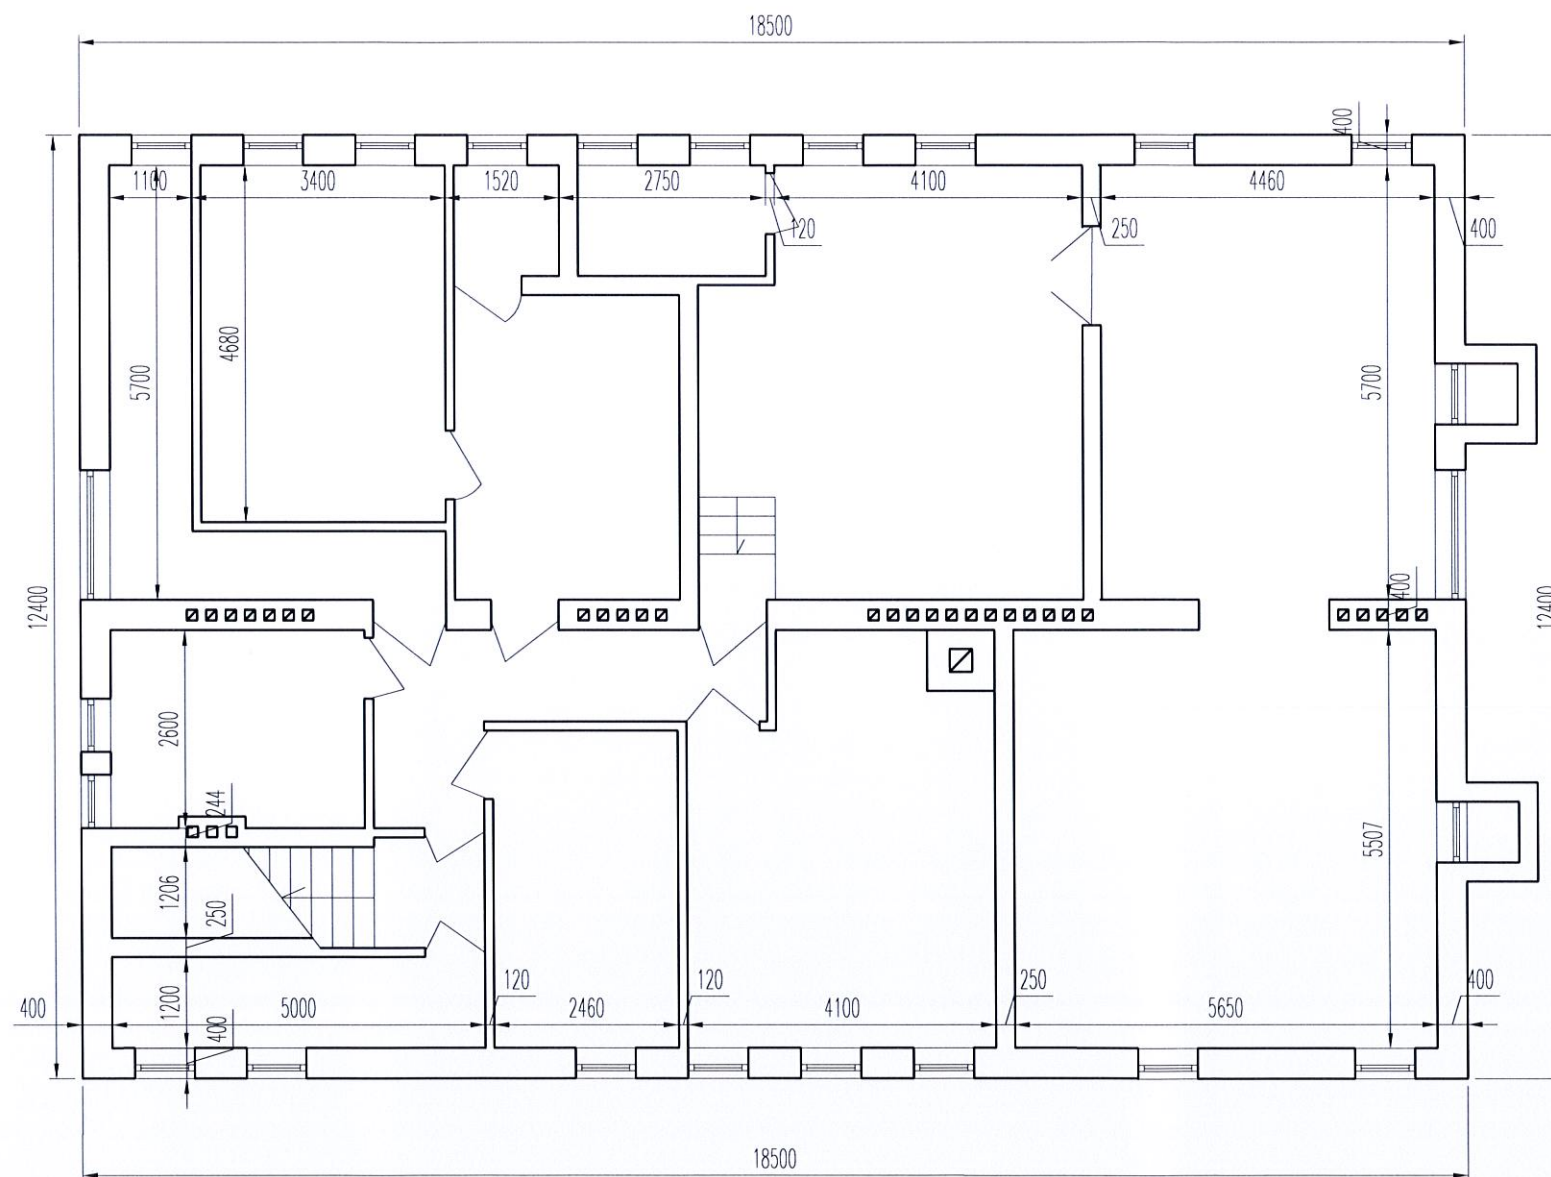

UWAGI

Nr Wersja Data



PRACOWNIA PROJEKTOWA, NADZOR I REALIZACJA INWESTYCJI
87-850 Chocień ul. W. Łokietka 3 NIP 558-122-48-37 kom 605 587 813

Opis projektu

RZUT PIWNICY INWENTARYZACJA



Tytuł projektu

Dostosowanie budynku użyteczności publicznej Urzędu Gminy w Fabiankach do potrzeb osób uczestniczących w projektach EFS tj. rozbudowa o pion komunikacyjny w tym: klatki schodowej z szybem windowym osobowo-towarowym na działkach 202/1 i 208 w obrębie ewidencyjnym Fabianki gmina Fabianki

Inwestor

GMINA FABIANKI
87-811 FABIANKI 4

IMIĘ I NAZWISKO PROJEKTANTA:	UPRAWNIENIA:	PODPIS:
Główny projektant: Maciej Trzmielewski Branża sanitarna	UAN-V-8386-5/3/88Wk	
Branża elektryczna		
Branża telekomunikacyjna		
Sprawdzający: branża archit.-konstr.		
Sprawdzający: branża sanitarna		
Sprawdzający: branża elektryczna		
Branża	BUDOWLANA	Arkusz I-01
Data	12.03.2019	
Skala	1:100	

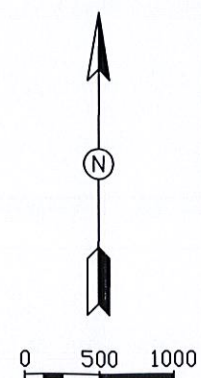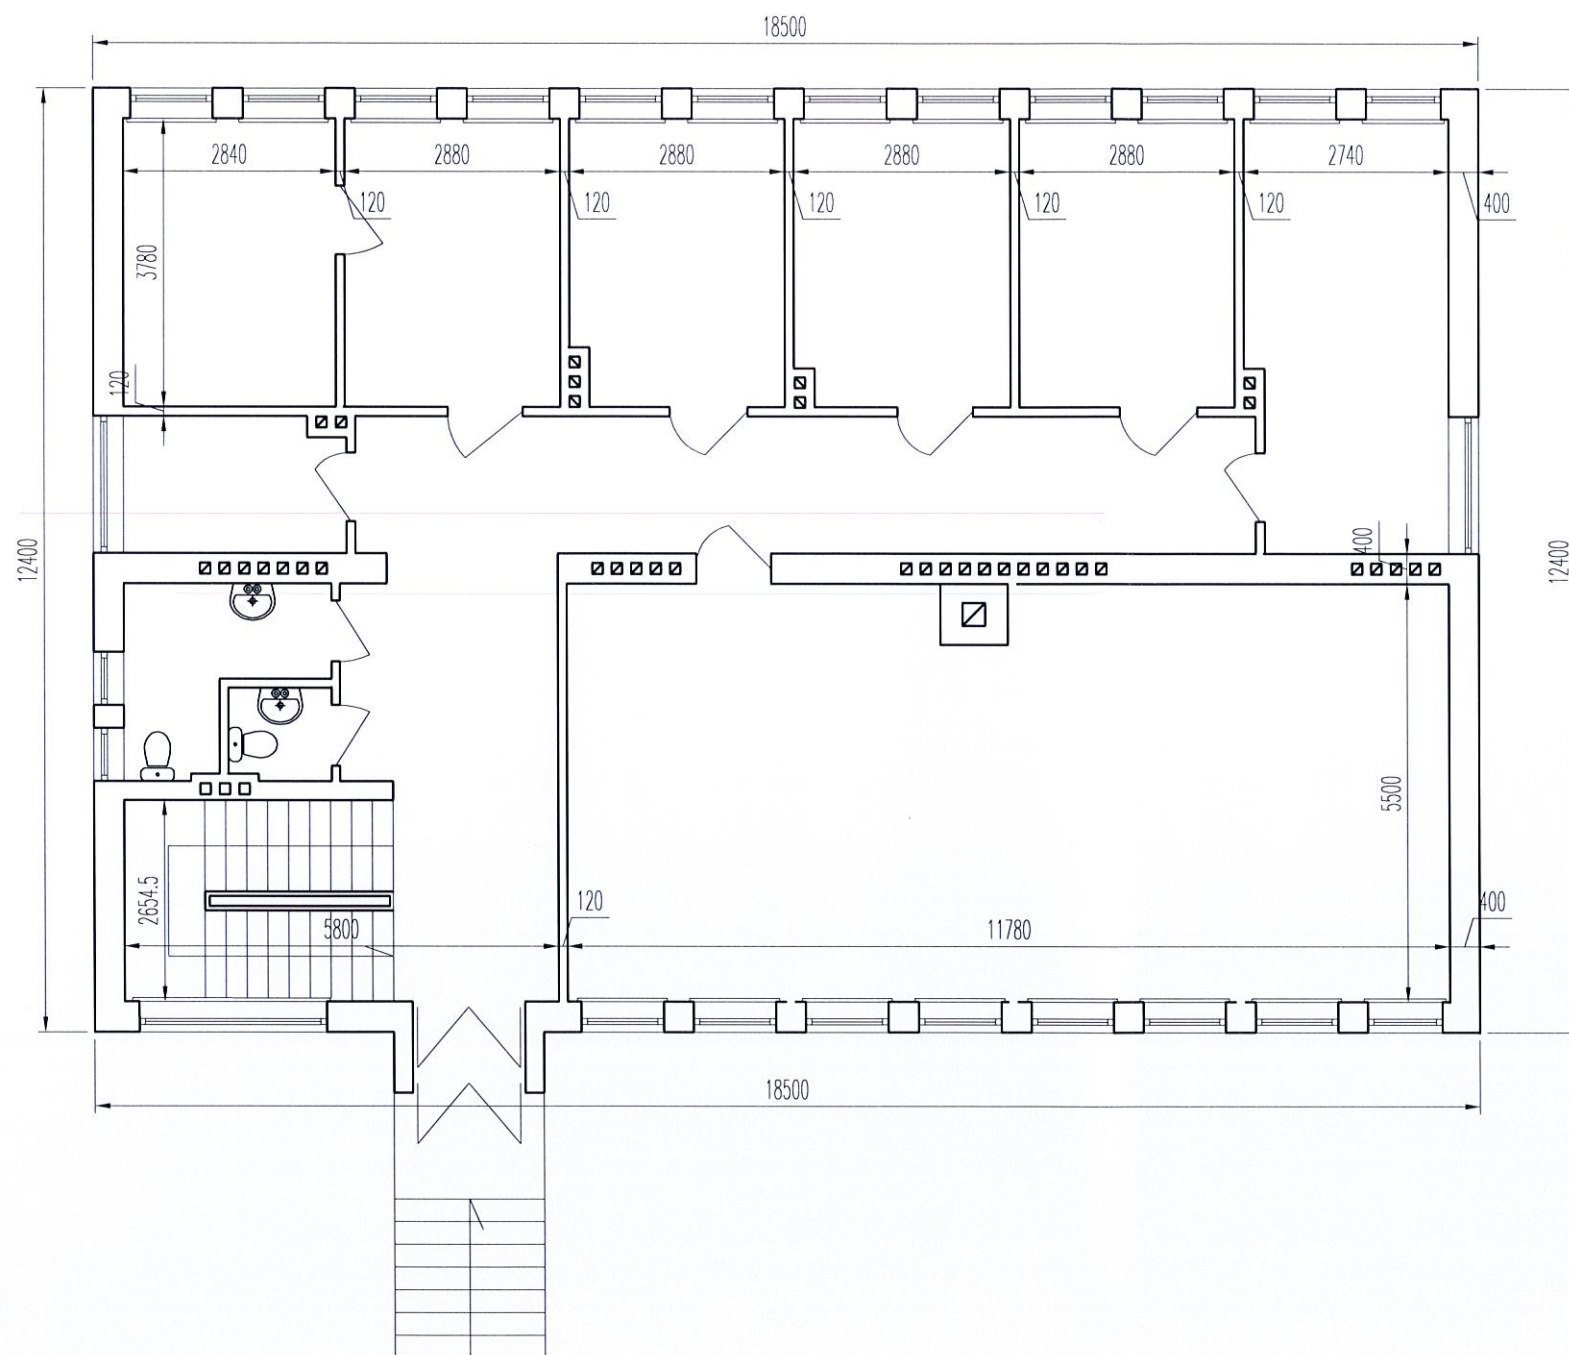

UWAGI

Nr Wersja Data



PRACOWNIA PROJEKTOWA, NADZOR I REALIZACJA INWESTYCJI
87-850 Chocień ul. W. Łokietka 3 NIP 558-122-48-37 kom 605 587 813

Opis projektu

RZUT PARTERU INWENTARYZACJA

Tytuł projektu


Dostosowanie budynku użyteczności publicznej Urzędu Gminy w Fabiankach do potrzeb osób uczestniczących w projektach EFS tj. rozbudowa o pion komunikacyjny w tym: klatki schodowej z szybem windowym osobowo-towarowym na działkach 202/1 i 206 w obrębie ewidencyjnym Fabianki gmina Fabianki

Inwestor


GMINA FABIANKI
87-811 FABIANKI 4


IMIĘ I NAZWISKO PROJEKTANTA:	UPRAWNIENIA:	PODPIS:
Główny projektant: Maciej Trzmielewski Branża sanitarna	UAN-V-8386-53/88Wk	
Branża elektryczna		
Branża telekomunikacyjna		
Sprawdzający: branża archit.-konstr.		
Sprawdzający: branża sanitarna		
Sprawdzający: branża elektryczna		

Branża	BUDOWLANA	Arkusz I-02
Data	12.03.2019	
Skala	1:100	

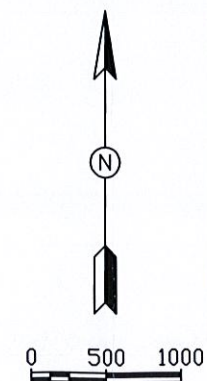

Bronza	BUDOWLANA	Arkusz I-03
Data	12.03.2019	
Skala	1:100	

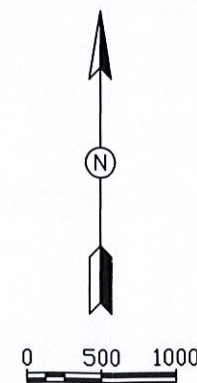

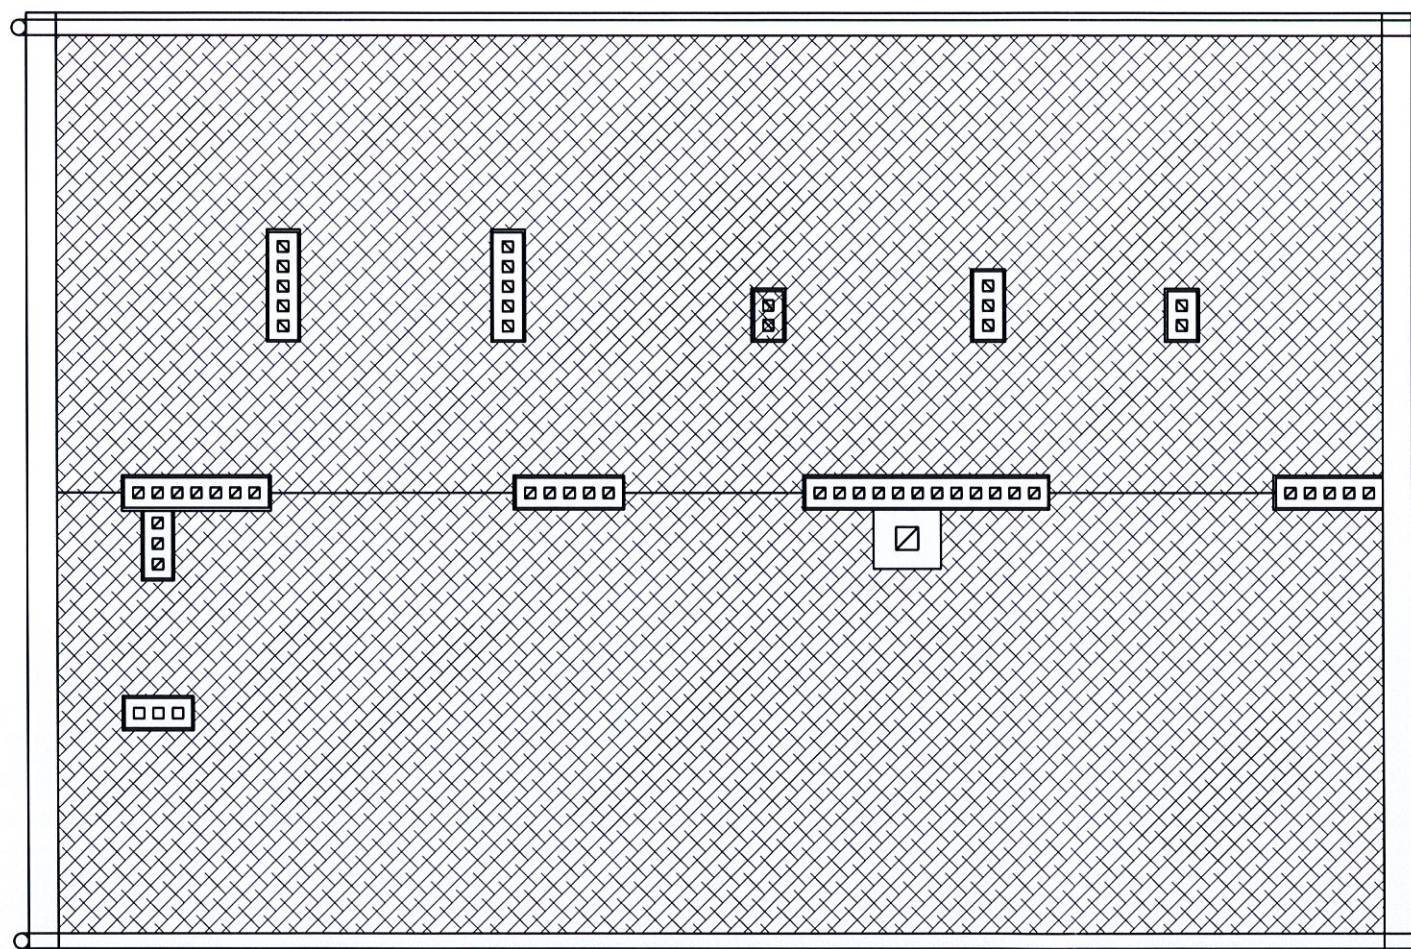

UWAGI

Nr Wersja Data

Chata
PRACOWNIA PROJEKTOWA, NADZOR I REALIZACJA INWESTYCJI
87-850 Chocień ul. W. Łokietka 3 NIP 558-122-48-37 kom 605 587 813


Opis projektu
RZUT DACHU INWENTARYZACJA


Tytuł projektu
Dostosowanie budynku użyteczności publicznej Urzędu Gminy w Fabiankach do potrzeb osób uczestniczących w projektach EFS tj. rozbudowa o pion komunikacyjny w tym: klatki schodowej z sztybem windowym osobowo-towarowym na działkach 202/1 i 206 w obrębie ewidencyjnym Fabianki gmina Fabianki

Inwestor
GMINA FABIANKI
87-811 FABIANKI 4



IMIĘ I NAZWISKO PROJEKTANTA:	UPRAWNIENIA:	PODPIS:
Główny projektant: Maciej Trzmielowski	UAN-V-8386-5/3/88Wk	
Branża sanitarna		
Branża elektryczna		
Branża telekomunikacyjna		
Sprawdzający: branża archit.-konstr.		
Sprawdzający: branża sanitarna		
Sprawdzający: branża elektryczna		

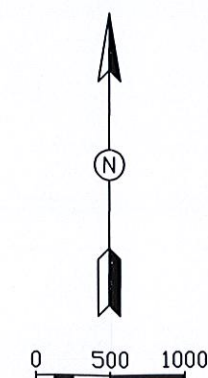Branża	BUDOWLANA	Arkusz
Data	12.03.2019	I-05
Skala	1:100	

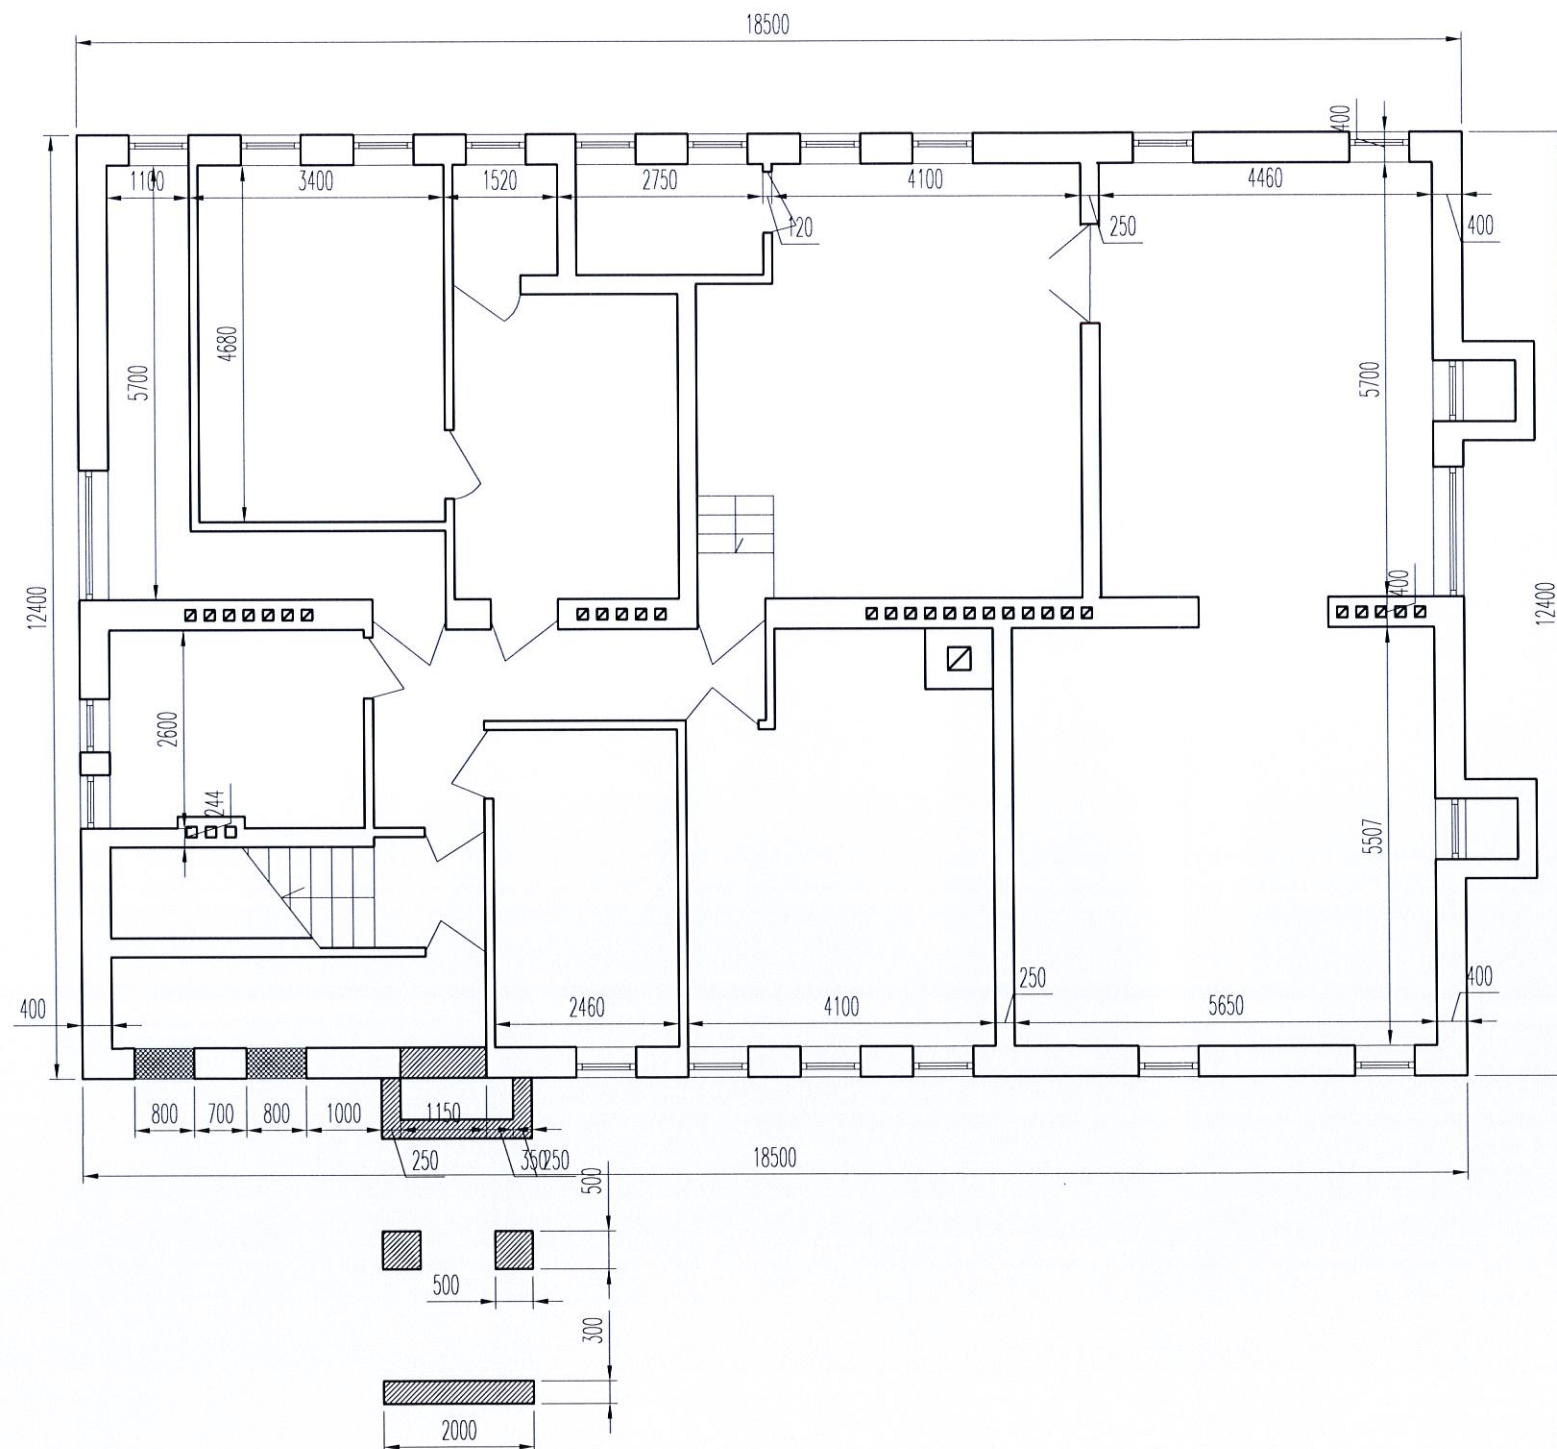



UWAGI

-  rozbiórka
-  zamurowania


Nr	Wersja	Data
----	--------	------

 **Chata**
PRACOWNIA PROJEKTOWA, NADZOR I REALIZACJA INWESTYCJI
87-850 Chocień ul. W. Łokietka 3 NIP 558-122-48-37 kom 605 587 813


Opis projektu
RZUT PIWNICY ROZBIÓRKI I ZAMUROWANIA


Tytuł projektu
Dostosowanie budynku użyteczności publicznej Urzędu Gminy w Fabiankach do potrzeb osób uczęszczających w projektach EFS tj. rozbudowa o pion komunikacyjny w tym: klatki schodowej z sztybem windowym osobowo-towarowym na działkach 202/1 i 206 w obrębie ewidencyjnym Fabianki gmina Fabianki

Inwestor
GMINA FABIANKI
87-811 FABIANKI 4

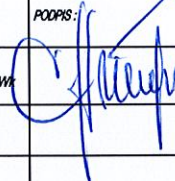IMIĘ I NAZWISKO PROJEKTANTA:	UPRAWNIENIA:	PODPIS:
Główny projektant: Maciej Trzmielowski	UAN-V-8386-5/3/88W	
Branża sanitarna		
Branża elektryczna		
Branża telekomunikacyjna		
Sprawdzający: branża archit.-konstr.		
Sprawdzający: branża sanitarna		
Sprawdzający: branża elektryczna		


Branża	BUDOWLANA	Arkusz
Data	12.03.2019	R-01
Skala	1:100	

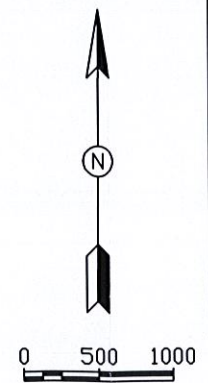

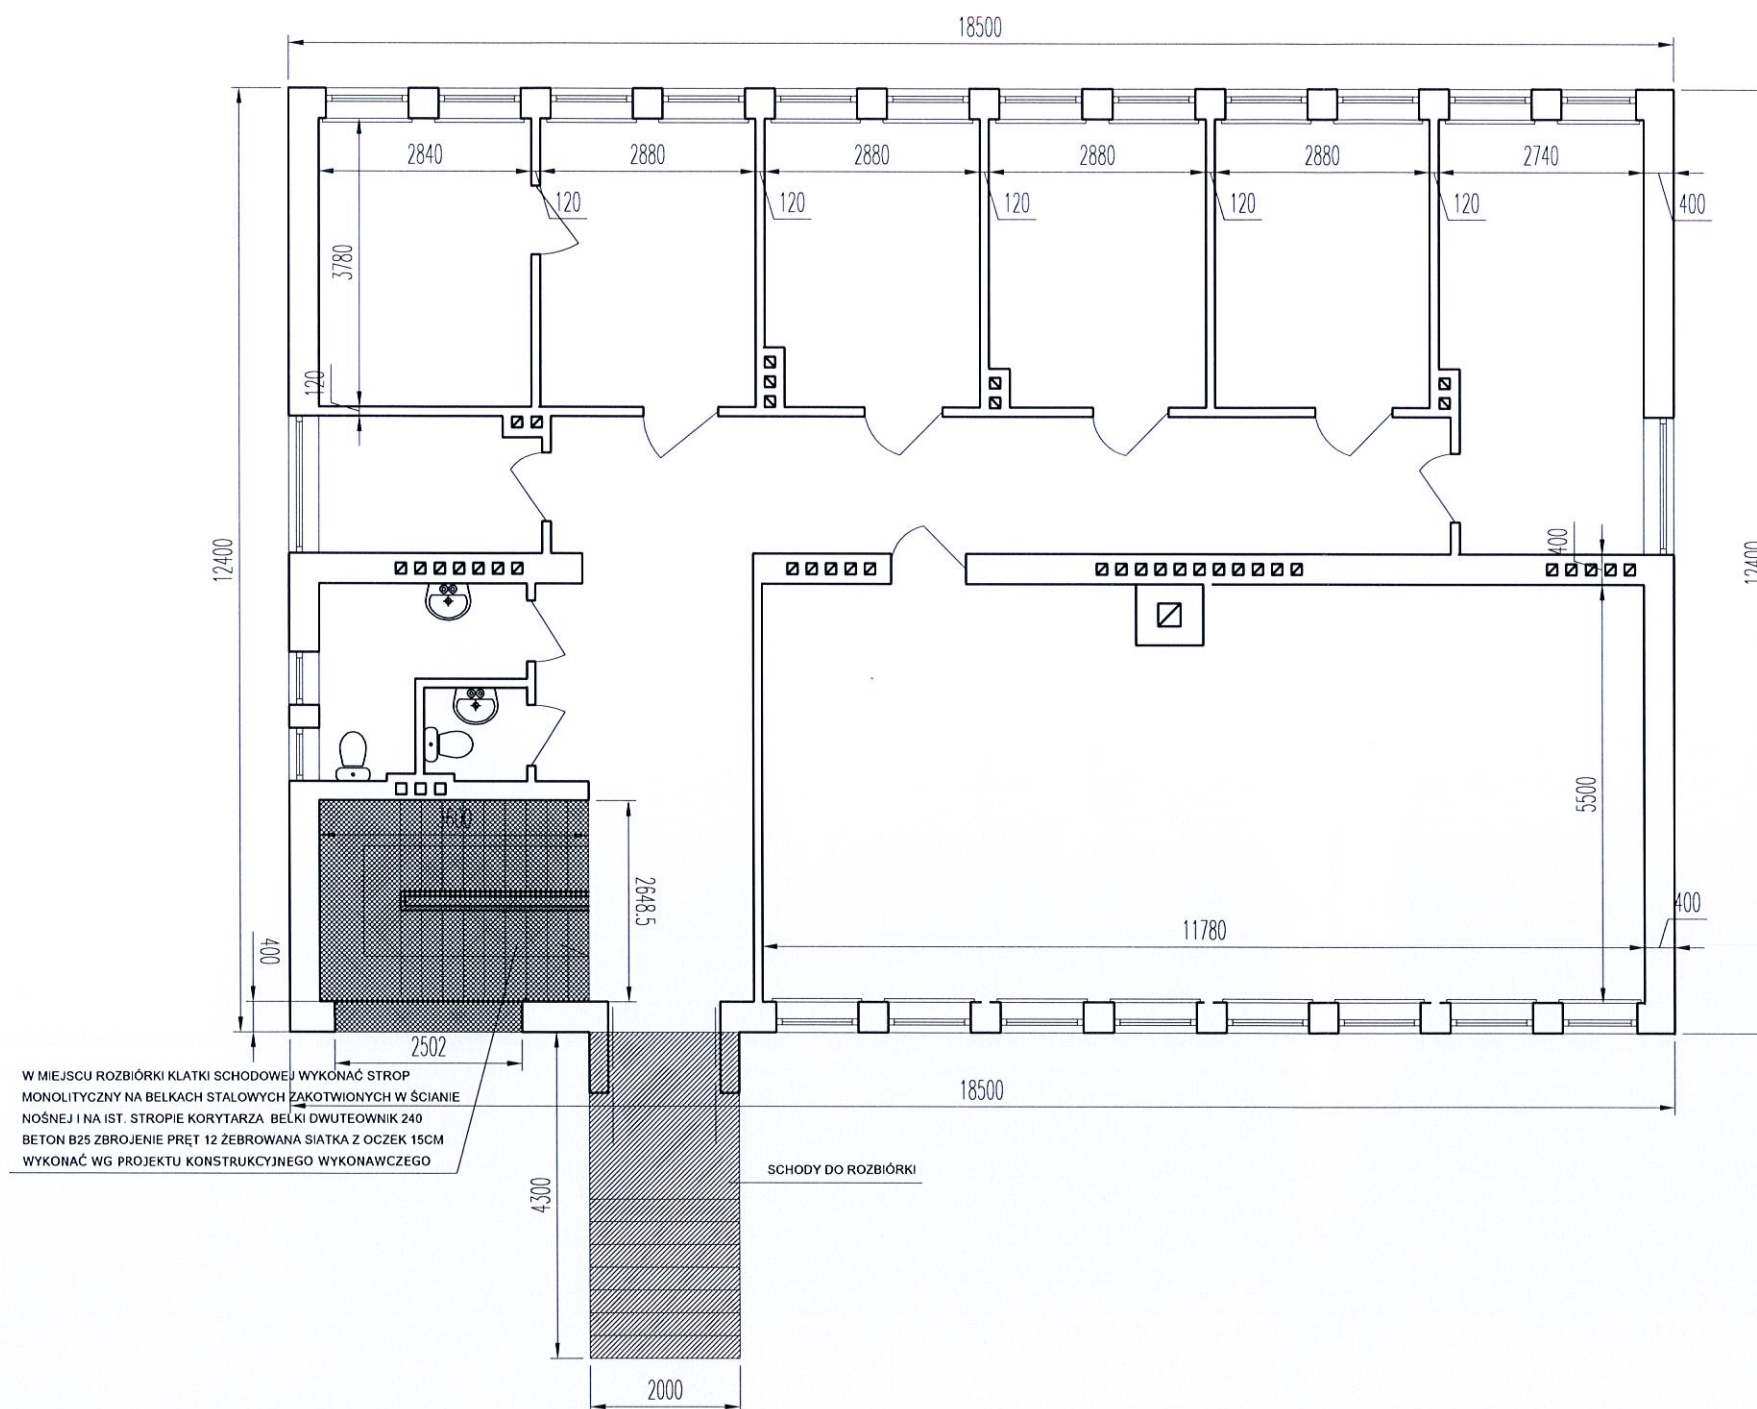

W MIEJSCU ROZBIÓRKI KLATKI SCHODOWEJ WYKONAĆ STROP MONOLITYCZNY NA BELKACH STALOWYCH ZAKOTWIONYCH W ŚCIANIE NOŚNEJ I NA IST. STROPIE KORYTARZA. BELKI DWUTEOWNIK 240 BETON B25 ZBROJENIE PRĘT 12 ŻEBROWANA SIATKA Z OCZEK 15CM WYKONAĆ WG PROJEKTU KONSTRUKCYJNEGO WYKONAWCZEGO

SCHODY DO ROZBIÓRKI

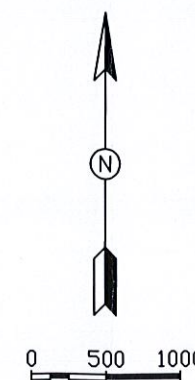

UWAGI

- rozbiórka
- zamurowania

Nr Wersja Data



PRACOWNIA PROJEKTOWA, NADZOR I REALIZACJA INWESTYCJI
87-850 Chocień ul. W. Łokietka 3 NIP 558-122-48-37 kom 605 587 813

Opis projektu

RZUT PIWNICY ROZBIÓRKI I ZAMUROWANIA


Tytuł projektu

Dostosowanie budynku użyteczności publicznej Urzędu Gminy w Fabińskich do potrzeb osób uczestniczących w projektach EFS tj. rozbudowa o pion komunikacyjny w tym: klatki schodowej z szybem windowym osobowo-towarowym na działkach 202/1 i 206 w obrębie ewidencyjnym Fabianki gmina Fabianki

Inwestor

GMINA FABIANKI
87-811 FABIANKI 4

IMIĘ I NAZWISKO PROJEKTANTA:	UPRAWNIENIA:	PODPIS:
Główny projektant: Maciej Trzmielewski	UAN-V-8386-S/3/88W	
Branża sanitarna		
Branża elektryczna		
Branża telekomunikacyjna		
Sprawdzający: branża archit.-konstr.		
Sprawdzający: branża sanitarna		
Sprawdzający: branża elektryczna		
Branża	BUDOWLANA	Arkusz
Data	12.03.2019	R-02
Skala	1:100	

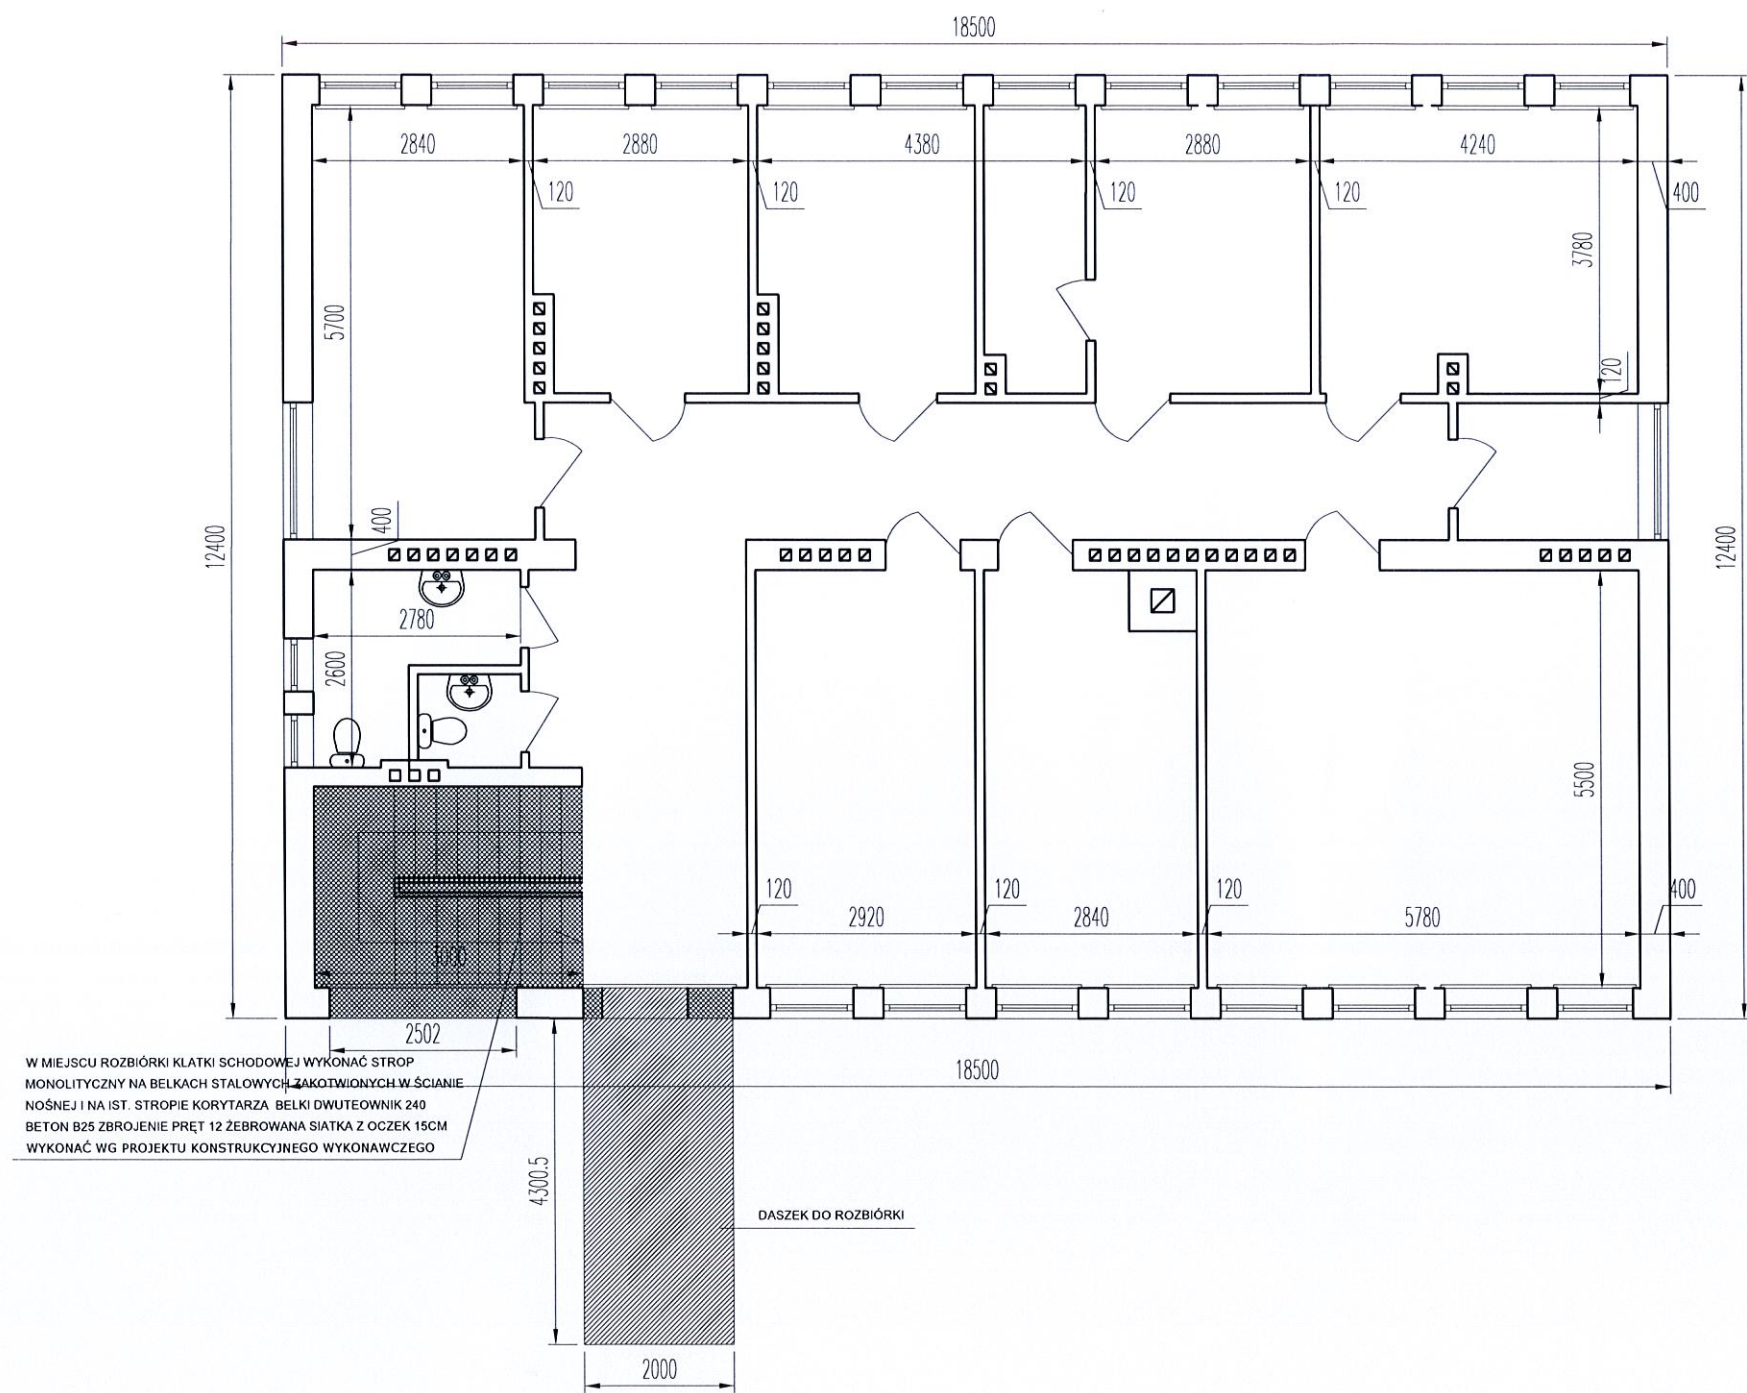

W MIEJSCU ROZBIÓRKI KLATKI SCHODOWEJ WYKONAĆ STROP MONOLITYCZNY NA BELKACH STALOWYCH ZAKOTWIONYCH W ŚCIANIE NOŚNEJ I NA IST. STROPIE KORYTARZA BELKI DWUTEOWNIK 240 BETON B25 ZBROJENIE PRĘT 12 ŻEBROWANA SIATKA Z OCZEK 15CM WYKONAĆ WG PROJEKTU KONSTRUKCYJNEGO WYKONAWCZEGO

UWAGI

- rozbiórka
- zamurowania

Nr	Wersja	Data
----	--------	------


Chata
PRACOWNIA PROJEKTOWA, NADZOR I REALIZACJA INWESTYCJI
87-850 Choczeń ul. W. Łokietka 3 NIP 558-122-48-37 kom 605 587 813


Opis projektu
RZUT PIWNICY ROZBIÓRKI I ZAMUROWANIA

Tytuł projektu
Dostosowanie budynku użyteczności publicznej Urzędu Gminy w Fabiankach do potrzeb osób uczestniczących w projektach EFS tj. rozbudowa o pion komunikacyjny w tym: klatki schodowej z sztybem windowym osobowo-towarowym na działkach 202/1 i 206 w obrębie ewidencyjnym Fabianki gmina Fabianki

Inwestor
GMINA FABIANKI
87-811 FABIANKI 4

IMIĘ I NAZWISKO PROJEKTANTA:	UPRAWNIENIA:	PODPIS:
Główny projektant: Maciej Trzmielewski Branża sanitarna	UAN-V-8386-5/3/88WA	
Branża elektryczna		
Branża telekomunikacyjna		
Sprawdzający: branża archt.-konst.		
Sprawdzający: branża sanitarna		
Sprawdzający: branża elektryczna		
Branża	BUDOWLANA	Arkusz R-03
Data	12.03.2019	
Skala	1:100	

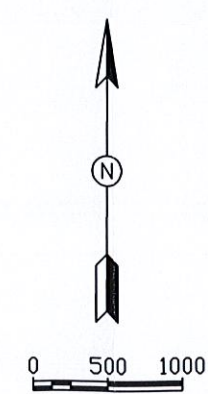

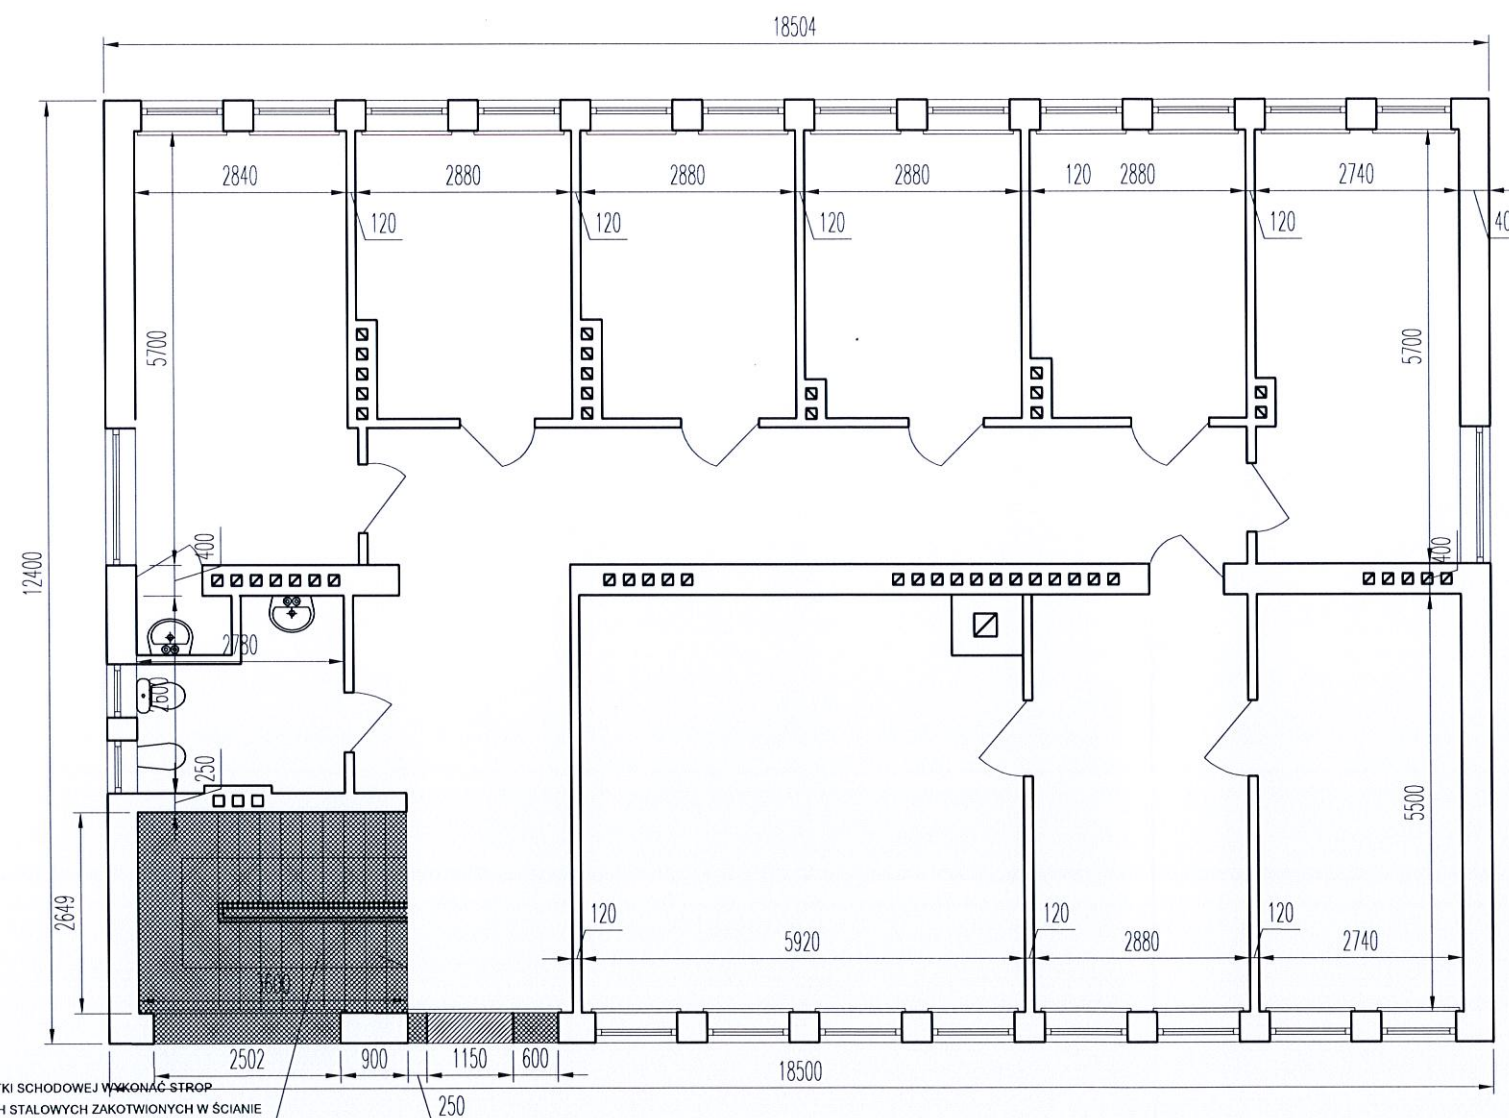

W MIEJSCU ROZBIÓRKI KLATKI SCHODOWEJ WYKONAĆ STROP
MONOLITYCZNY NA BELKACH STALOWYCH ZAKOTWIONYCH W ŚCIANIE
NOŚNEJ I NA IST. STROPIE KORYTARZA BELKI DWUTEOWNIK 240
BETON B25 ZBROJENIE PRĘT 12 ŻEBROWANA SIATKA Z OCZEK 15CM
WYKONAĆ WG PROJEKTU KONSTRUKCYJNEGO WYKONAWCZEGO

UWAGI

- rozbiórka
- zamurowania

Nr Wersja Data



PRACOWNIA PROJEKTOWA, NADZOR I REALIZACJA INWESTYCJI
87-850 Chocień ul. W. Łokietka 3 NIP 558-122-48-37 kom 605 587 813

Opis projektu

RZUT PIWNICY ROZBIÓRKI I ZAMUROWANIA


Tytuł projektu



Dostosowanie budynku użyteczności publicznej Urzędu Gminy w Fabiankach do potrzeb osób uczestniczących w projektach EFS tj. rozbudowa o pion komunikacyjny w tym: klatki schodowej z sztybem windowym osobowo-towarowym na działkach 202/1 i 206 w obrębie ewidencyjnym Fabianki gmina Fabianki

Inwestor

GMINA FABIANKI
87-811 FABIANKI 4

IMIĘ I NAZWISKO PROJEKTANTA:	UPRAWNIENIA:	PODPIS:
Główny projektant: Maciej Trzmielewski Branża sanitarna	UAN-V-8388-5/3/88Wk	
Branża elektryczna		
Branża telekomunikacyjna		
Sprawdzający: branża archit.-konstr.		
Sprawdzający: branża sanitarna		
Sprawdzający: branża elektryczna		
Branża	BUDOWLANA	Arkusz
Data	12.03.2019	R-04
Skala	1:100	

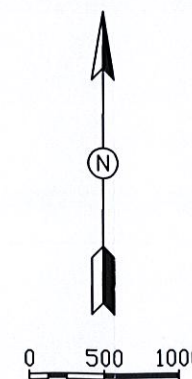

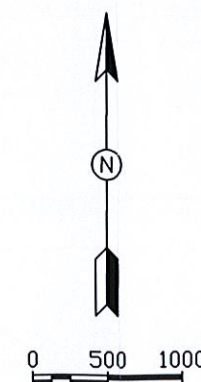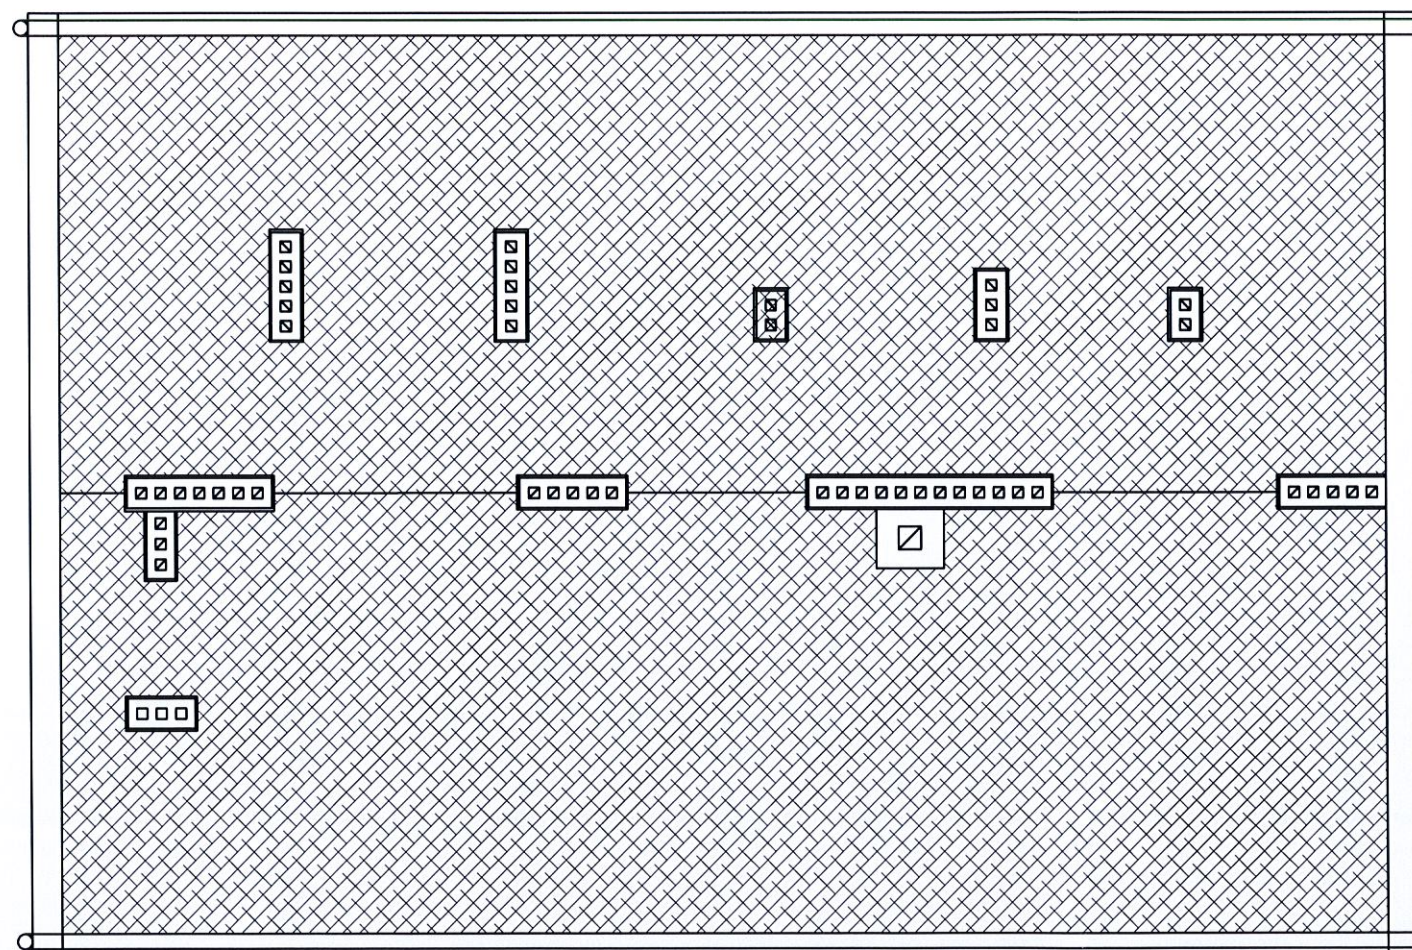

UWAGI

Nr _____ Wersja _____ Data _____

Chata
PRACOWNIA PROJEKTOWA, NADZOR I REALIZACJA INWESTYCJI
87-850 Choceń ul. W. Łokietka 3 NIP 558-122-48-37 kom 805 587 813

Opis projektu
RZUT PIWNICY ROZBIÓRKI I ZAMUROWANIA


Tytuł projektu
Dostosowanie budynku użyteczności publicznej Urzędu Gminy w Fabiankach do potrzeb osób uczestniczących w projektach EFS tj. rozbudowa o pion komunikacyjny w tym: klatki schodowej z sztybem windowym osobowo-towarowym na działkach 202/1 i 206 w obrębie ewidencyjnym Fabianki gmina Fabianki

Inwestor
GMINA FABIANKI
87-811 FABIANKI 4


IMIĘ I NAZWISKO PROJEKTANTA:	UPRAWNIENIA:	PODPIS:
Główny projektant: Maciej Trzmielowski Branża sanitarna	UAN-V-8306-5/3/88Wk	
Branża elektryczna		
Branża telekomunikacyjna		
Sprawdzający: branża archit.-konstr.		
Sprawdzający: branża sanitarna		
Sprawdzający: branża elektryczna		

Branża	BUDOWLANA	Arkusz R-05
Data	12.03.2019	
Skala	1:100	


0071

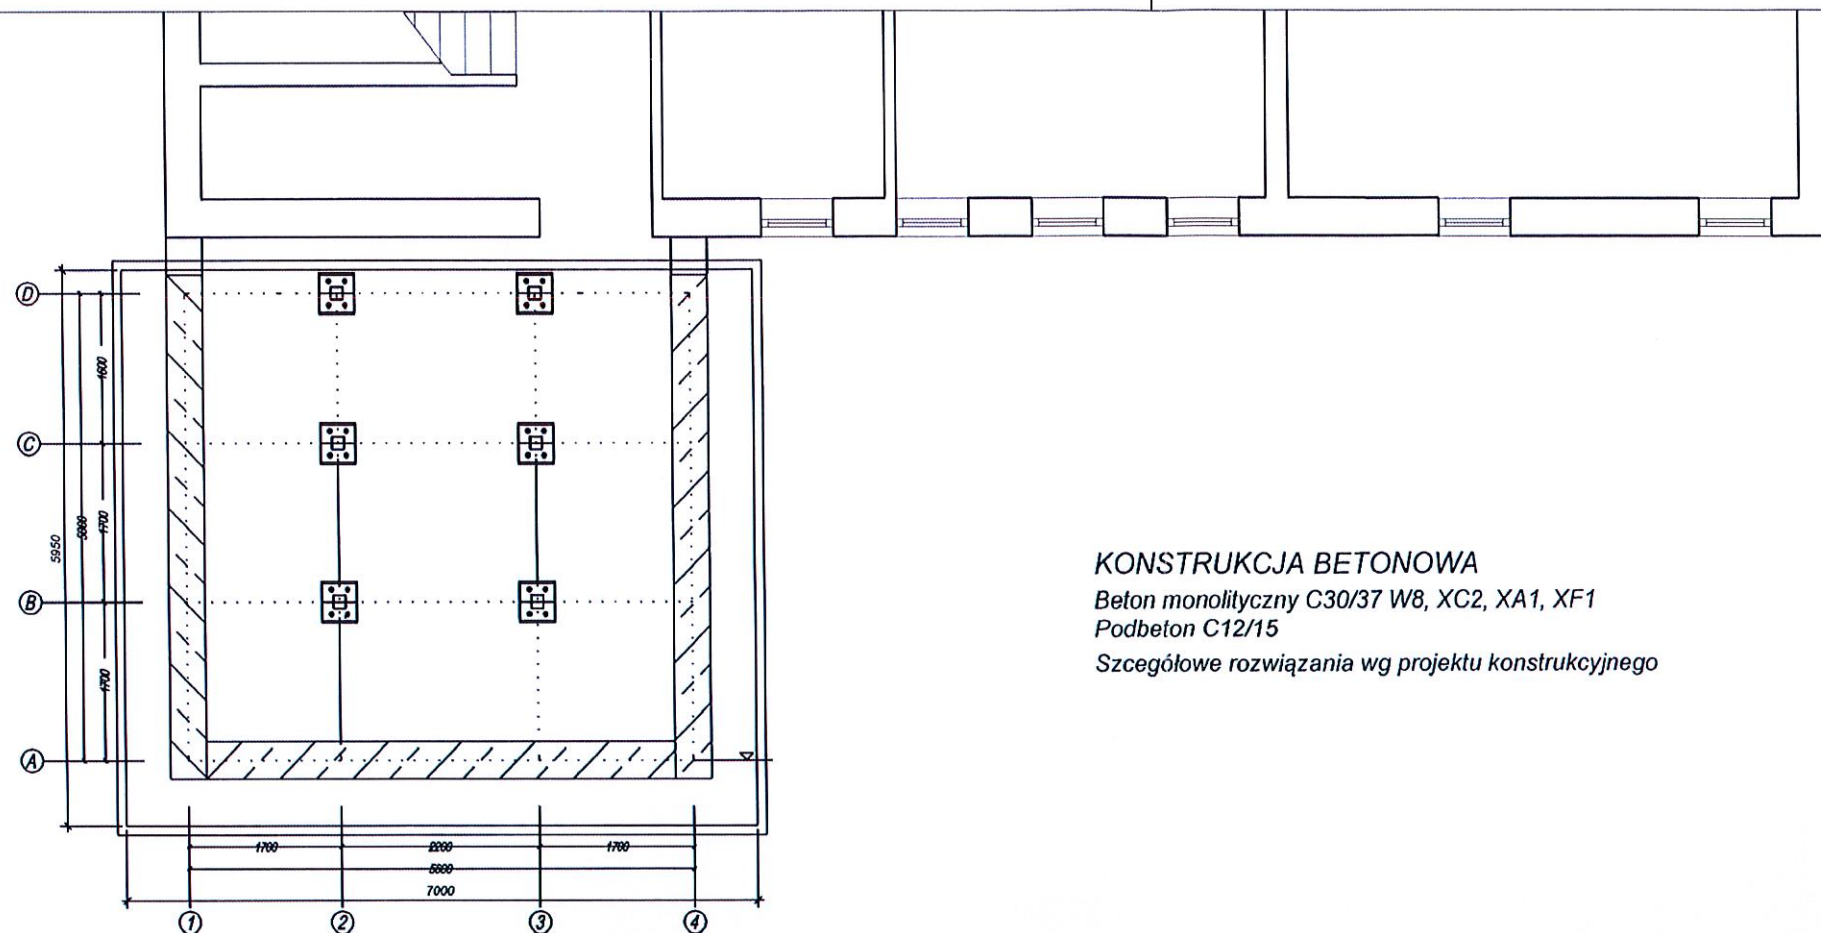


KONSTRUKCJA BETONOWA
 Beton monolityczny C30/37 W8, XC2, XA1, XF1
 Podbeton C12/15
 Szczegółowe rozwiązania wg projektu konstrukcyjnego

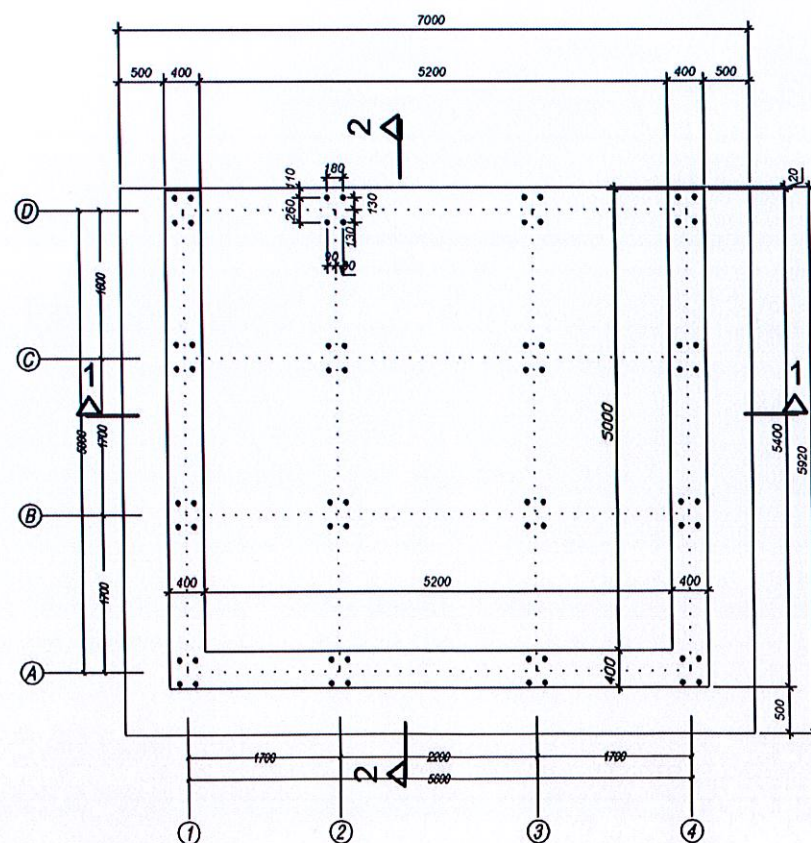

Przekrój 1 - 1

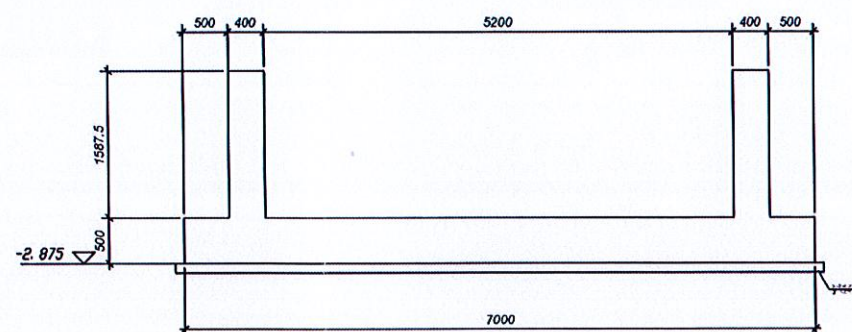

Przekrój 2 - 2

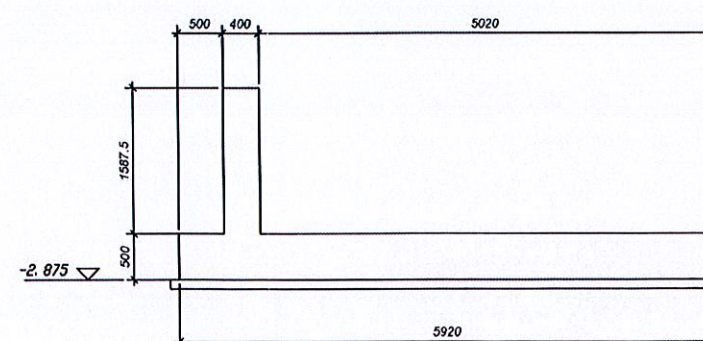

UWAGI

Nr Wersja Data



PRACOWNIA PROJEKTOWA, NADZÓR I REALIZACJA INWESTYCJI
 67-850 Chocień ul. W. Łokietka 3 NIP 558-122-48-37 kom 605 587 813

Opis projektu
RZUT FUNDAMENTÓW

Tytuł projektu
 Dostosowanie budynku użyteczności publicznej Urzędu Gminy w Fabiankach do potrzeb osób uczęszczających w projektach EFS § rozbudowa o pion komunikacyjny w tym: Klatki schodowej z sztytem windowym osokowo-towarowym na działkach 202/11/206 w obrębie ewidencyjnym Fabianki gmina Fabianki

Inwestor
 GMINA FABIANKI
 67-811 FABIANKI 4

IMIĘ I NAZWISKO PROJEKTANTA: UPRAWNIENIA: POPISEK:

Główny projektant: Maciej Trzmielowski UAN-V-4386-53/88Wx

Branża sanitarna

Branża elektryczna

Branża telekomunikacyjna

Sprawdzający: branża archt.-konstr.

Sprawdzający: branża sanitarna

Sprawdzający: branża elektryczna


Branża BUDOWLANA Arkusz


Data 12.03.2019

Skala 1:75

A-01

000001

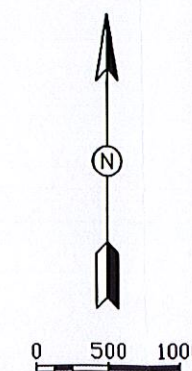

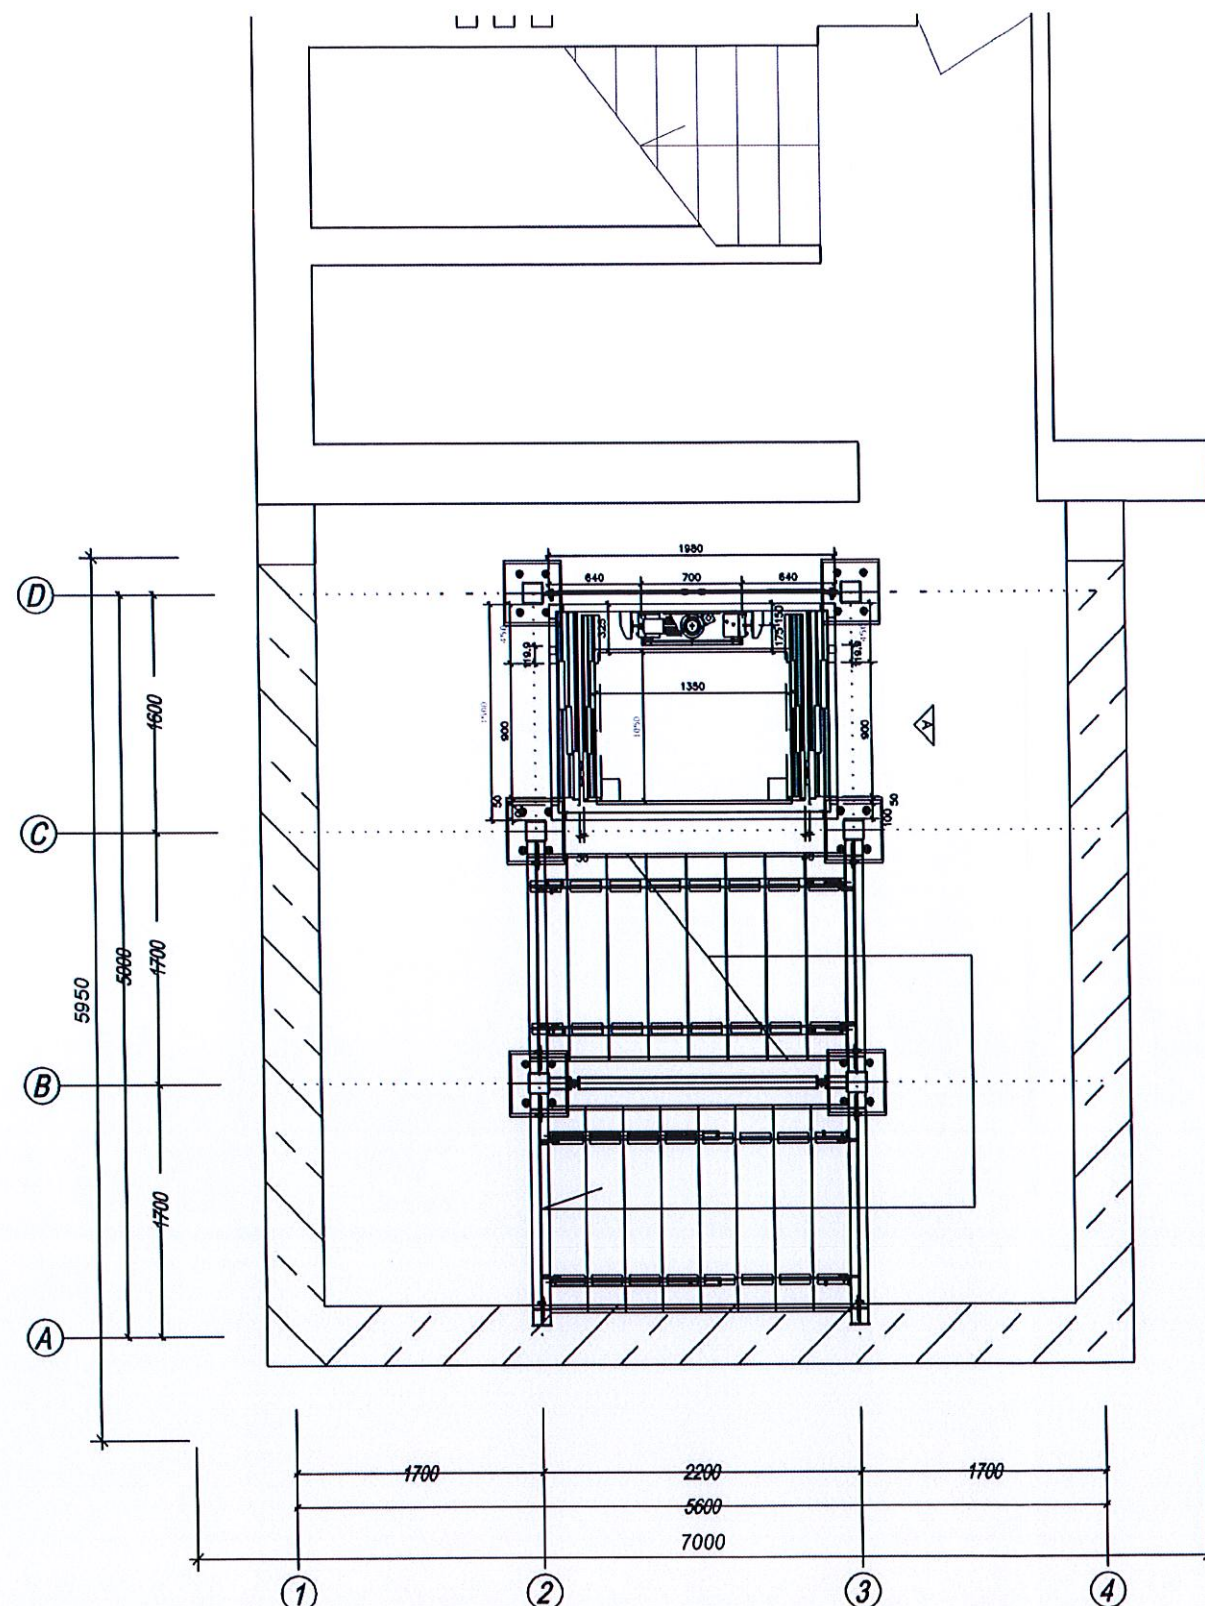

UWAGI

Nr Wersja Data



PRACOWNIA PROJEKTOWA, NADZÓR I REALIZACJA INWESTYCJI
87-850 Chocień ul. W. Łokietka 3 NIP 558-122-48-37 kom 605 587 813

Opis projektu


RZUT PIWNICY

Tytuł projektu
Dostosowanie budynku użyteczności publicznej Urzędu Gminy w Fabiankach do potrzeb osób uczęszczających w projektach EFS i rozbudowa o pion komunikacyjny w tym: klatki schodowej z sztywnym windowym osobowo-towarowym na działkach 202/1 i 206 w obrębie ewidencyjnym Fabianki gmina Fabianki

Inwestor
GMINA FABIANKI
87-811 FABIANKI 4

IMIĘ I NAZWISKO PROJEKTANTA:	UPRAWIADZENIA:	PODPIS:
Główny projektant: Maciej Trzmielowski	UAN-V-8386-53/88WA	
Branda sanitarna		
Branda elektryczna		
Branda telekomunikacyjna		
Sprawdzający: branda archt.-konstr.		
Sprawdzający: branda sanitarna		
Sprawdzający: branda elektryczna		

Branda	BUDOWLANA	Arkusz
Data	12.03.2019	A-02
Skala	1:50	

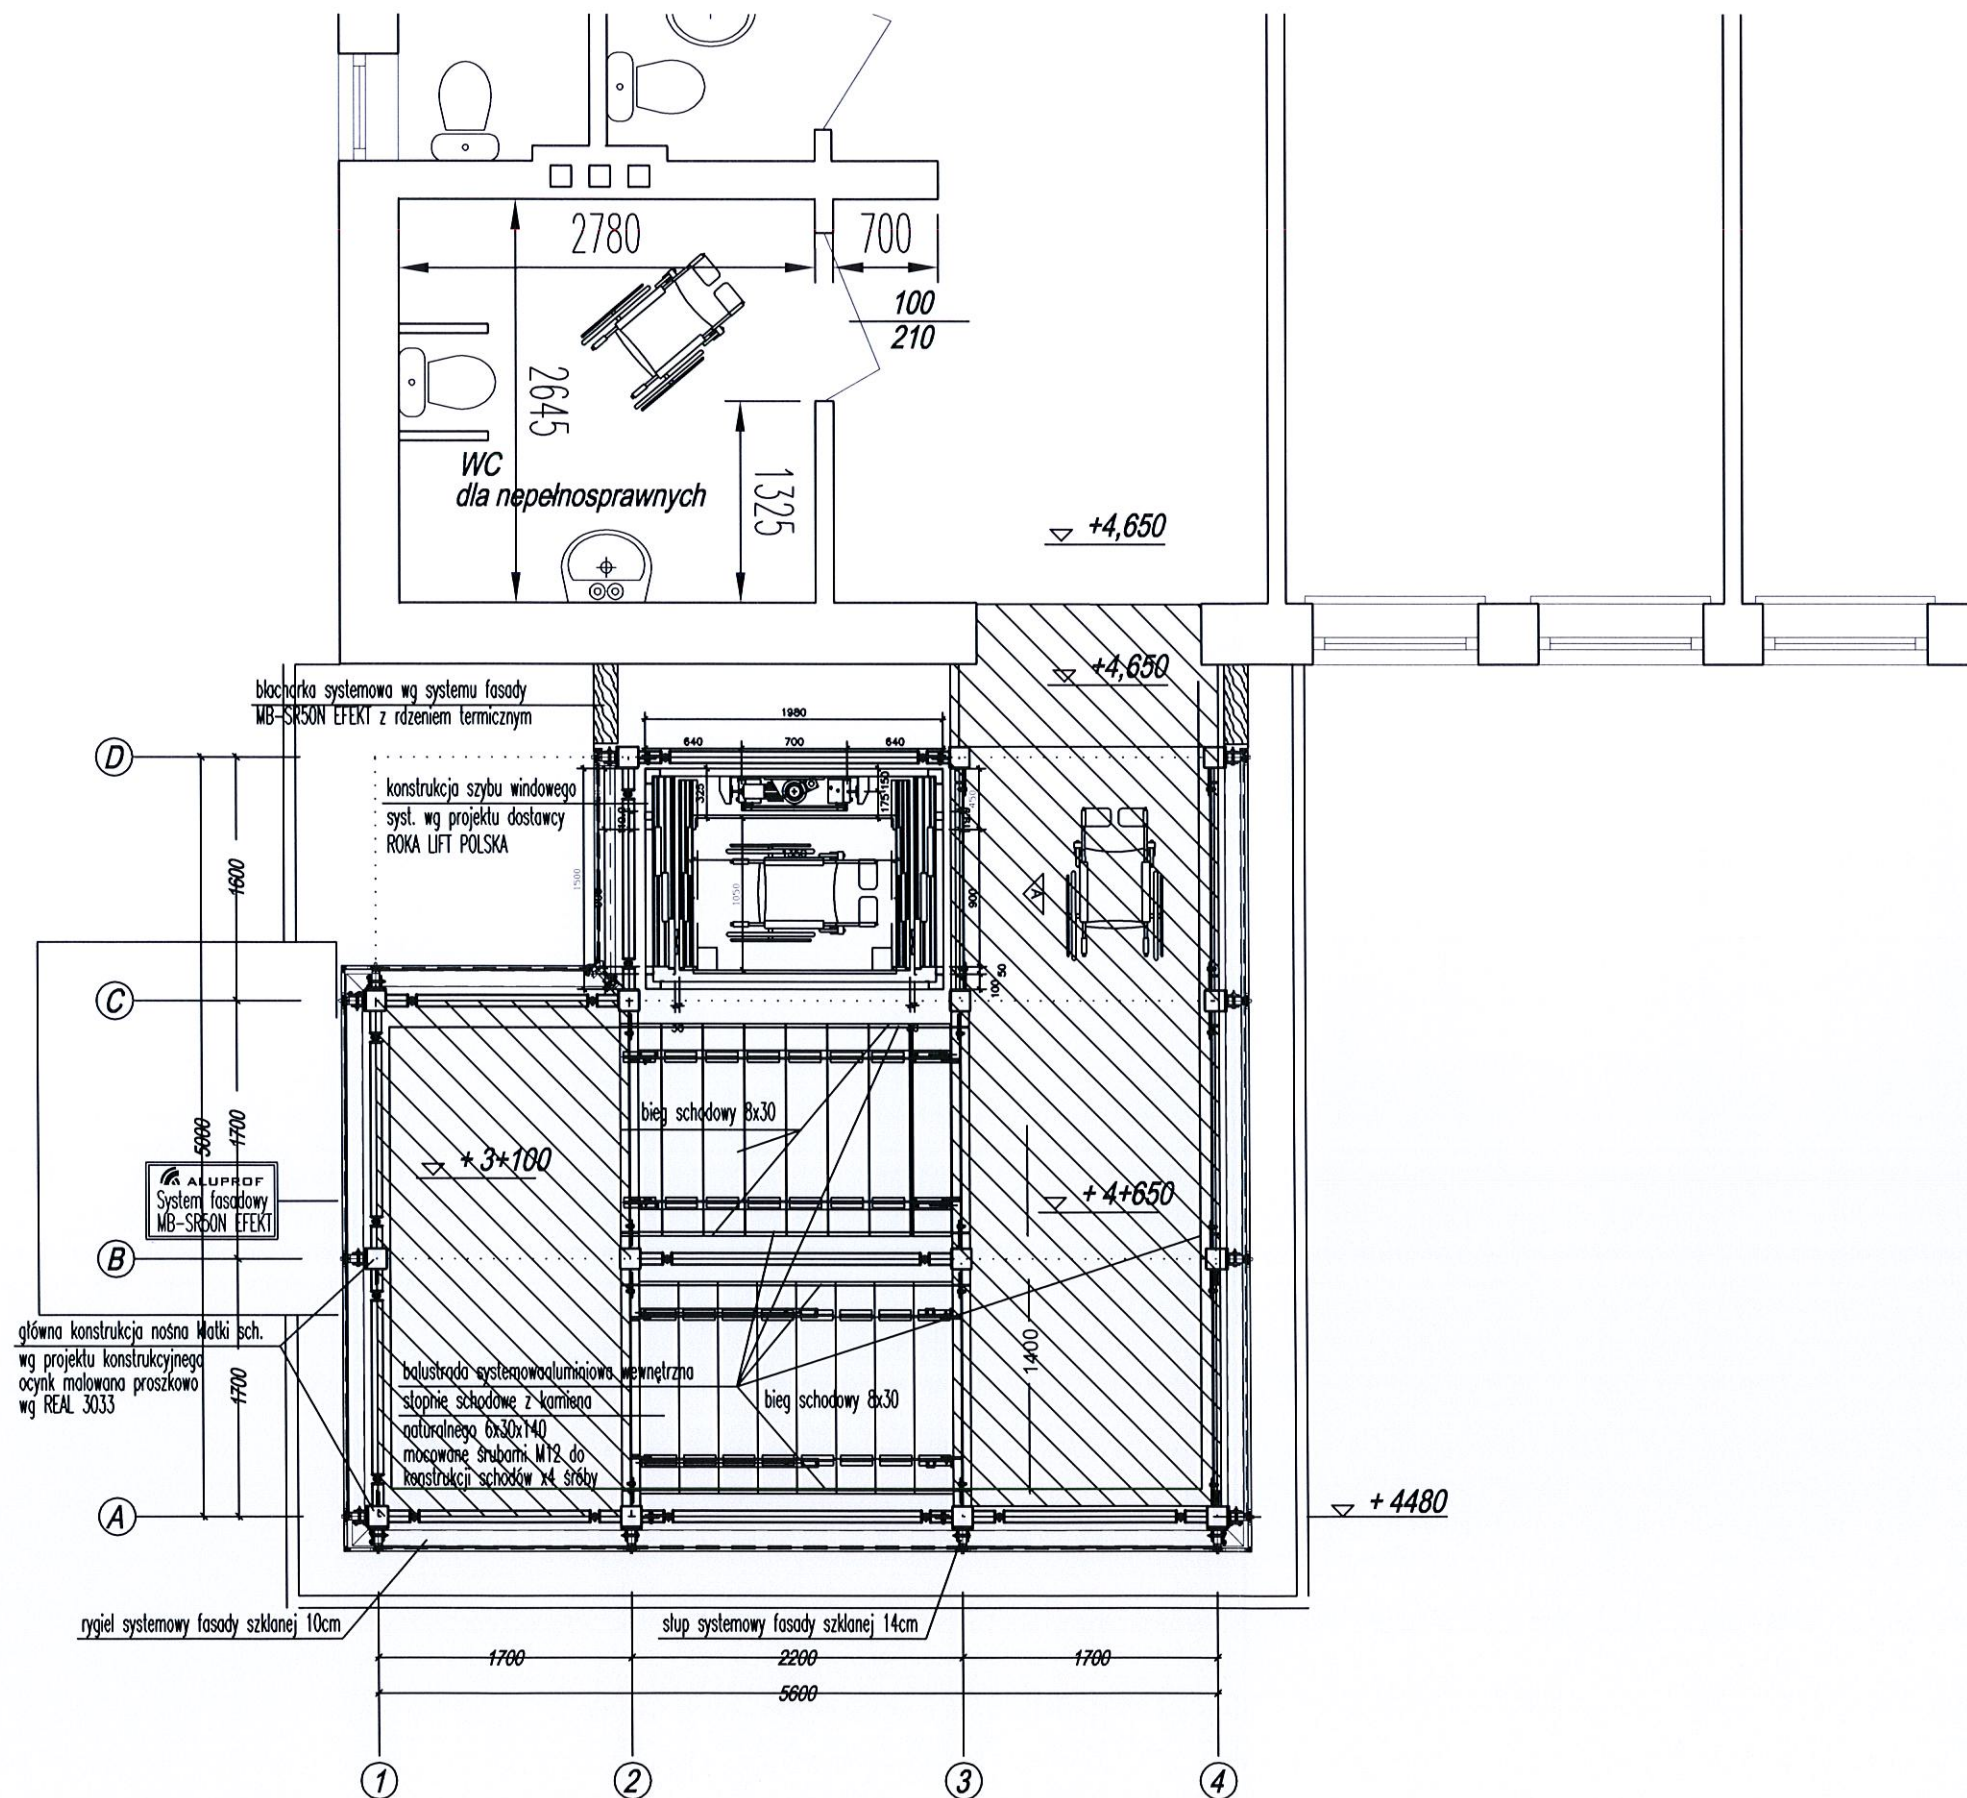

UWAGI

Nr Wersja Data



PRACOWNIA PROJEKTOWA, NADZÓR I REALIZACJA INWESTYCJI
87-850 Chocień ul. W. Łokietka 3 NIP 558-122-48-37 kom 605 587 813


Opis projektu


RZUT PIĘTRA I

Tytuł projektu
Dostosowanie budynku użyteczności publicznej Urzędu Gminy w Fabiankach do potrzeb osób uczestniczących w projektach EFS tj. rozbudowa o pion komunikacyjny w tym: klatki schodowej z szystem windowym osobowo-towarowym na działkach 202/1 i 206 w obrębie ewidencyjnym Fabianki gmina Fabianki

Inwestor
GMINA FABIANKI
87-811 FABIANKI 4

IMIĘ I NAZWISKO PROJEKTANTA:	UPRAWNIENIA:	PODPIS:
Główny projektant: Maciej Trzmielewski	UAN-V-8386-5/3/88Wk	
Branża sanitarna		
Branża elektryczna		
Branża telekomunikacyjna		
Sprawdzający: branża archit.-konstr.		
Sprawdzający: branża sanitarna		
Sprawdzający: branża elektryczna		
Branża	BUDOWLANA	Arkusz A-04
Data	12.03.2019	
Skala	1:50	

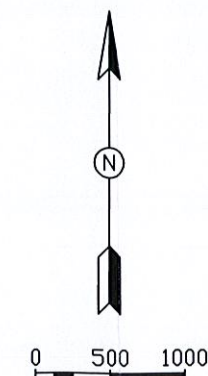

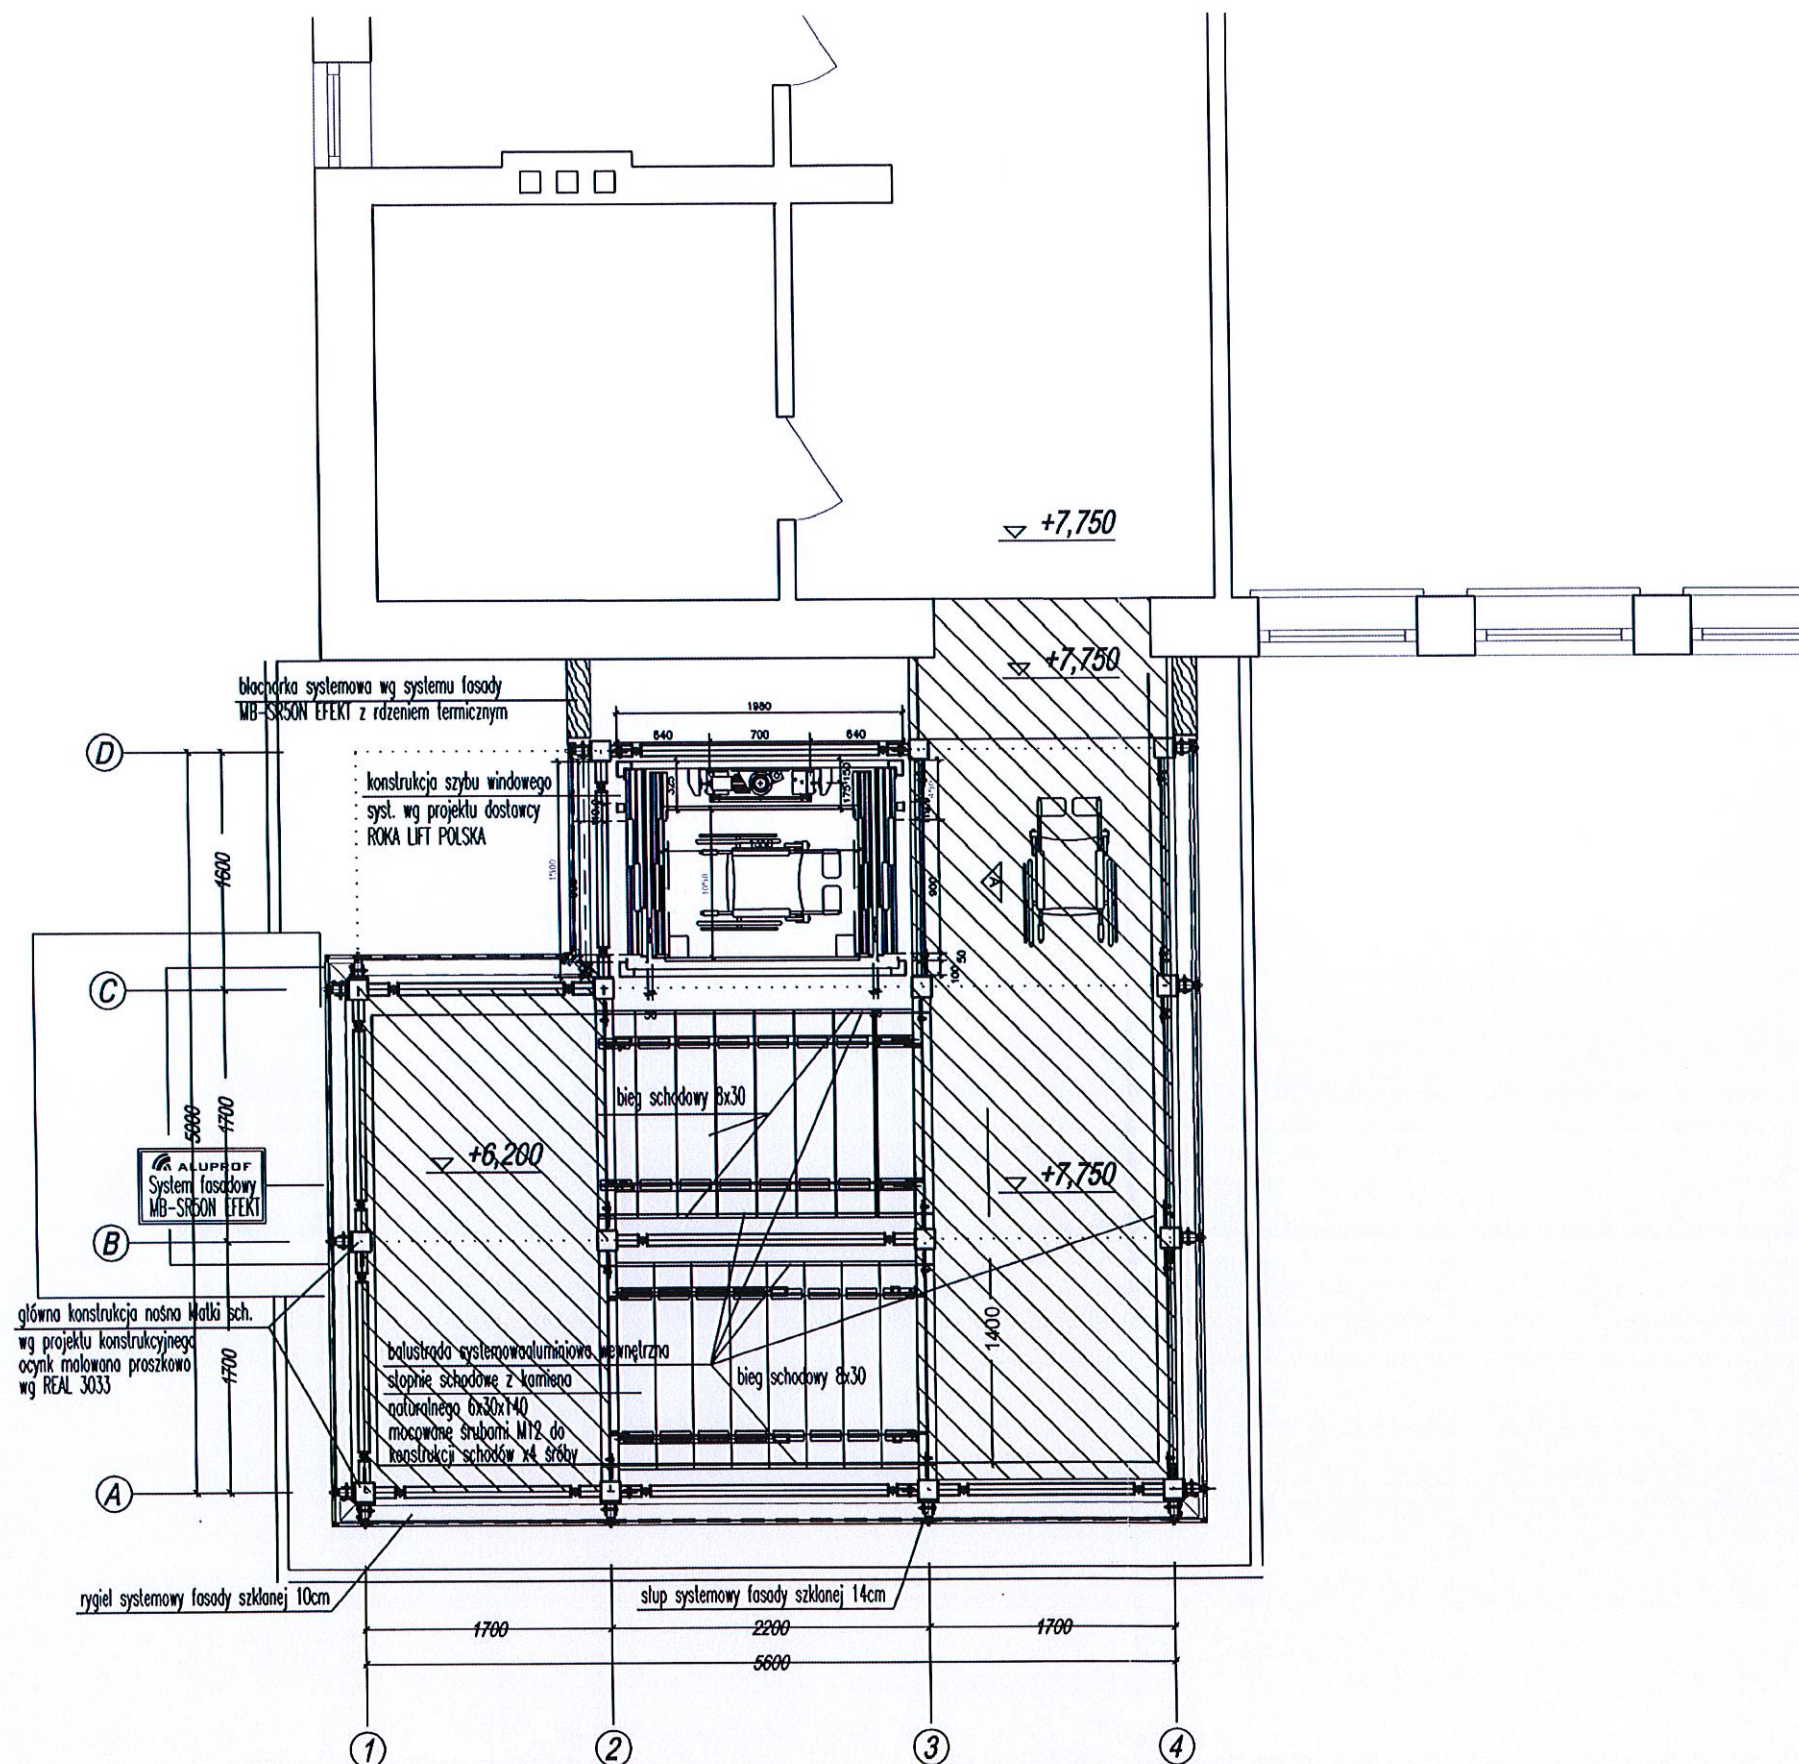

UWAGI

Nr Wersja Data



PRACOWNIA PROJEKTOWA, NADZÓR I REALIZACJA INWESTYCJI
87-850 Chocień ul. W. Łokielka 3 NIP 558-122-48-37 kom 605 587 813

Opis projektu

RZUT PIĘTRA II

Tytuł projektu
Dostosowanie budynku użyteczności publicznej Urzędu Gminy w Fabiankach do potrzeb osób uczestniczących w projektach EFS i rozbudowa o pion komunikacyjny w tym: klatki schodowej z szklanym windowym osłonięciem i nowym na dachach 2021/1 206 w obrębie kadencyjnym Fabianki gmina Fabianki

Inwestor
GMINA FABIANKI
87-811 FABIANKI 4

IMIĘ I NAZWISKO PROJEKTANTA:

UPRAWNIENIA:

PODPIS:

Główny projektant:

Maciej Trzmielowski

Branda sanitarna

Branda elektryczna

Branda telekomunikacyjna

Sprawdzający: branda architektoniczna

Sprawdzający: branda sanitarna

Sprawdzający: branda elektryczna

Branda

BUDOWLANA

Arkusz

Data


12.03.2019


A-05

Skala

1:50

000075

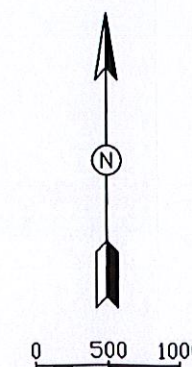

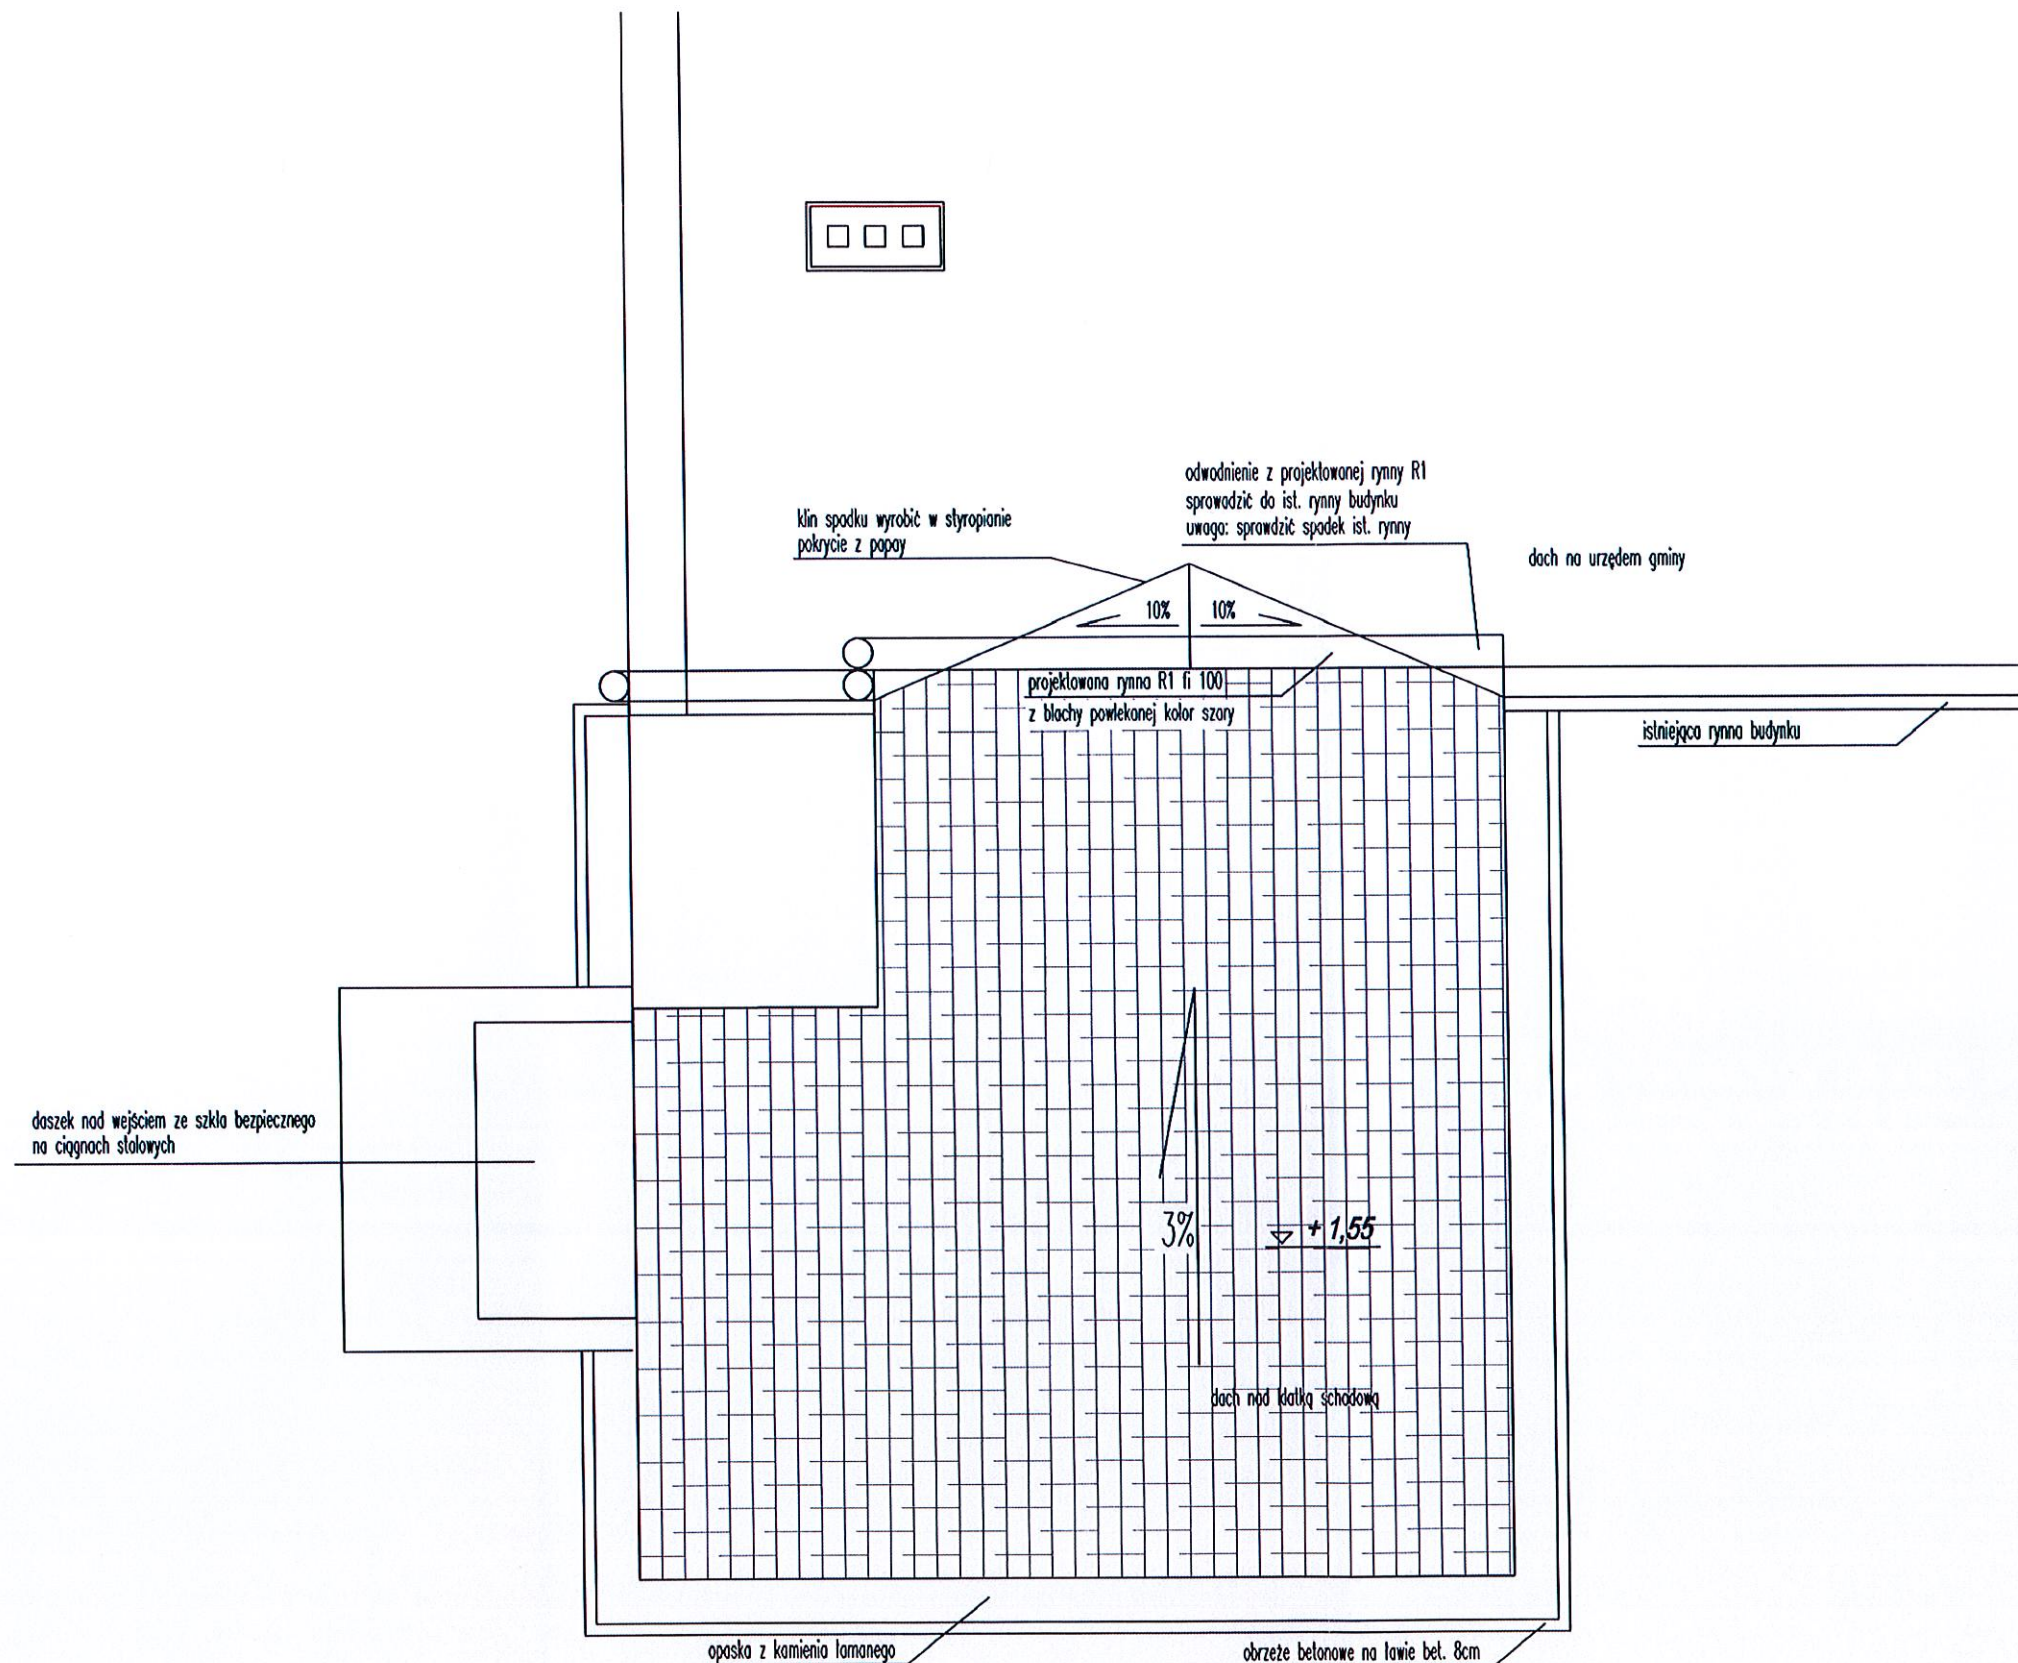

UWAGI

Nr Wersja Data

Chata
PRACOWNIA PROJEKTOWA, NADZÓR I REALIZACJA INWESTYCJI
87-850 Chocień ul. W. Łokietka 3 NIP 558-122-48-37 kom 605 587 813


Opis projektu
RZUT DACHU

Tytuł projektu
Dostosowanie budynku użyteczności publicznej Urzędu Gminy w Fabiankach do potrzeb osób uczęszczających w projektach EFS i rozbudowa o pion komunikacyjny w tym: klatki schodowej z sztybem windowym osobowo-towarowym na działkach 202/1 i 206 w obrębie ewidencyjnym Fabianki gmina Fabianki

Inwestor
GMINA FABIANKI
87-811 FABIANKI 4

IMIĘ I NAZWIŚKO PROJEKTANTA:	UPRAWNIENIA:	PODPIS:
Główny projektant Maciej Trzmielowski Branża sanitarna	UAN-V-8386-5/3/881X	
Branża elektryczna		
Branża budowlana		
Sprawdzający: branża architekton.		
Sprawdzający: branża sanitarna		
Sprawdzający: branża elektryczna		


Branża	BUDOWLANA	Arkusz A-06
Data	12.03.2019	
Skala	1:50	

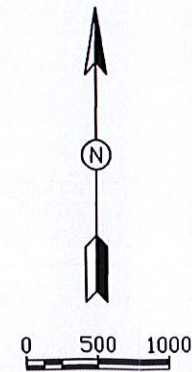

000076

ALUPROF
System fasadowy
MB-SR50N EFEKT

ALUPROF
System drzwi przesuwanych automatycznych
MB-DPA MB-59S Casement

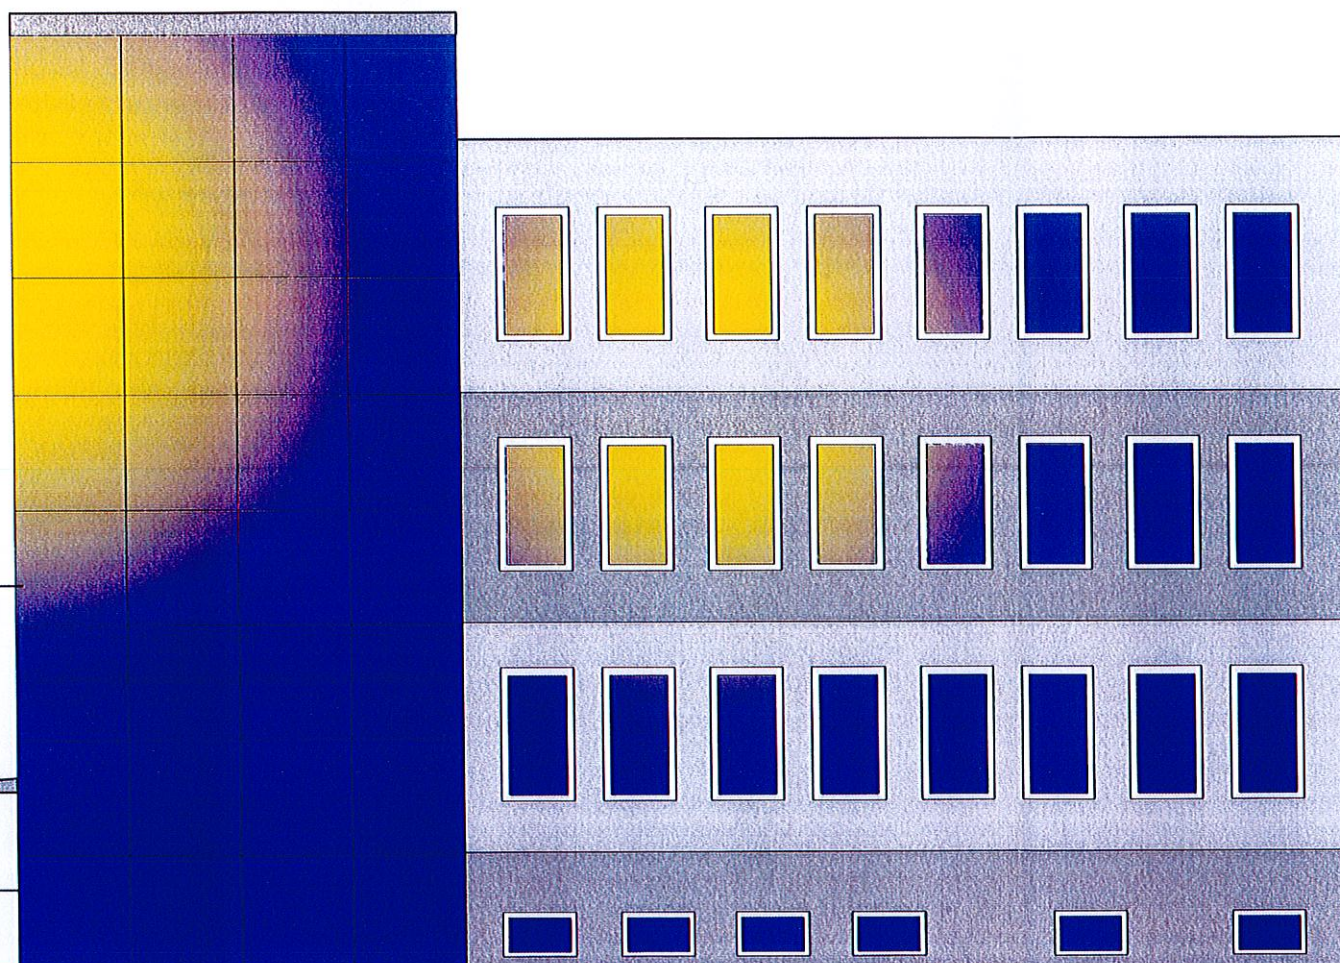

UWAGI

Nr Wersja Data



PRACOWNIA PROJEKTOWA, NADZOR I REALIZACJA INWESTYCJI
87-850 Choceln ul. W. Laskotka 3 NIP 558-122-48-37 kom 605 587 813

Opis projektu


ELEWACJE FRONTOWA KOLORYSTYKA


Tytuł projektu
Dostosowanie budynku użyteczności publicznej Urzędu Gminy w Fabiankach do potrzeb osób uczęszczających w projektach EFS i rozbudowa o pion komunikacyjny w tym: klatki schodowej i szkieletu wieżowego osobowo-towarowego na drogach 202/11 206 w obrębie ewidencyjnym Fabianki gmina Fabianki

Inwestor
GMINA FABIANKI
87-811 FABIANKI 4

IMIĘ I NAZWIŚKO PROJEKTANTA:	UPRAWNIENIA:	PODPIS:
Główny projektant: Maciej Trzmielowski	UAN-V-8388-5/3/88Wk	
Branża sanitarna		
Branża elektryczna		
Branża telekomunikacyjna		
Sprawdzający: branża architektoniczna		
Sprawdzający: branża sanitarna		
Sprawdzający: branża elektryczna		

Branża	BUDOWLANA	Arkusz A-08.1 000078
Data	12.03.2019	
Skala	1:100	

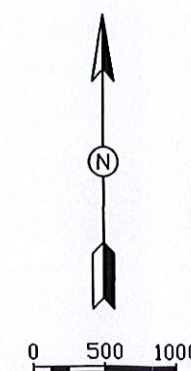

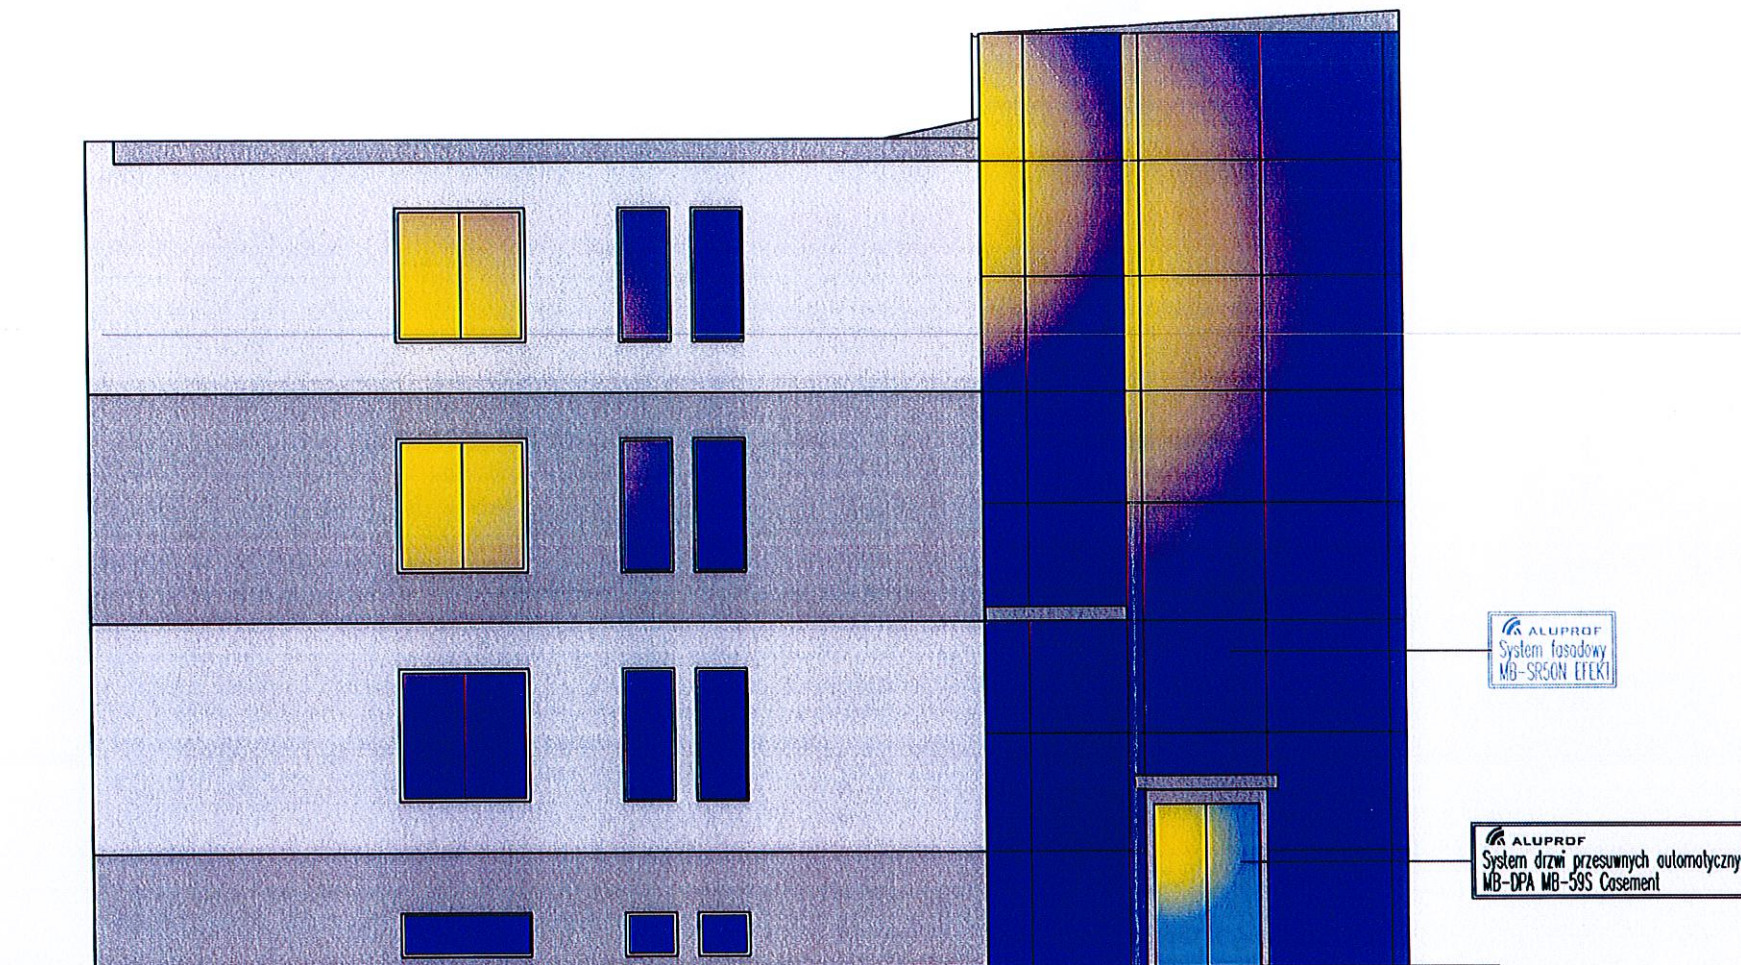

UWAGI

Nr Wersja Data

Chata
PRACOWNIA PROJEKTOWA, NADZOR I REALIZACJA INWESTYCJI
87-850 Choceln ul. W. Laskielka 3 NIP 558-122-48-37 kom 605 587 813


Opis projektu
ELEWACJE BOCZNA KOLORYSTYKA

Tytuł projektu
Dostosowanie budynku użyteczności publicznej Urzędu Gminy w Fabiankach do potrzeb osób uczęszczających w projektach EFS i rozbudowa o pion komunikacyjny w tym: klatki schodowej i szpelnie wentylacyjnej osłonięto-tosarowym na drogach 202/11 208 w drodze rezydencji Fabianki gmina Fabianki

Inwestor
GMINA FABIANKI
87-811 FABIANKI 4


IMIĘ I NAZWIŚCIE PROJEKTANTA:	UPRAWNIENIA:	PODPIS:
Główny projektant Maciej Trzmielowski	UAN-V-8386-5/3/88WA	
Branda sanitarna		
Branda elektryczna		
Branda biokoruchowa		
Sprawdzający: branda archi.-konst.		
Sprawdzający: branda sanitarna		
Sprawdzający: branda elektryczna		

Branda	BUDOWLANA	Arkusz
Data	12.03.2019	A-08.2
Skala	1:100	

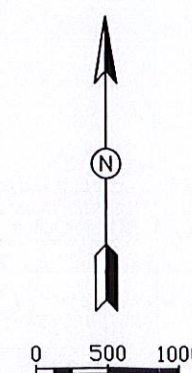


000079

Przekrój oś 1
Skala 1:75

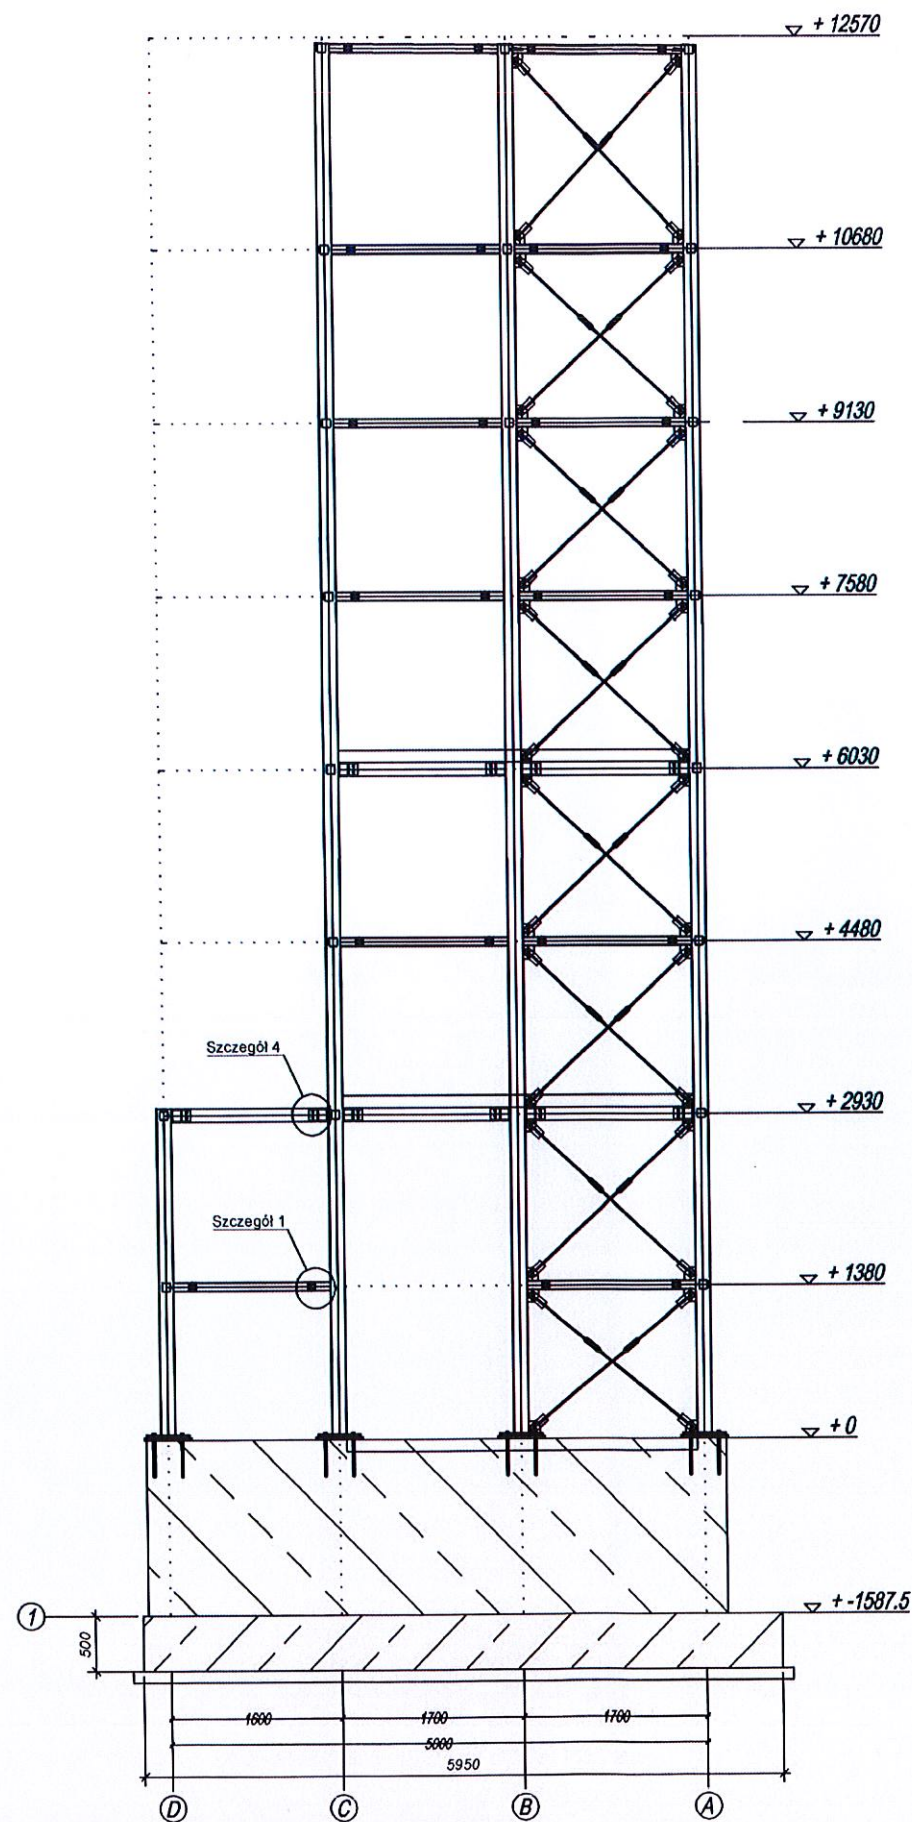

Przekrój oś 3
Skala 1:75

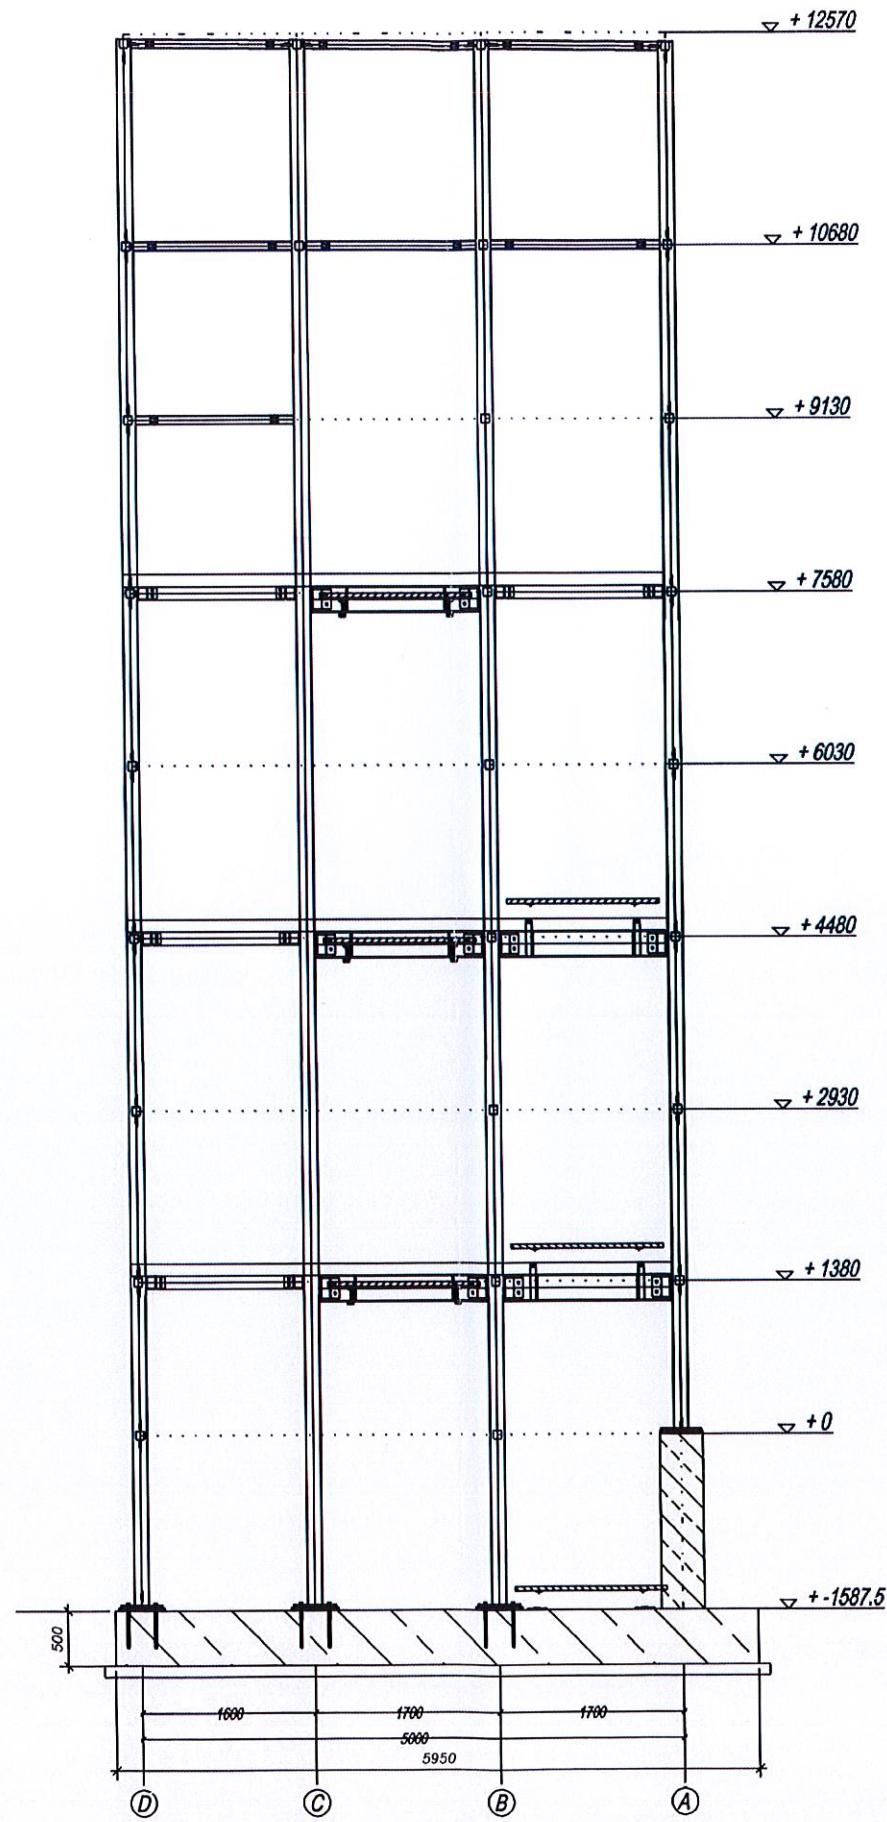

UWAGI

Materiały:

KONSTRUKCJA STALOWA
Stal klasy S235

KONSTRUKCJA BETONOWA
Beton monolityczny C30/37 W8, XC2, XA1, XF1
Podbeton C12/15

Nr Wersja Data

Chata
PRACOWNIA PROJEKTOWA, NADZOR I REALIZACJA INWESTYCJI
87-850 Chocień ul. W. Tokietka 3 NIP 558-122-48-37 kom 605 587 813


Opis projektu
PRZEKRÓJ W OSI 1 I 3

Tytuł projektu
Dostarczenie budynku użyteczności publicznej Urzędu Gminy w Fabiankach do potrzeb osób uczących w projektach EFS i rozbudowa o pion komunikacyjny w tym: klatki schodowej z szklanymi windami osobowo-towarowymi na działkach 202/11 206 w obrębie ewidencyjnym Fabianki gmina Fabianki


Inwestor
GMINA FABIANKI
87-811 FABIANKI 4

IMIĘ I NAZWIŚKO PROJEKTANTA:	UPRAWNIENIA:	PODPIS:
Główny projektant: Maciej Trzmielowski Branża sanitarna	UAN-V-8386-53/88Wk	
Branża elektryczna		
Branża inżynierska		
Sprawdzający: branża archt.-konstr.		
Sprawdzający: branża sanitarna		
Sprawdzający: branża elektryczna		


Branża	BUDOWLANA	Arkusz
Data	12.03.2019	K-02.1
Skala	1:75	

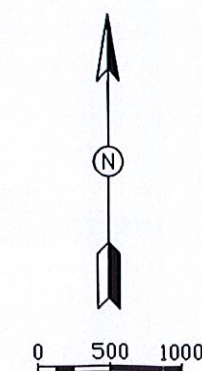

Przekrój oś 2
Skala 1:75

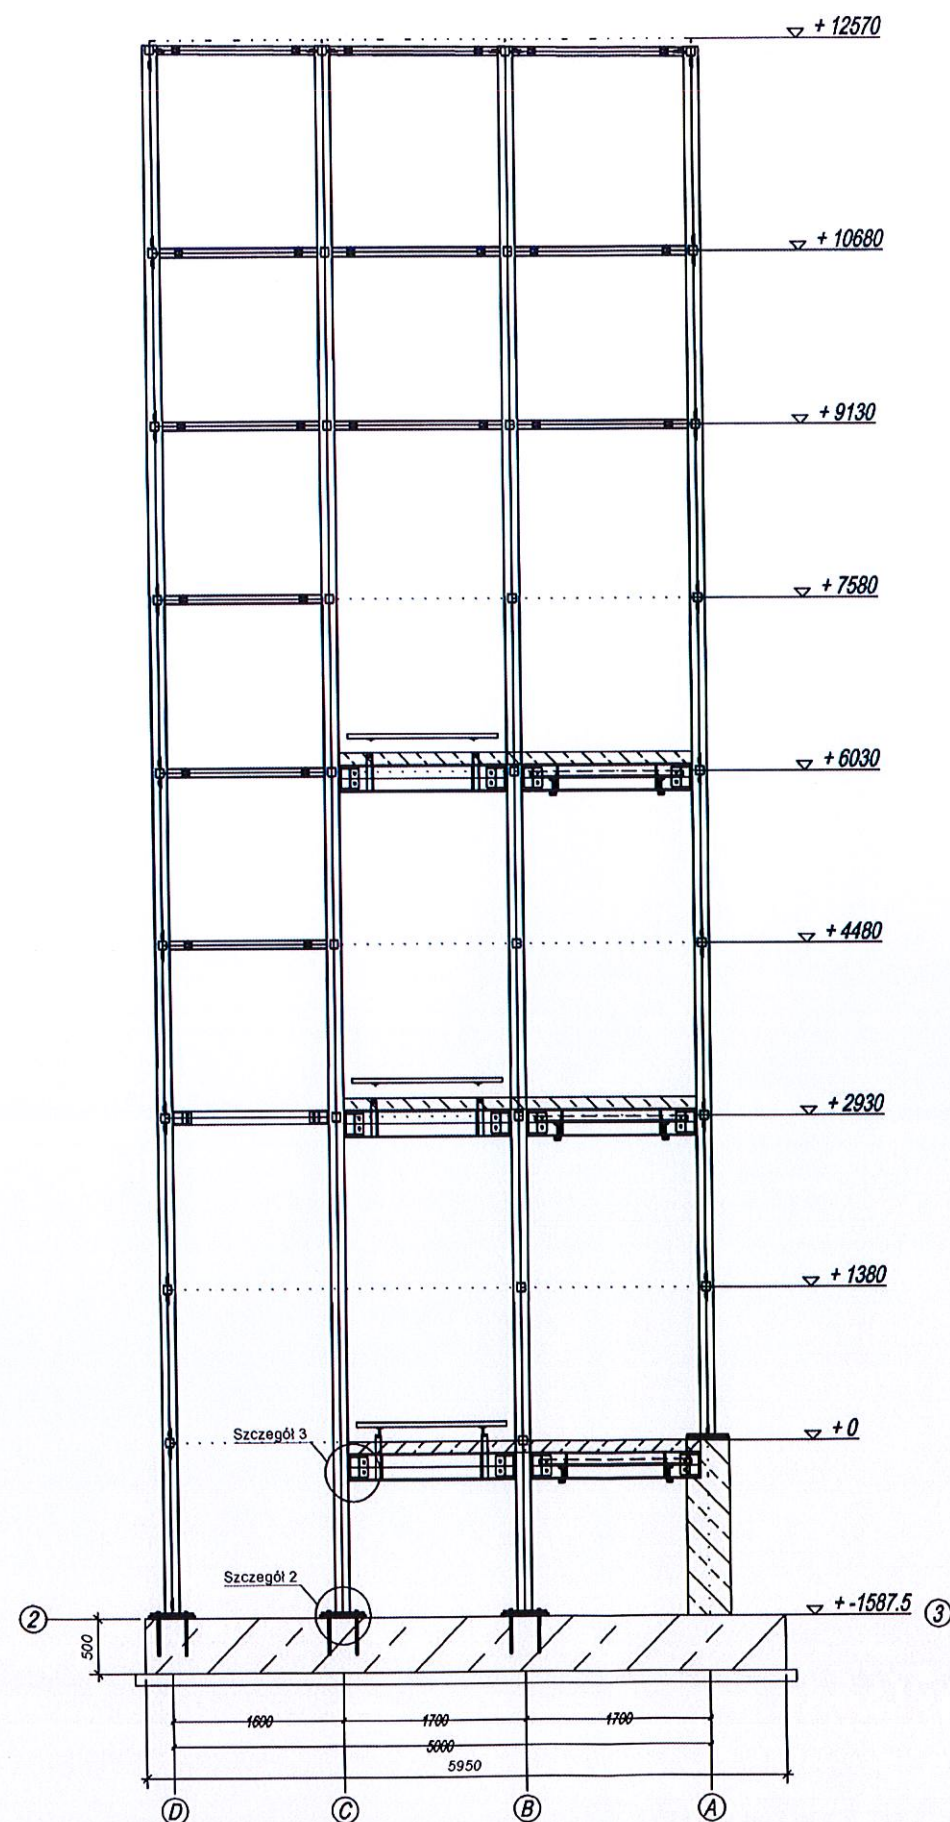

Przekrój oś 4
Skala 1:75

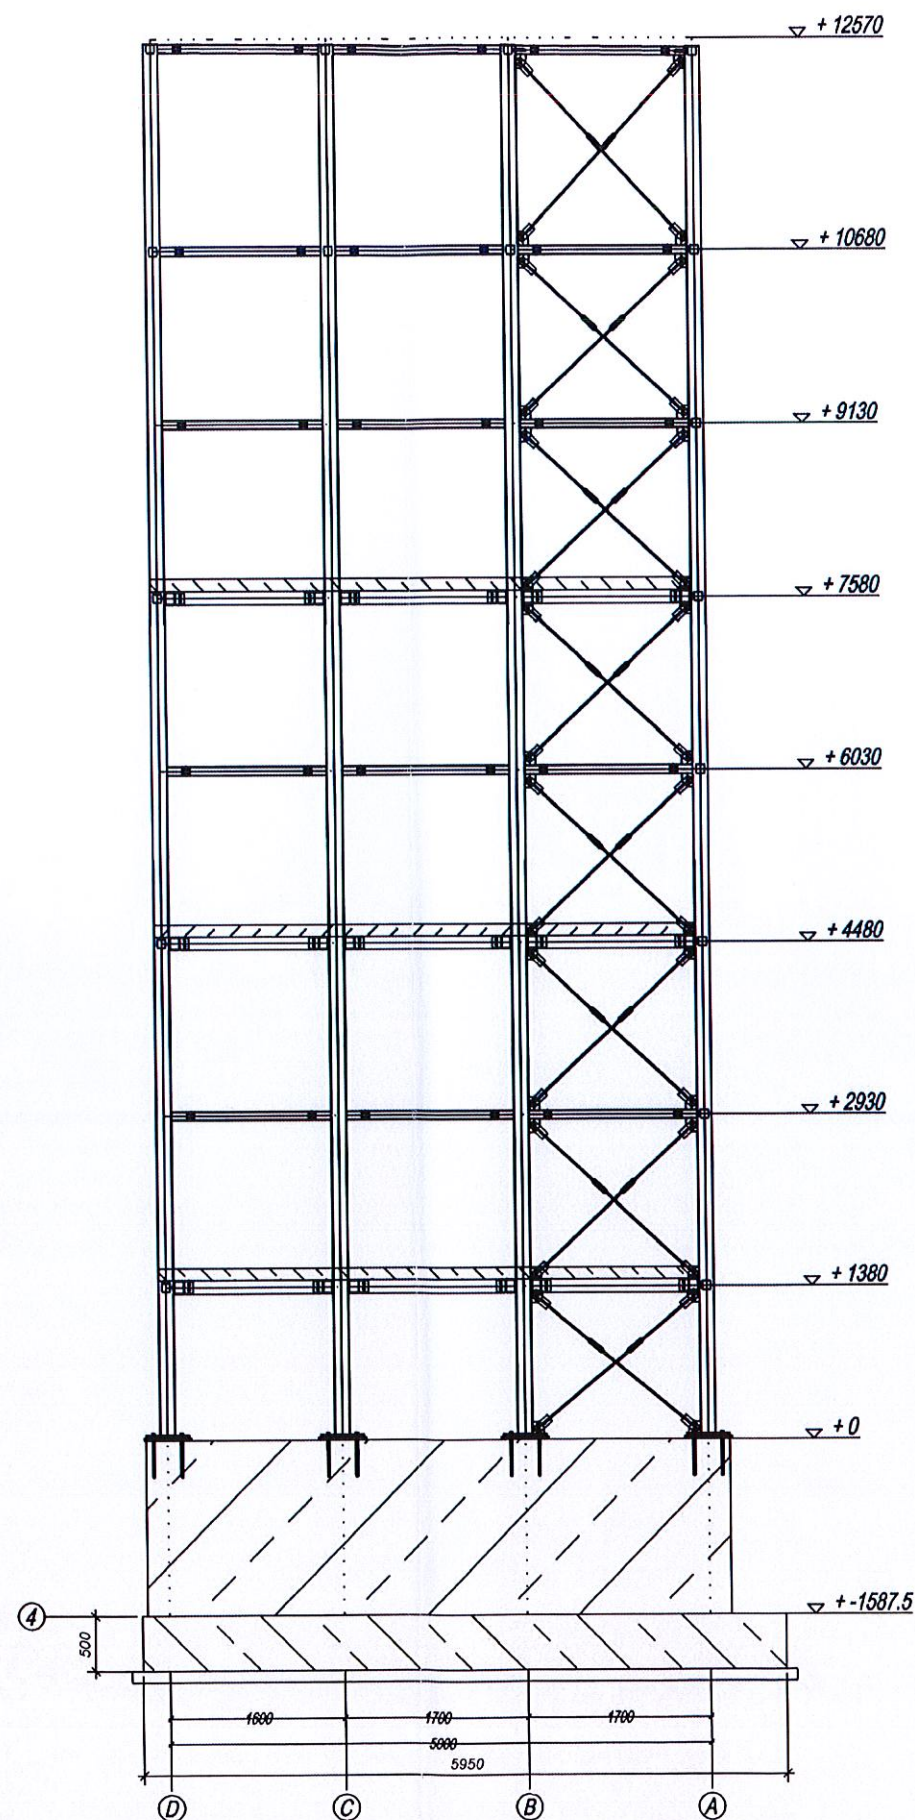

UWAGI

Materiały:

KONSTRUKCJA STALOWA
Stal klasy S235

KONSTRUKCJA BETONOWA

Beton monolityczny C30/37 W8, XC2, XA1, XF1
Podbeton C12/15

Nr Wersja Data

Chata
PRACOWNIA PROJEKTOWA, NADZOR I REALIZACJA INWESTYCJI
87-850 Chociań ul. W. Tokielka 3 NIP 558-122-48-37 kom 605 587 813


Opis projektu **PRZEKRÓJ W OSI 2 I 4**

Tytuł projektu
Dostosowanie budynku użyteczności publicznej Urzędu Gminy w Fabiankach do potrzeb osób uczęszczających w projektach EFS i rozbudowa o pion komunikacyjny w tym: klatki schodowej z szklanymi okładzinami osobowo-towarowymi na działkach 202/11/206 w obrębie ewidencyjnym Fabianki gmina Fabianki


Inwestor
GMINA FABIANKI
87-811 FABIANKI 4

MIĘJNAZYSKO PROJEKTANTA:	UPRAWNIENIA:	PODPIS:
Główny projektant: Maciej Trzmielowski Branża sanitarna	UAN-V-8396-53/881W	
Branża elektryczna		
Branża telekomunikacyjna		
Sprawdzający: branża archt.-konstr.		
Sprawdzający: branża sanitarna		
Sprawdzający: branża elektryczna		


Branża	BUDOWLANA	Arkusz
Data	12.03.2019	K-02.2
Skala	1:75	

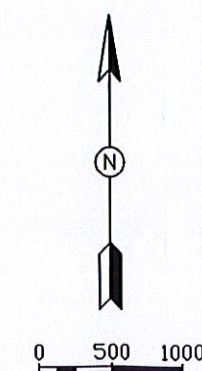

Przekrój oś A
Skala 1:75

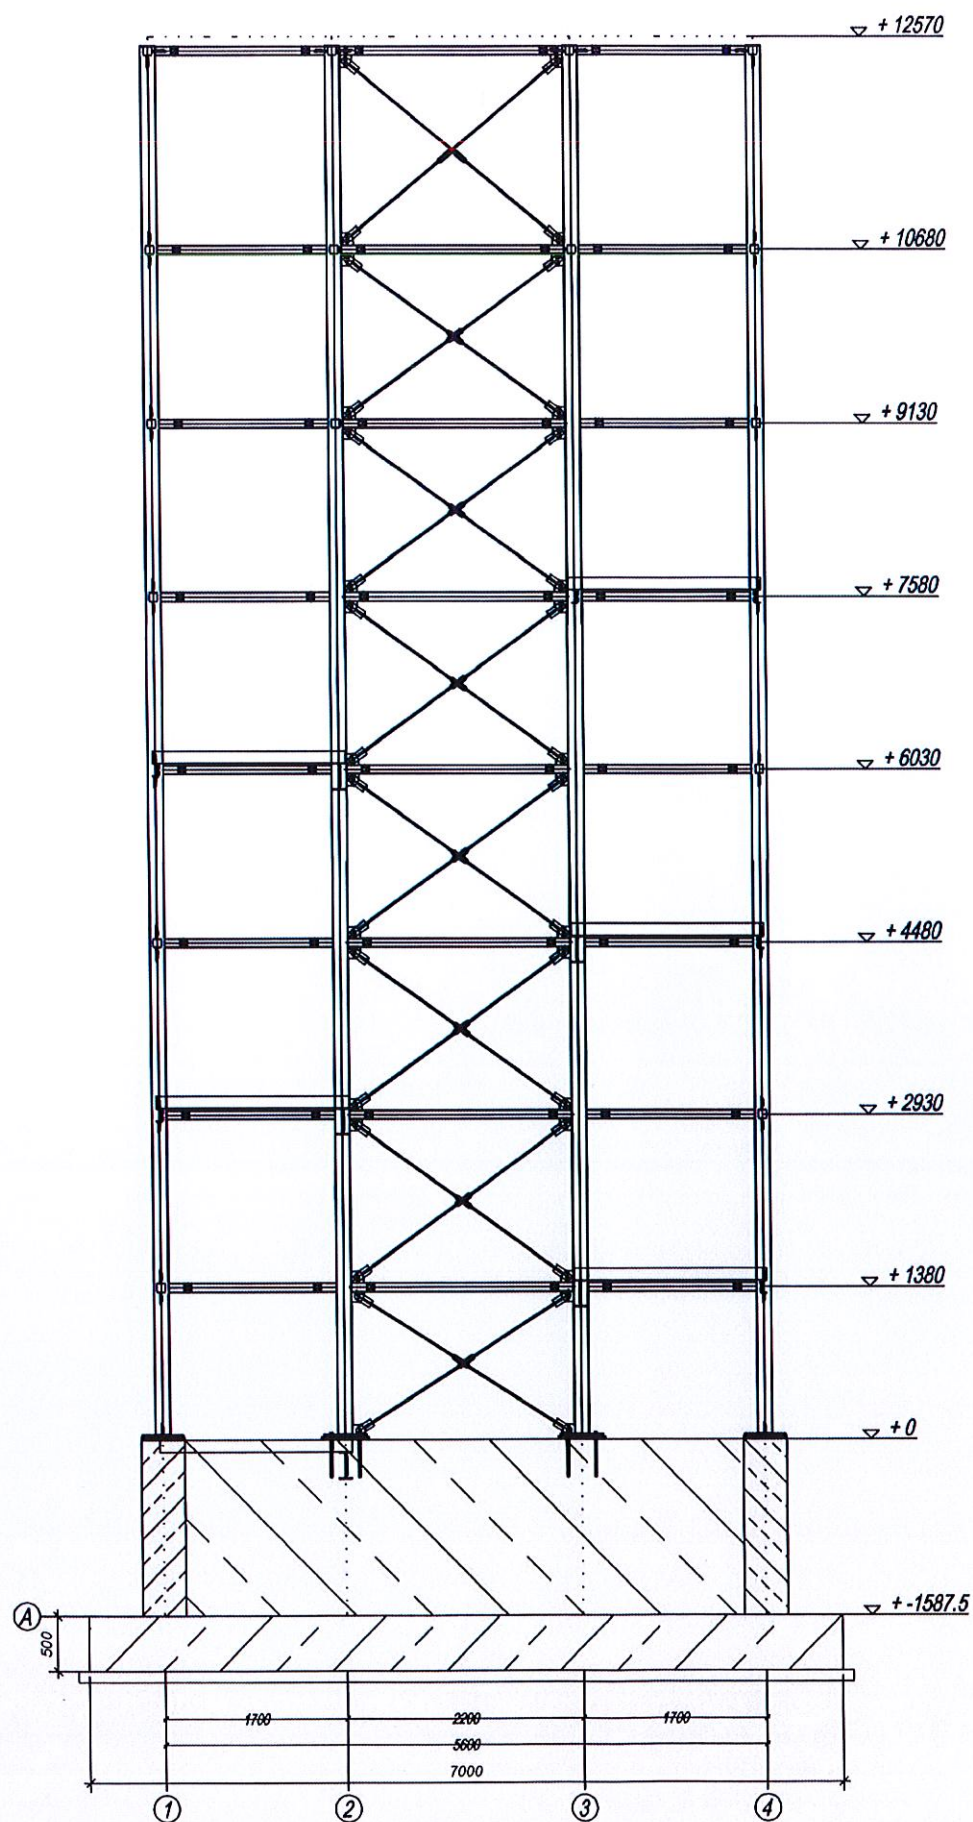

Przekrój oś B
Skala 1:75

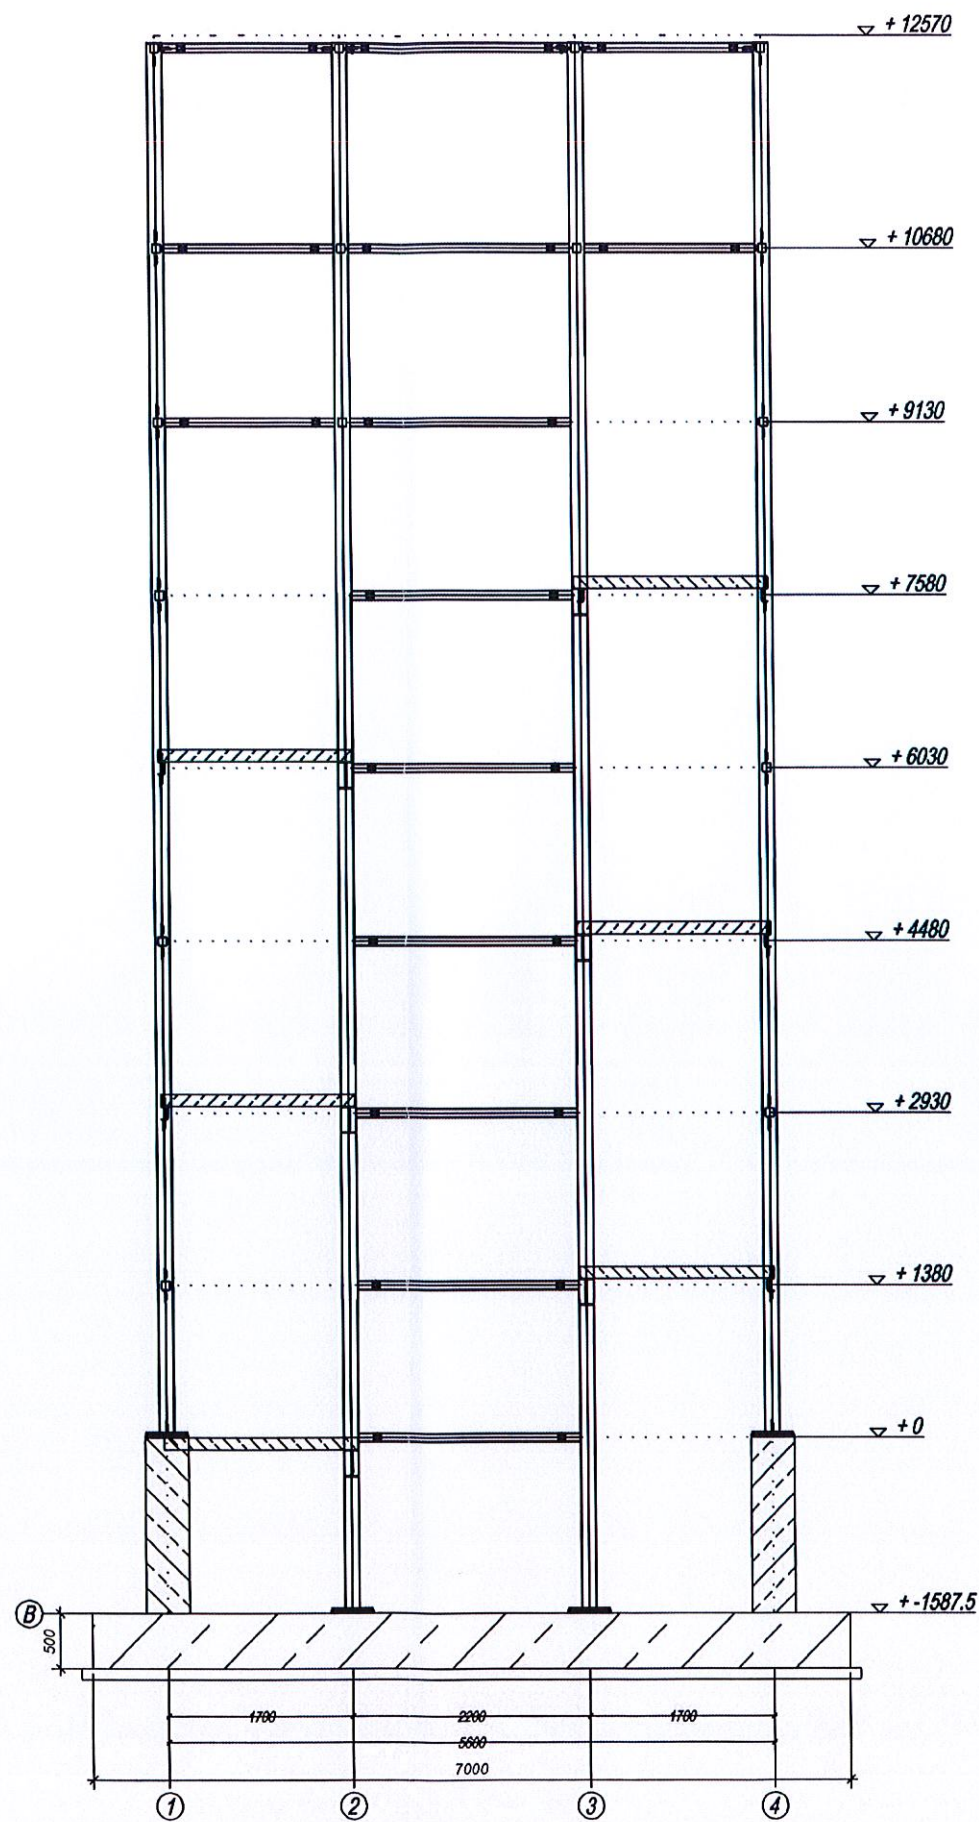

UWAGI

Materiały:
KONSTRUKCJA STALOWA
Stal klasy S235


KONSTRUKCJA BETONOWA
Beton monolityczny C30/37 W8, XC2, XA1, XF1
Podbeton C12/15

Nr	Wersja	Data
 Chata <small>PRACOWNIA PROJEKTOWA, NADZÓR I REALIZACJA INWESTYCJI</small> <small>87-850 Chocień ul. W. Łokietka 3 NIP 558-122-48-37 kom 605 587 813</small>		


Opis projektu
PRZEKRÓJ W OSI A; B

Tytuł projektu
Dostosowanie budynku użyteczności publicznej Urzędu Gminy w Fabiankach do potrzeb osób uczestniczących w projektach EFS tj. rozbudowa o pion komunikacyjny w tym: klatki schodowej z szklanymi windami osobowo-towarowymi na działkach 202/11/206 w drodze ewidencyjnej Fabianki gmina Fabianki


Inwestor
GMINA FABIANKI
87-811 FABIANKI 4

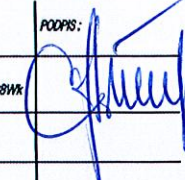IMIĘ I NAZYSKO PROJEKTANTA:	UPRAWNIENIA:	PODPIS:
Główny projektant: Maciej Trzmielowski Branża sanitarna	UAW-V-8388-53/881W	
Branża elektryczna		
Branża blachownicowa		
Sprawdzający: branża archi.-konst.		
Sprawdzający: branża sanitarna		
Sprawdzający: branża elektryczna		


Branża	BUDOWLANA	Arkusz
Data	12.03.2019	K-03.1
Skala	1:75	

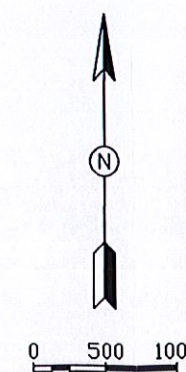

Przekrój oś C
Skala 1:75

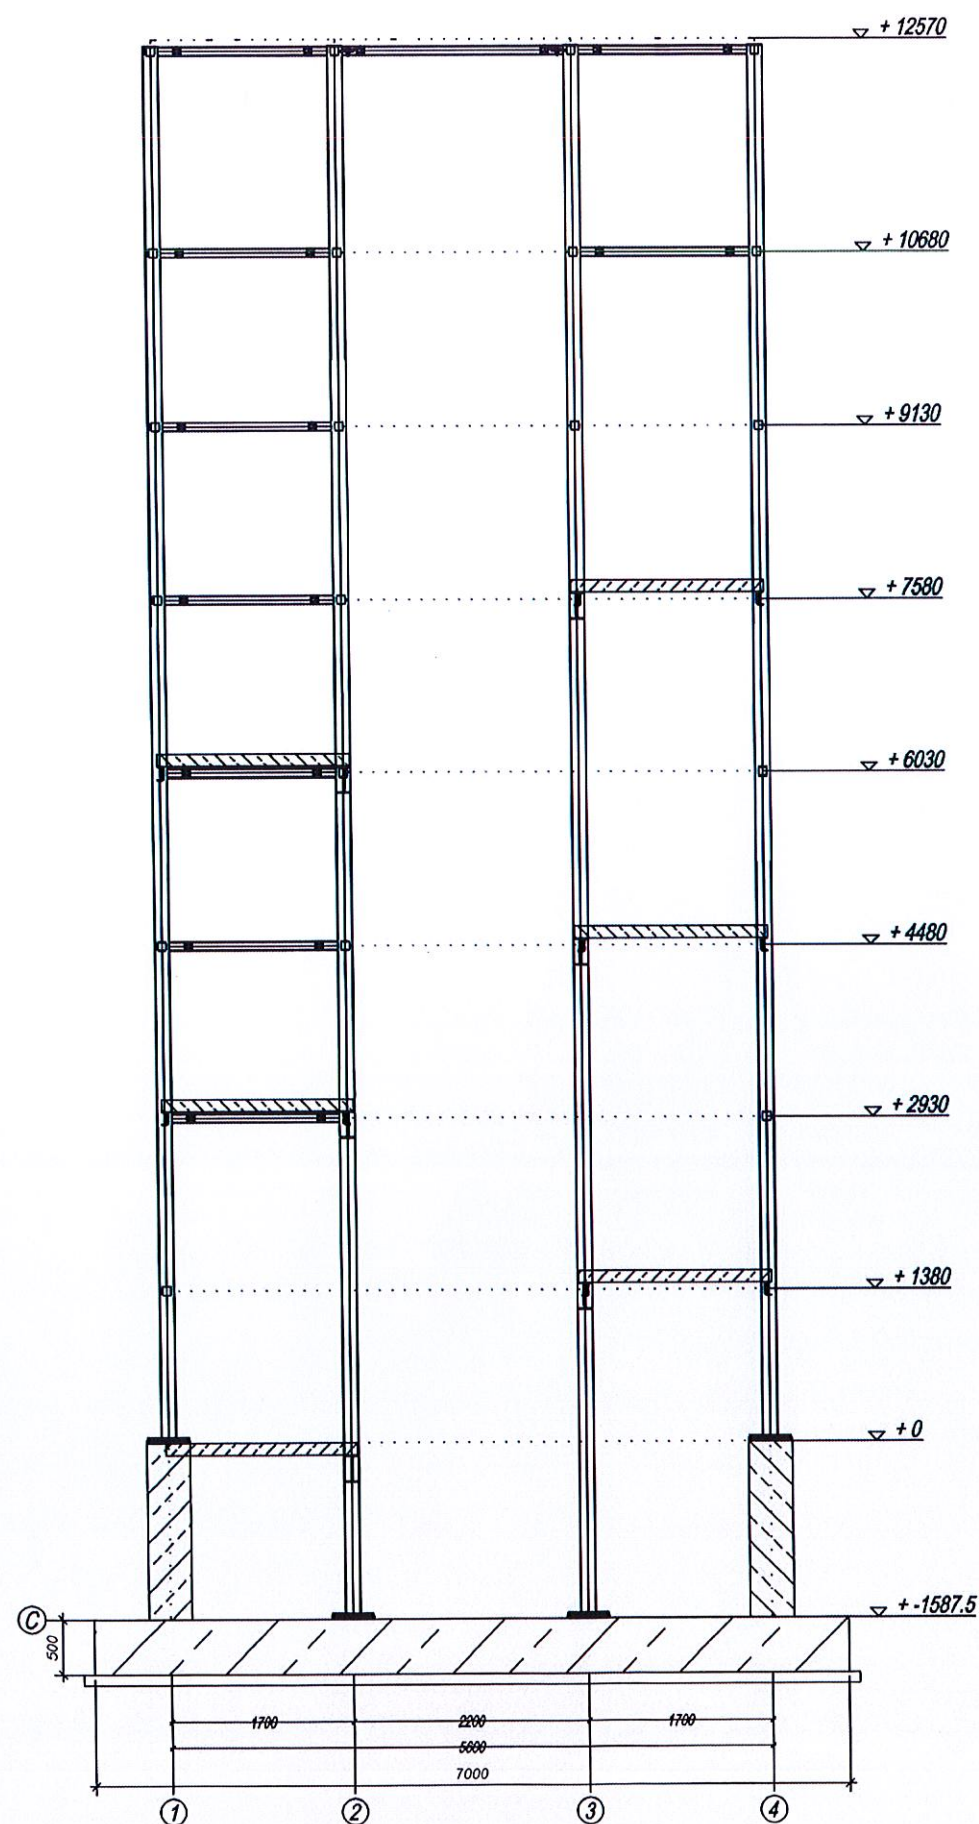

Przekrój oś D
Skala 1:75

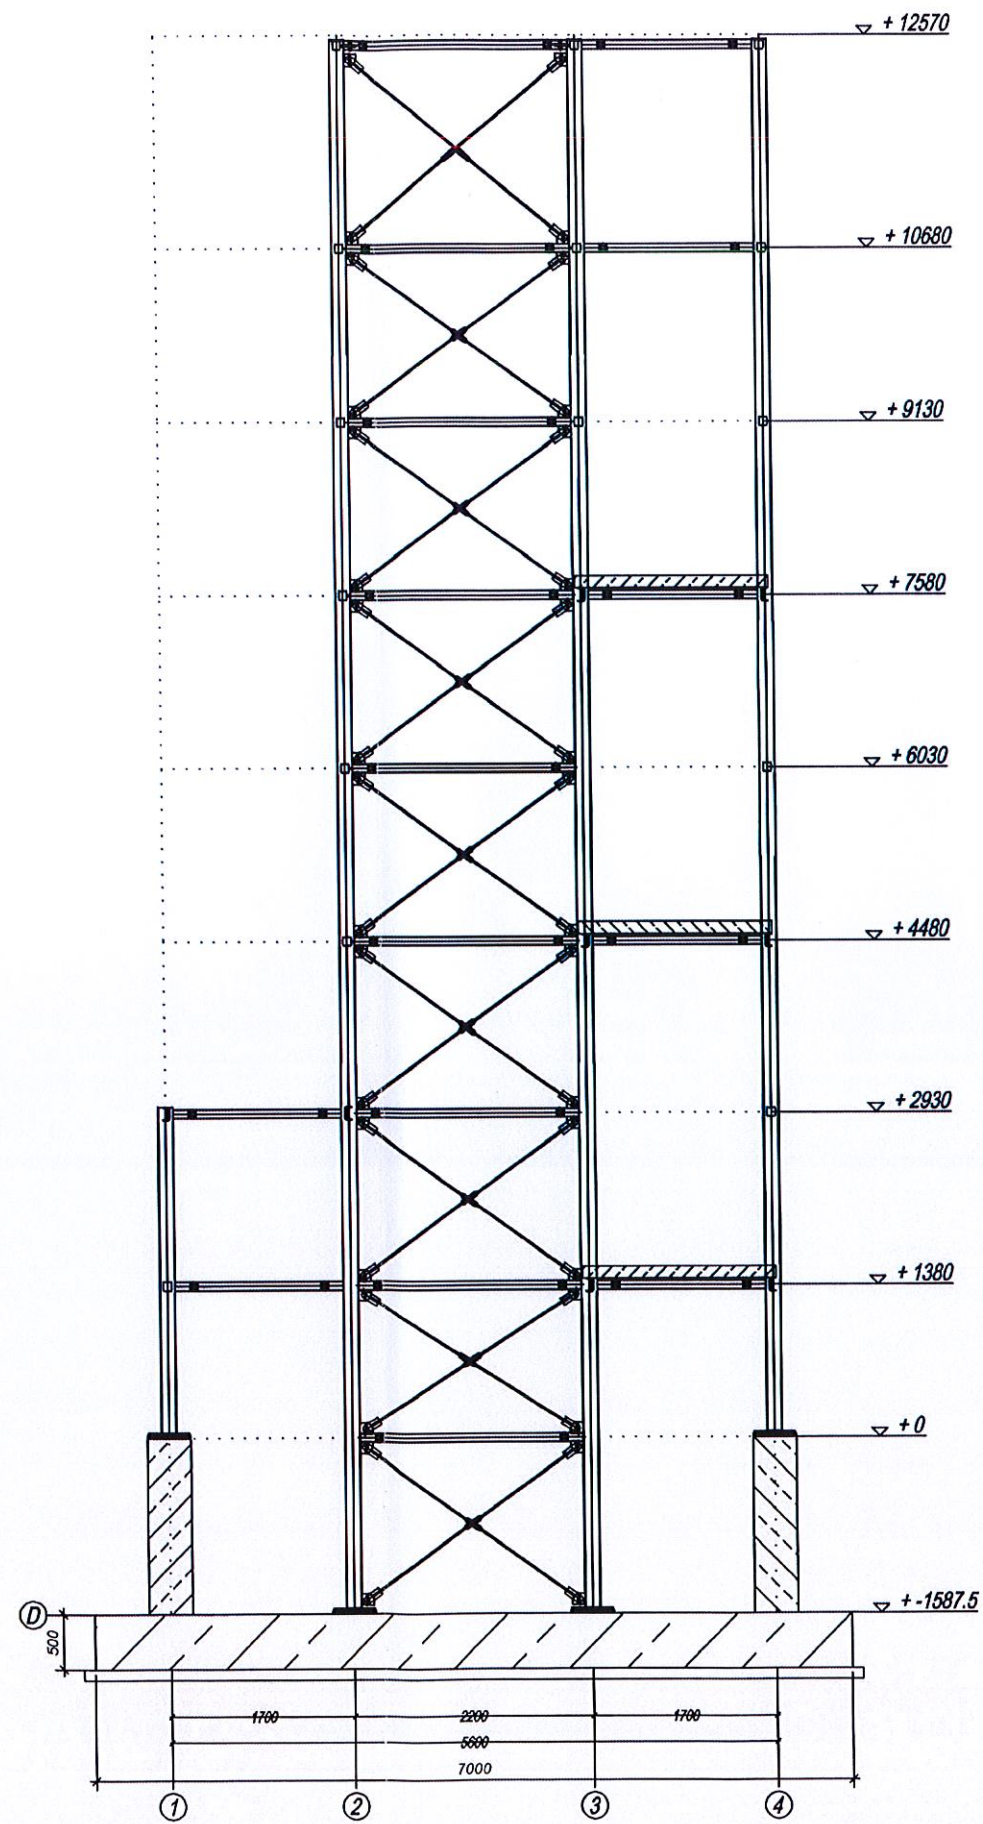

UWAGI

Materiały:

KONSTRUKCJA STALOWA
Stal klasy S235

KONSTRUKCJA BETONOWA

Bełon monolityczny C30/37 W8, XC2, XA1, XF1
Podbełon C12/15

Nr Wersja Data



PRACOWNIA PROJEKTOWA, NADZÓR I REALIZACJA INWESTYCJI
87-850 Chocień ul. W. Łokietka 3 NIP 558-122-48-37 kom 605 587 813

Opis projektu

PRZEKRÓJ W OSI C; D

Tytuł projektu
Dostosowanie budynku użyteczności publicznej Urzędu Gminy w Fabiankach do potrzeb osób
uczestniczących w projektach EFS i rozbudowa o pion komunikacyjny w tym: klatki schodowej
z systemem windowym osobowo-towarowym na dachach 2021 i 206
w obrębie ewidencyjnym Fabianki gmina Fabianki

Inwestor
GMINA FABIANKI
87-811 FABIANKI 4

IMIĘ I NAZYSKO PROJEKTANTA:

UPRAWNIENIA:

PODPIS:

Główny projektant:

Maciej Trzmielowski

LAN-V-8388-S/3/88W

Branda sanitarna

Branda elektryczna

Branda komunikacyjna

Sprawdzający: branda archi-forest.

Sprawdzający: branda sanitarna

Sprawdzający: branda elektryczna

Branda

BUDOWLANA

Arkusz


Data



12.03.2019

Skala

1:75

K-03.2

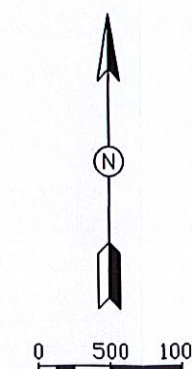

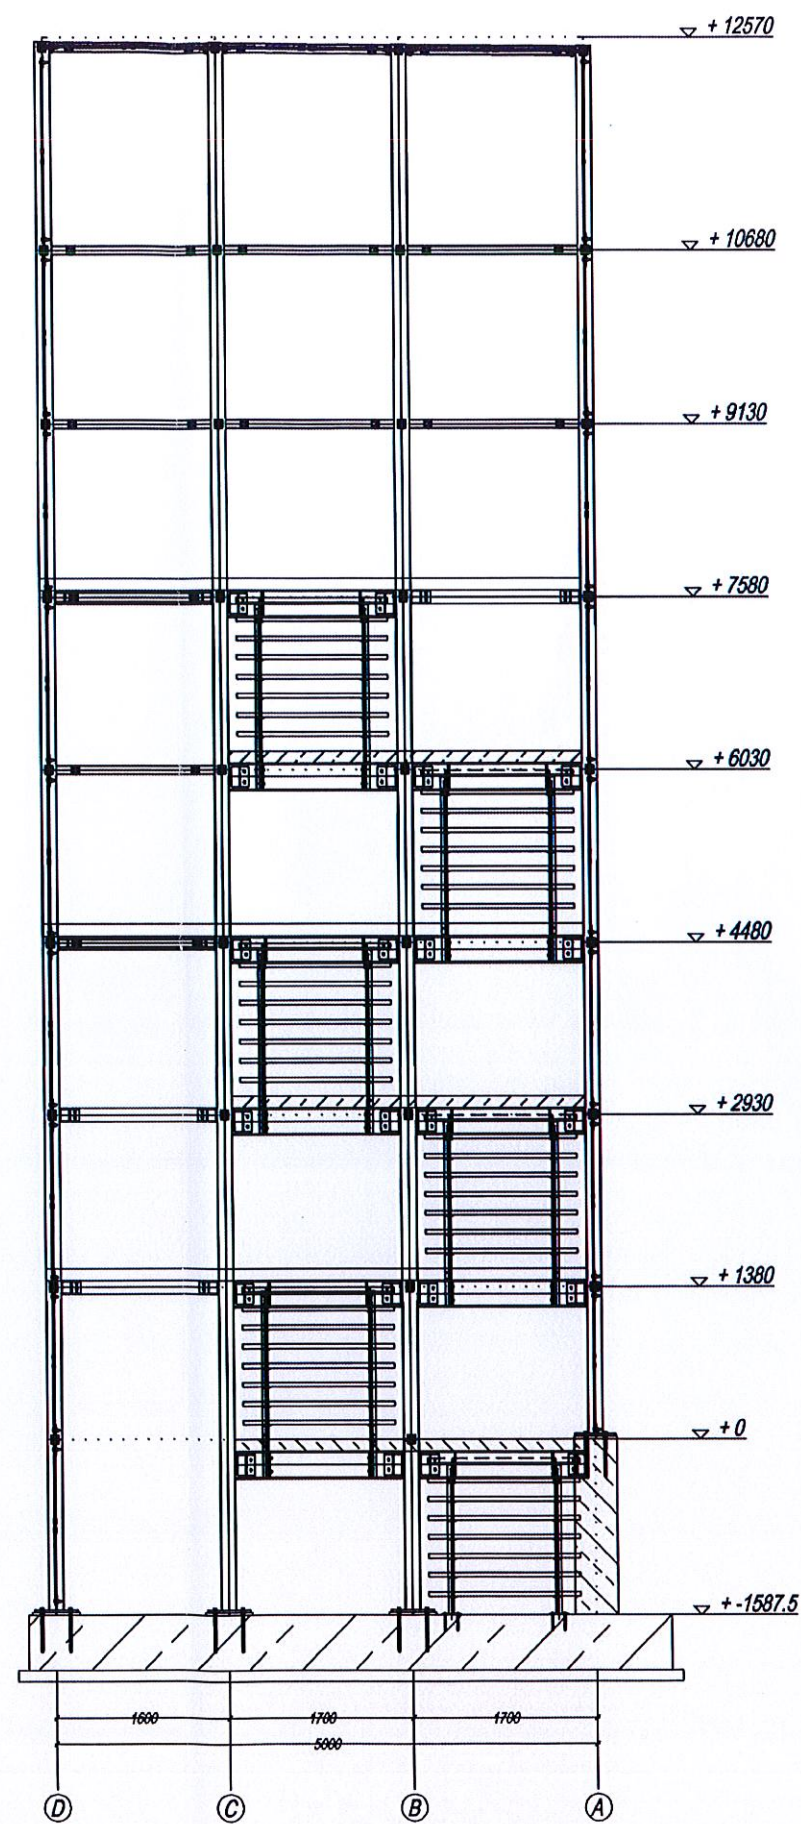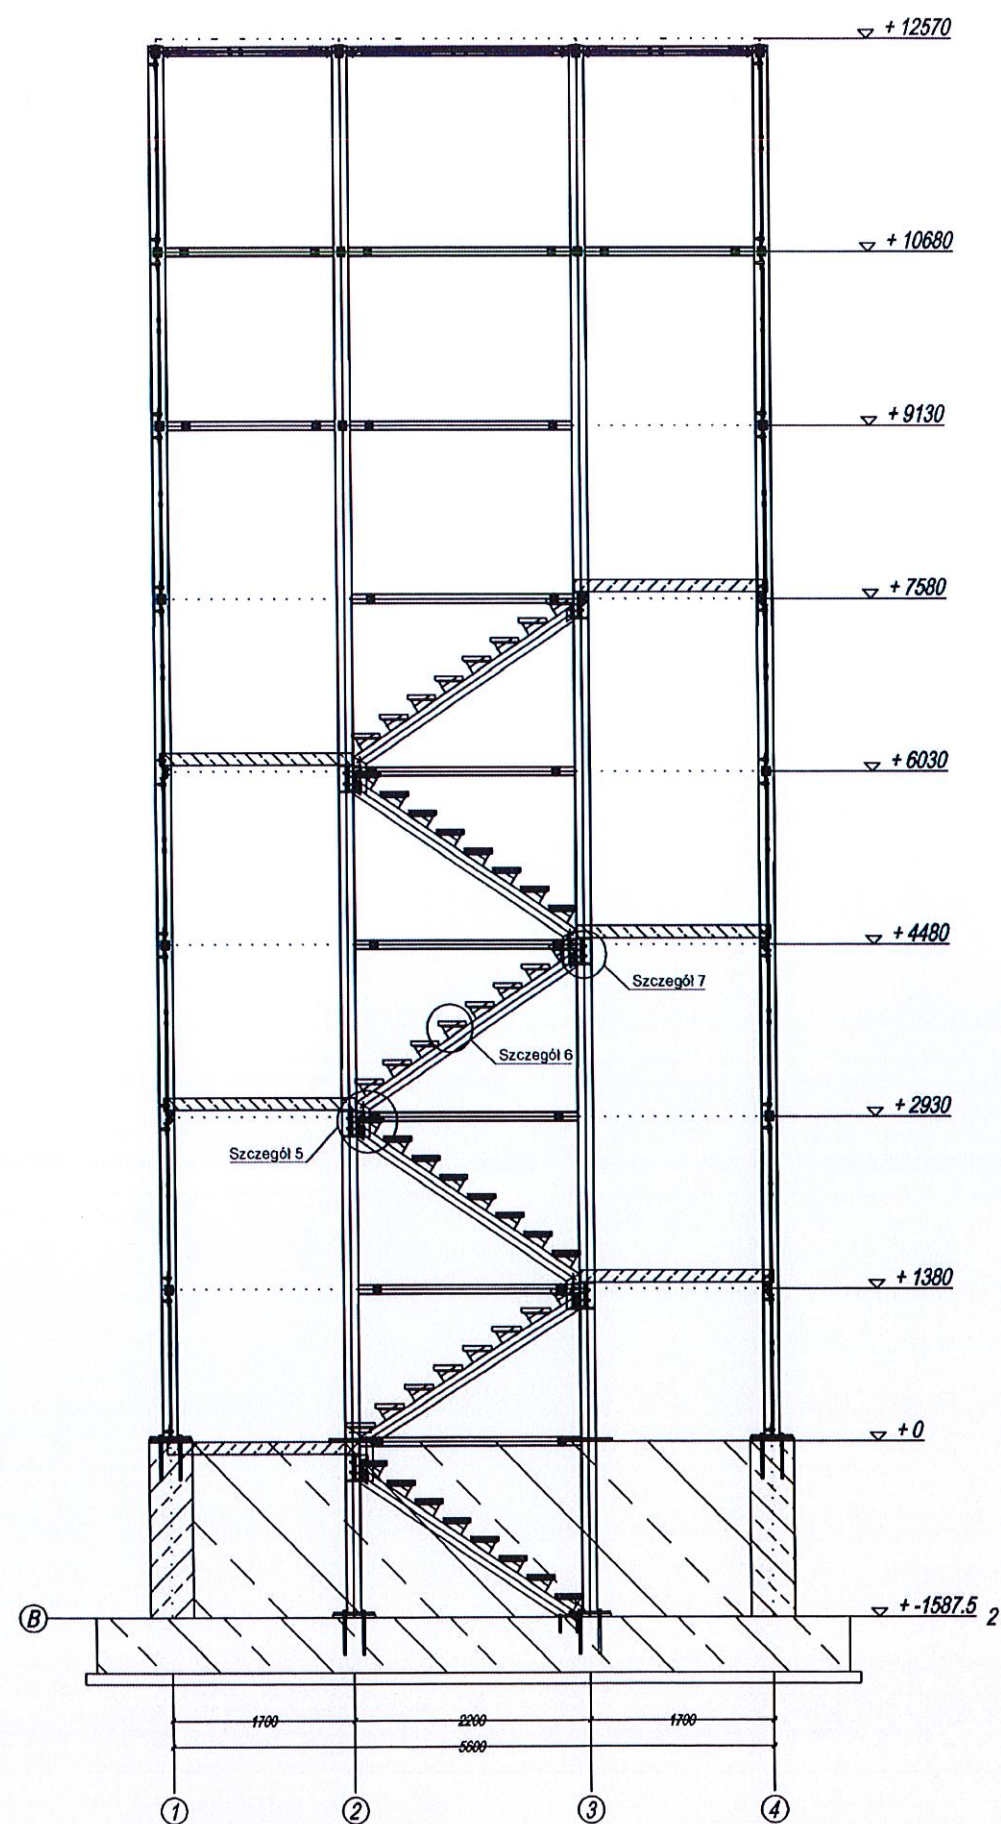

UWAGI

Materiały:

KONSTRUKCJA STALOWA
Stal klasy S235

KONSTRUKCJA BETONOWA
Betón monolityczny C30/37 W8, XC2, XA1, XF1
Podbetón C12/15

Nr _____ Wersja _____ Data _____



PRACOWNIA PROJEKTOWA, NADZÓR I REALIZACJA INWESTYCJI
87-850 Chocień ul. W. Łokietka 3 NIP 558-122-48-37 kom 605 587 813

Opis projektu


PRZEMIAN PRZESZKŁADKOWĄ

Tytuł projektu
Dostosowanie budynku użyteczności publicznej Urzędu Gminy w Fabiankach do potrzeb osób uczestniczących w projektach EFS tj. rozbudowa o plan komunikacyjny w tym: klatki schodowej z szybem widokowym osobowo-towarowym na działkach 202/1 i 206 w obrębie ewidencyjnym Fabianki gmina Fabianki


Inwestor
GMINA FABIANKI
87-811 FABIANKI 4

IMIĘ I NAZWISKO PROJEKTANTA:	UPRAWNIENIA:	PODPIS:
Główny projektant Maciej Trzmielowski	UAN-V-8386-S/388/14	
Branda sanitarna		
Branda elektryczna		
Branda komunikacyjna		
Sprawdzający: branda archt.-konst.		
Sprawdzający: branda sanitarna		
Sprawdzający: branda elektryczna		


Branda	BUDOWLANA	Arkusz
Data	12.03.2019	
Skala	1:75	000K-04

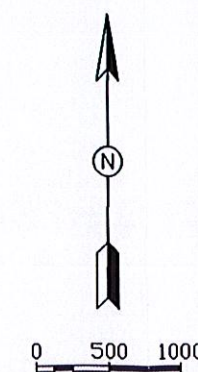

Szczegół 1
Skala 1:10

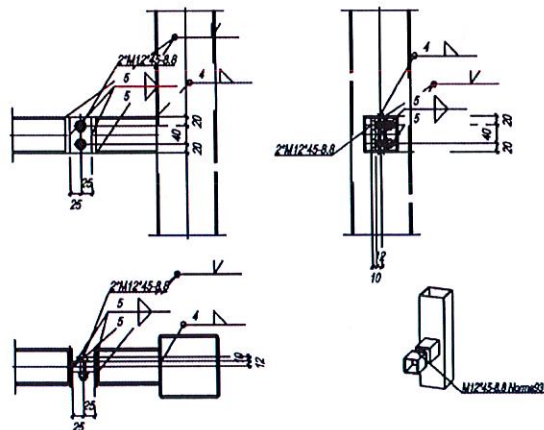


Szczegół 2
Skala 1:10

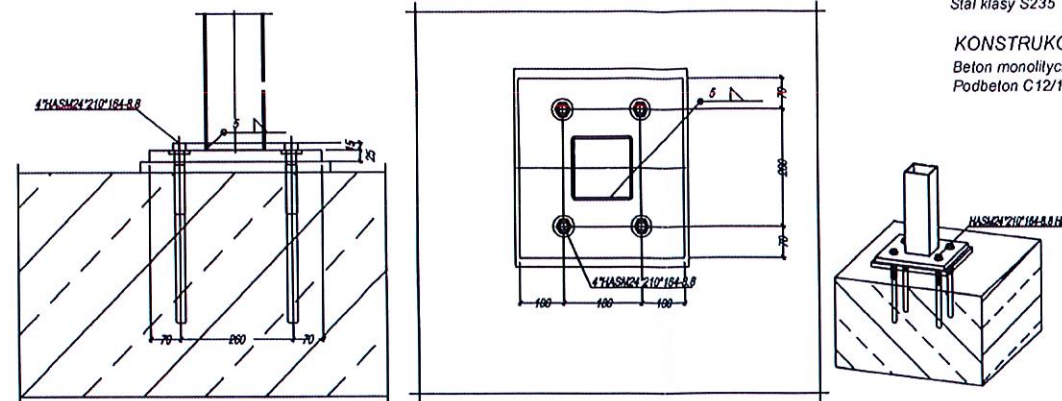


Materiały:
KONSTRUKCJA STALOWA
Stal klasy S235

KONSTRUKCJA BETONOWA
Beton monolityczny C30/37 W8, XC2, XA1, XF1
Podbeton C12/15


Szczegół 4
Skala 1:10

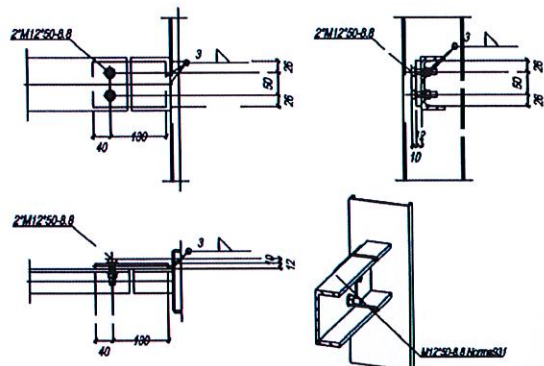


Szczegół 5
Skala 1:10

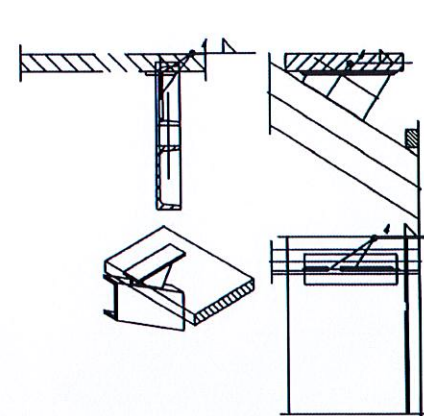


Szczegół 4
Skala 1:10

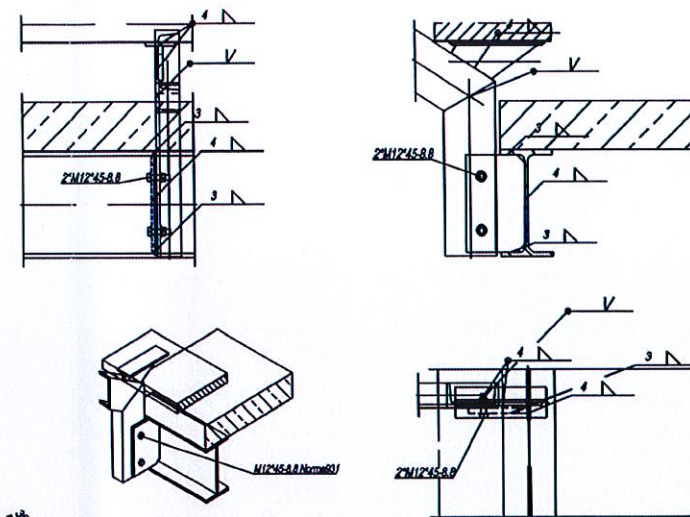


Szczegół 7
Skala 1:10

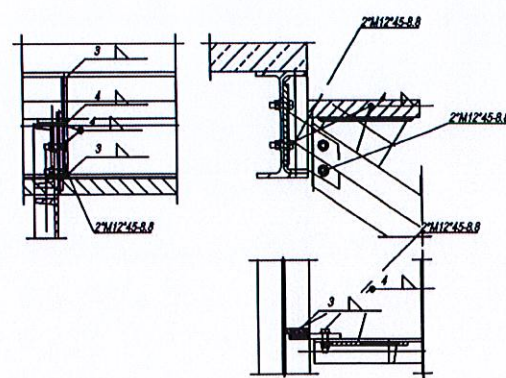

Szczegół 8
Skala 1:10

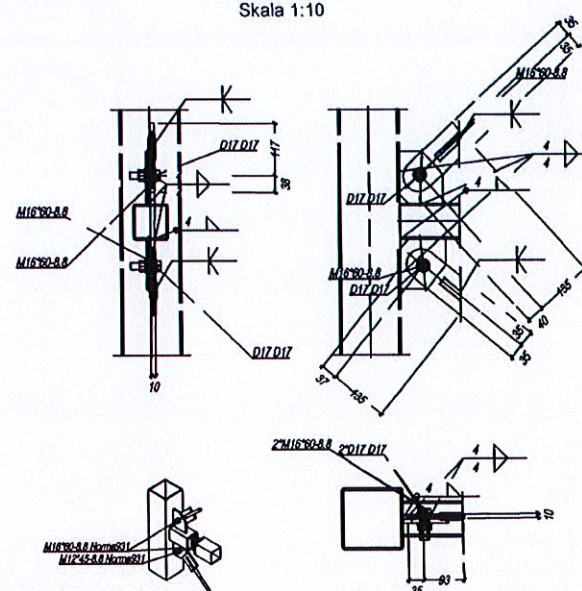

Szczegół 3
Skala 1:10

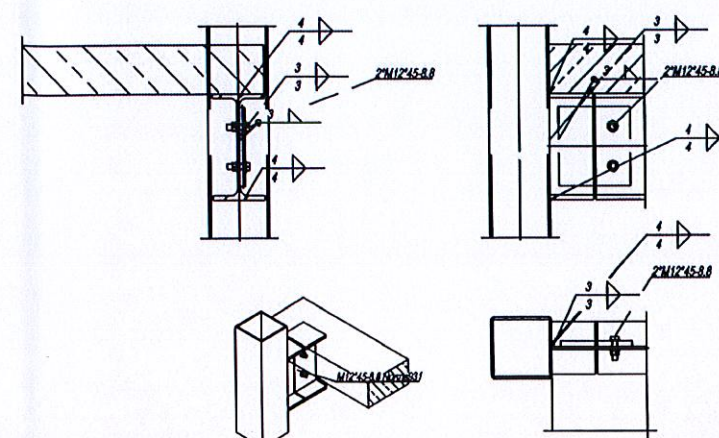

UWAGI

Nr Wersja Data



PRACOWNIA PROJEKTOWA, NADZÓR I REALIZACJA INWESTYCJI
87-850 Chocień ul. W. Łokietka 3 NIP 558-122-48-37 kom 605 587 813

Opis projektu

SZCZEGÓŁY KONSTRUKCYJNE

Tytuł projektu
Dostosowanie budynku użyteczności publicznej Urzędu Gminy w Fabiankach do potrzeb osób uczęszczających w projektach EFS tj. rozbudowa o pion komunikacyjny w tym klatki schodowej z szystem windowym osobowo-towarowym na działkach 202/1 i 206 w obrębie ewidencyjnym Fabianki gmina Fabianki

Inwestor
GMINA FABIANKI
87-811 FABIANKI 4

MIEJSCOWOŚĆ PROJEKTANTA:

UPRAWNIENIA:

PODPIS:

Główny projektant

Maciej Trzmielowski

Branża sanitarna

Branża elektryczna

Branża inżynierska

Sprawdzający: branża arch.-konst.

Sprawdzający: branża sanitarna

Sprawdzający: branża elektryczna

Branża

BUDOWLANA

Arkusz

Data

12.03.2019


K-05

Skala

1:10

000036

0 500 1000

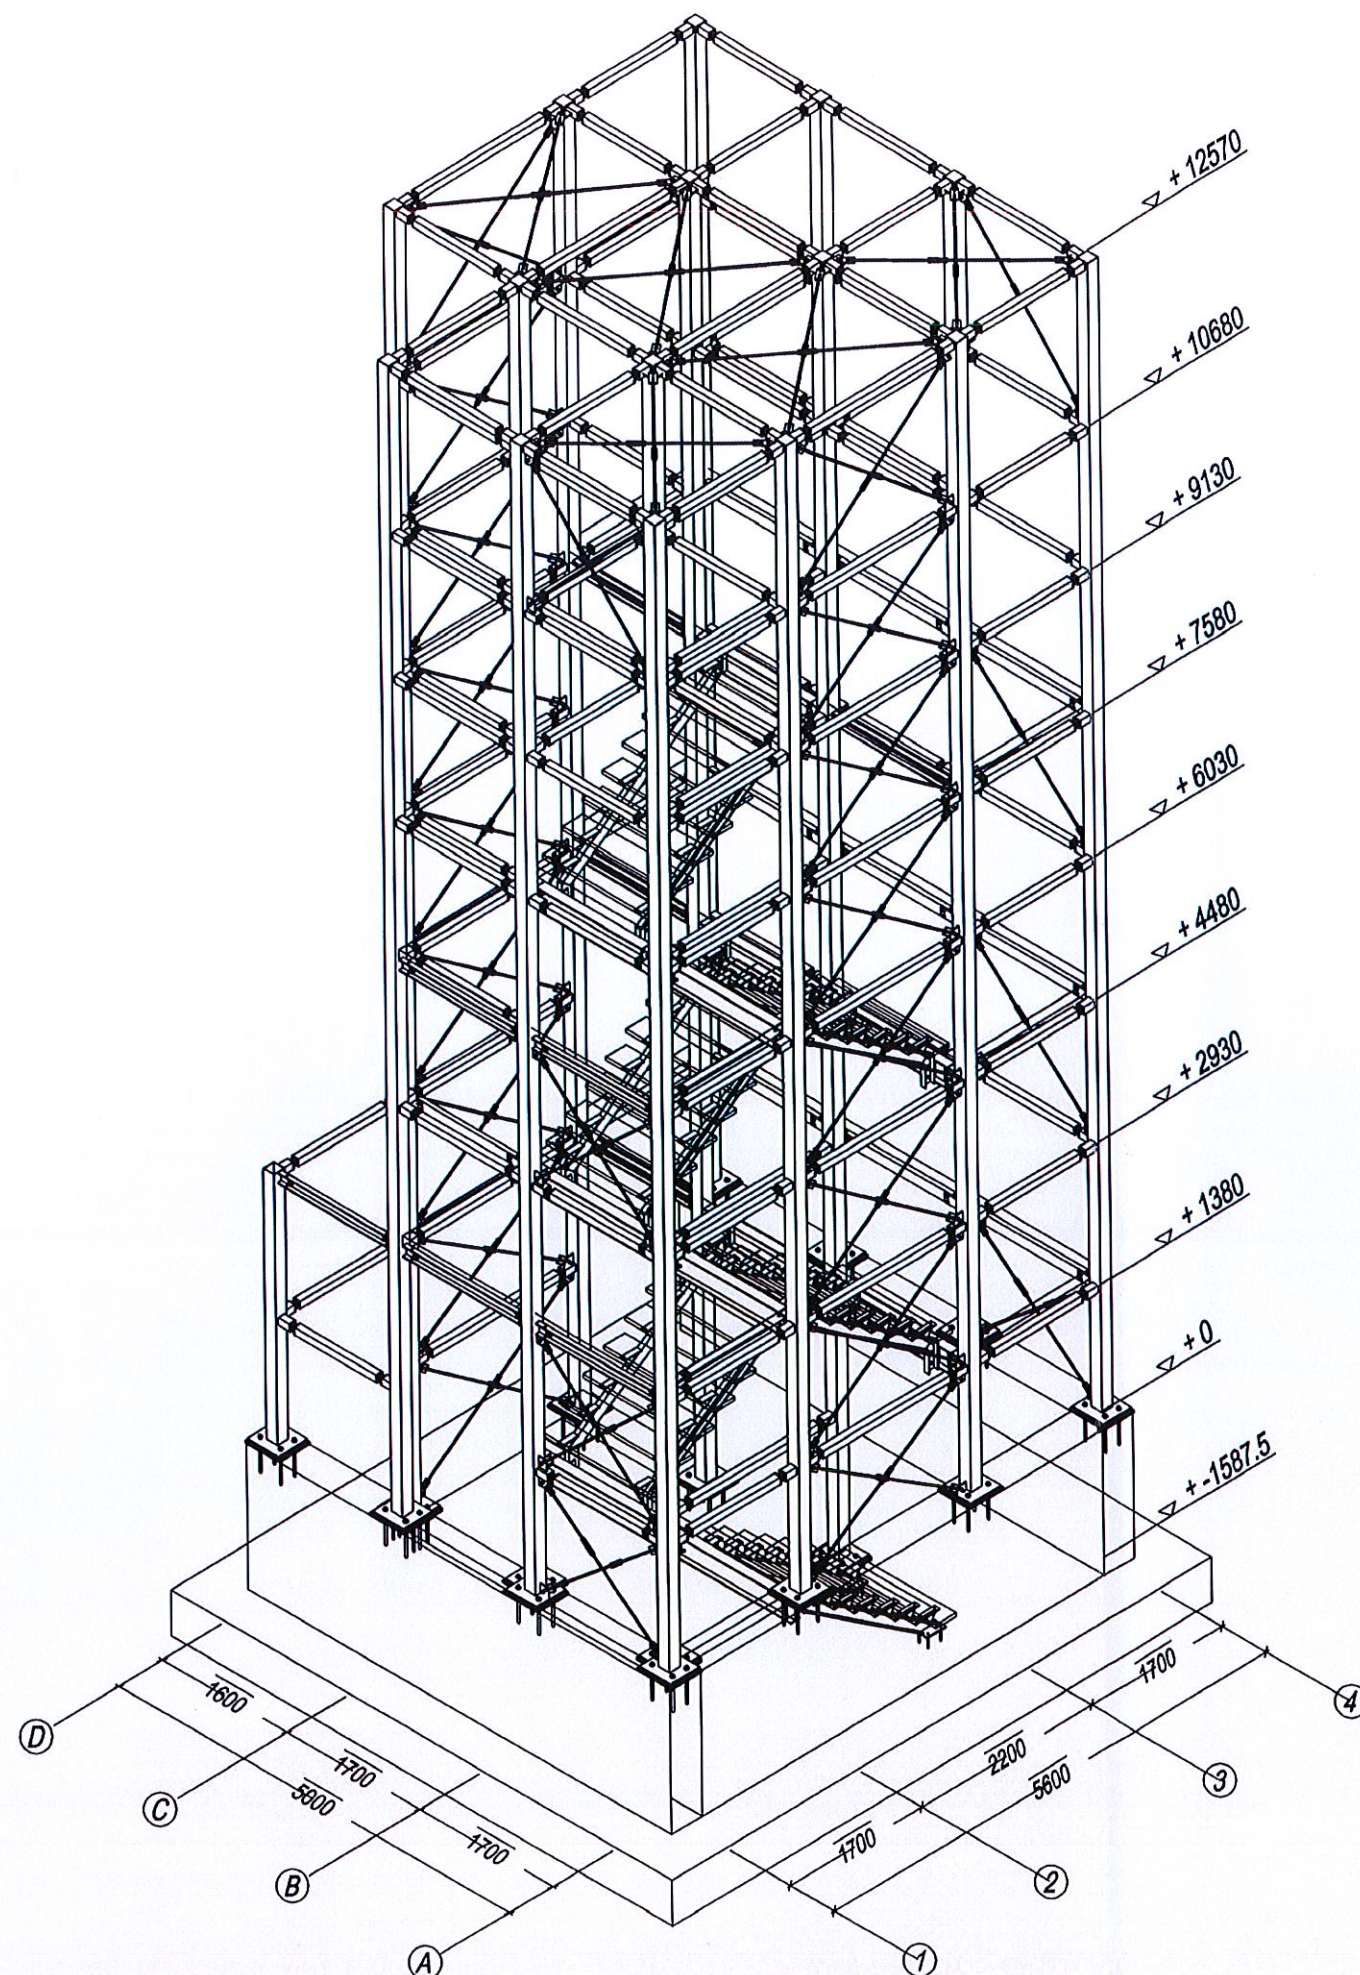

UWAGI

Nr _____ Wersja _____ Data _____



PRACOWNIA PROJEKTOWA, NADZOR I REALIZACJA INWESTYCJI
87-850 Chocień ul. W. Łokietka 3 NIP 558-122-48-37 kom 605 587 813

Opis projektu

AKSONOMETRIA

Tytuł projektu
Dostosowanie budynku użyteczności publicznej Urzędu Gminy w Fabiankach do potrzeb osób uczęszczających w projektach EFS i rozbudowa o pion komunikacyjny w tym: klatki schodowej z szybem windowym osobowo-towarowym na działkach 202/1 i 206 w obrębie ewidencyjnym Fabianki gmina Fabianki

Inwestor
GMINA FABIANKI
87-811 FABIANKI 4

IMIĘ I NAZWISKO PROJEKTANTA:

UPRAWNIENIA:

PODPIS:

Główny projektant
Maciej Trzmielowski
Branża sanitarna

UAW-Y-8386-S/38811K

Branża elektryczna

Branża telekomunikacyjna

Sprawdzający: branża architektoniczna

Sprawdzający: branża sanitarna

Sprawdzający: branża elektryczna

Branża BUDOWLANA

Data 12.03.2019

Skala 1:75

Arkusz

K-06

000037

